



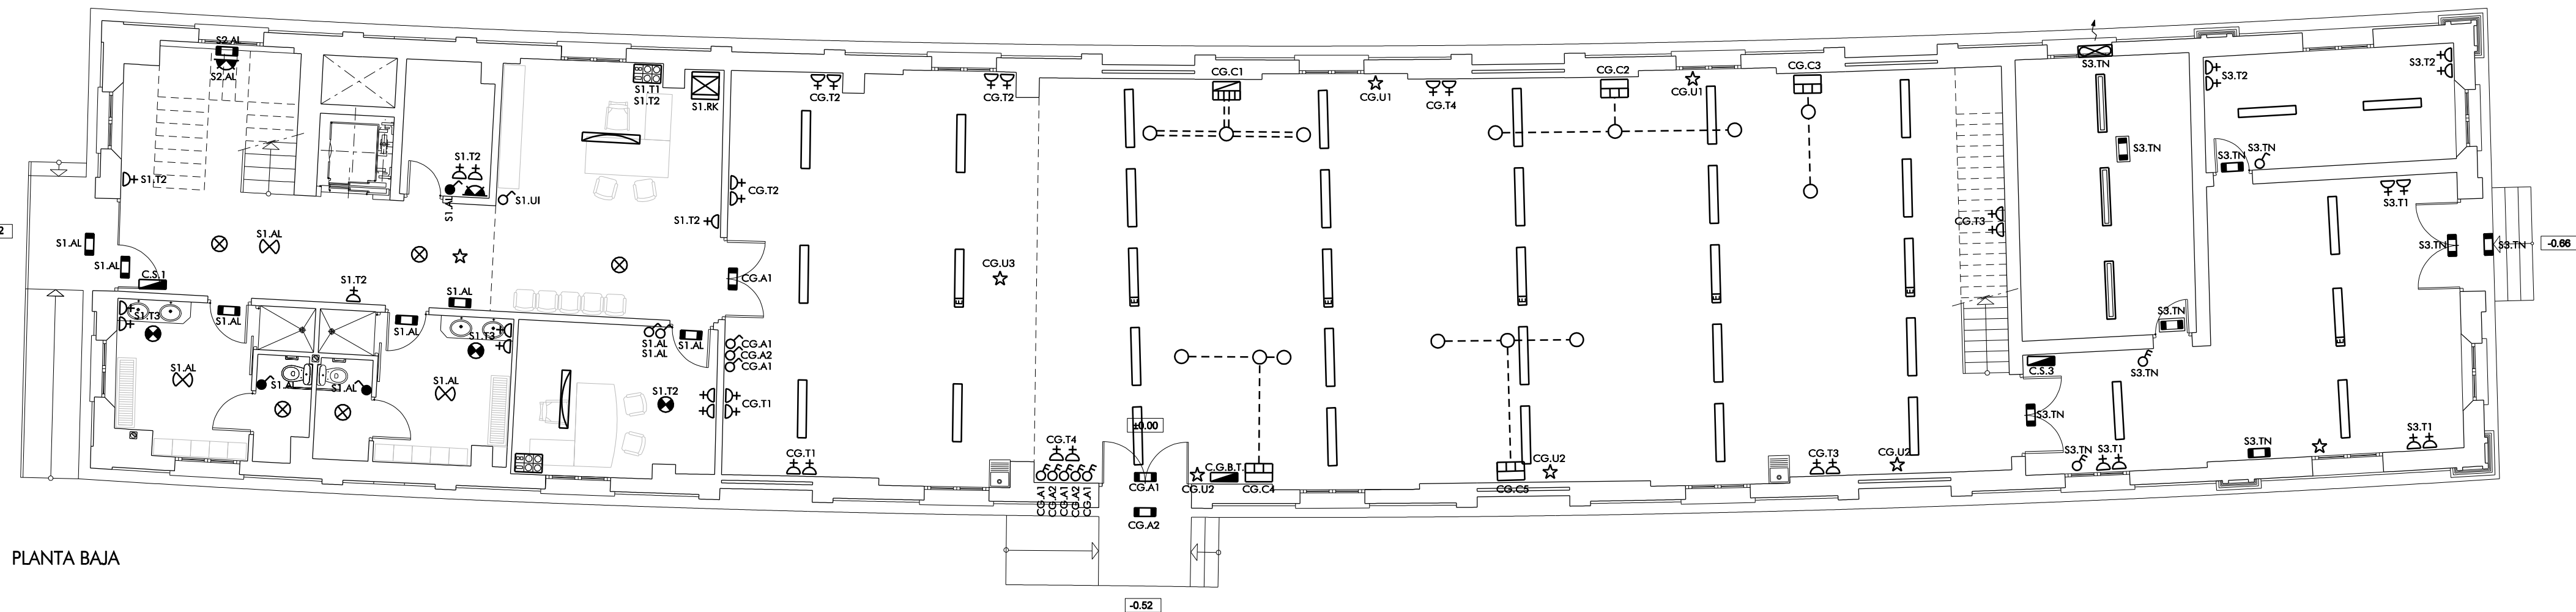

PLANTA BAJA

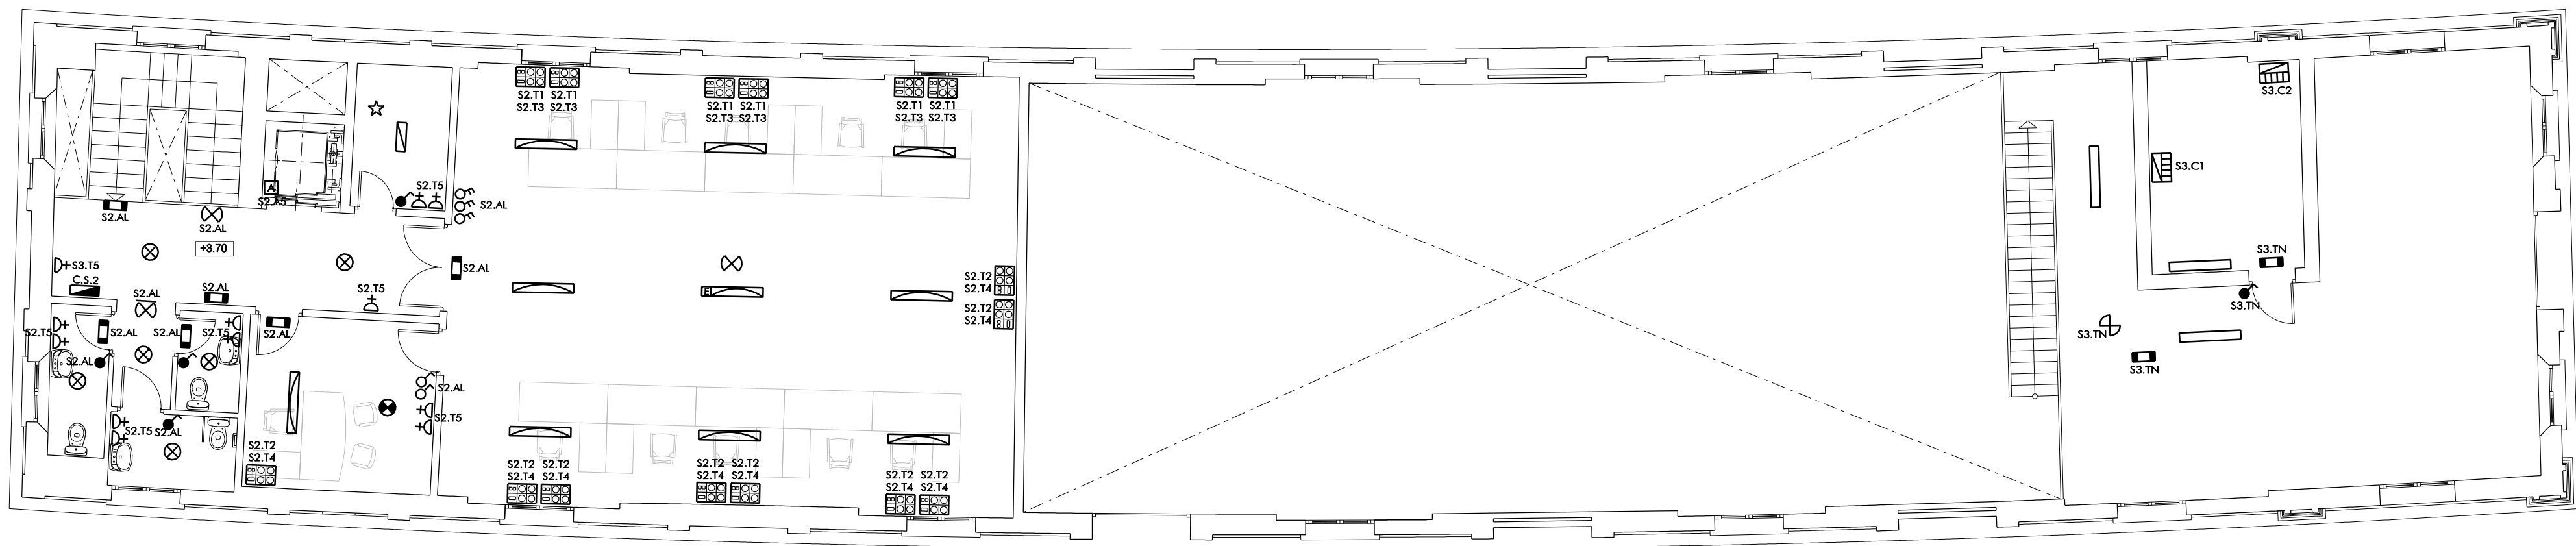

ENTREPLANTA

LEYENDA DE ELECTRICIDAD

CG.B.T.	CUADRO GENERAL DE BAJA TENSION
CS.1	CUADRO SECUNDARIO B.T. PLANTA BAJA OFICINAS
CS.2	CUADRO SECUNDARIO B.T. PLANTA PRIMERA OFICINAS
CS.3	CUADRO SECUNDARIO B.T. ALMACEN, TINTAS Y CLIMATIZACION COMUN
I	INTERRUPTOR SIMPLE
IT	INTERRUPTOR TEMPORIZADO
IB	INTERRUPTOR BIPOLAR 20 A
BE	BASE DE ENCHUFE 16 A
PA	PUNTO DE CONEXION ASCENSOR
PU	PUNTO DE CONEXION UNIDAD DE CLIMATIZACION
TM	TOMA MULTIPLE CON 2 BASES 16 A + 2 BASES 16 A OPTICA + 2 RJ45
CC	CAJA DE CONEXIONES PARA SUELO CON TAPA ESTANCA UNEX
RV	RACK VOZ Y DATOS
CM	CAJA DE MANDO TRIFASICA
CM1	CAJA DE MANDO MONOFASICA
LFL	LUMINARIA FLUORESCENTE SEGURIDAD AUMENTADA VIPET-N-I-PC-WR-EP, 2x58 W REACTANCIA ELECTRONICA
LFL1	LUMINARIA FLUORESCENTE ESTANCA PHILIPS # PACIFIC TCW 216 1xTL-D36 W/840/HF
LFL2	LUMINARIA FLUORESCENTE ESTANCA PHILIPS # PACIFIC TCW 216 2xTL-D58 W/840/HF
LFL3	LUMINARIA FLUORESCENTE ESTANCA PHILIPS # PACIFIC TCW 216 2xTL-D58 W/840/HF CON EQUIPO AUTONOMO DE EMERGENCIA 1x58 W 75%
DL	DOWNLIGHT PHILIPS # LATINA CUADRADO FBH 022 2xPL-C/4P 26 W/ 840 HF-PK
DL1	DOWNLIGHT PHILIPS # EUROPA 2 FBS 120 2xPL-C/4P 18W/840 HF-9-PW2
LFL4	LUMINARIA DE SUPERFICIE FLUORESCENTE PHILIPS # FINESST TCS 198 2xTL-D58 W/840 HF M6
LFL5	LUMINARIA DE SUPERFICIE FLUORESCENTE PHILIPS # FINESST TCS 198 2xTL-D58 W/840 HF M6 CON EQUIPO AUTONOMO EMERGENCIA 1x58 W 70%
PL	PLAFON PHILIPS # FWG 210 1x PL-C/4P 26 W/840/HF
LE	LUMINARIA DE EMERGENCIA CON SEGURIDAD AUMENTADA BASET-N-I-PC-WR, 1x11 W 900 LUM 15%
LE1	LUMINARIA DE EMERGENCIA IP65 DISANO # 616 SAFETY FLC11WSE
EX	EXTRACTOR SEGURIDAD AUMENTADA S&P # HCBT/4-315/H EXE CON REGULADOR DE VELOCIDAD RMT-1,5
DP	DETECTOR DE PRESENCIA MERLIN GUERIN CDP
DP1	DETECTOR DE PRESENCIA MERLIN GUERIN CDP, APANTALLADO 180°
CC1	TUBO CORRUGADO Ø 90 mm EMPOTRADO EN SUELO. PROTEGIDO
CC2	TUBO CORRUGADO Ø 50 mm EMPOTRADO EN SUELO. PROTEGIDO

PROYECTO DE ADAPTACION DE NAVE PARA IMPRENTA MUNICIPAL JEREZ DE LA FRONTERA

EXP. 25PH08

07

INSTALACION DE ELECTRICIDAD

ESCALA: 1/100
DICIEMBRE 2008
DELINEACION: Manuel Merino
ARCHIVO: M-MERINO/PATRIMONIO/Imprenta Municipal/07-electricidad.dgn

Ayuntamiento de Jerez
Urbanismo

AREA DE PROTECCION DEL PATRIMONIO
DEPARTAMENTO DE CONSERVACION DEL PATRIMONIO

ARGUTECTO: JUAN FERNANDO BERNAL GONZALEZ