



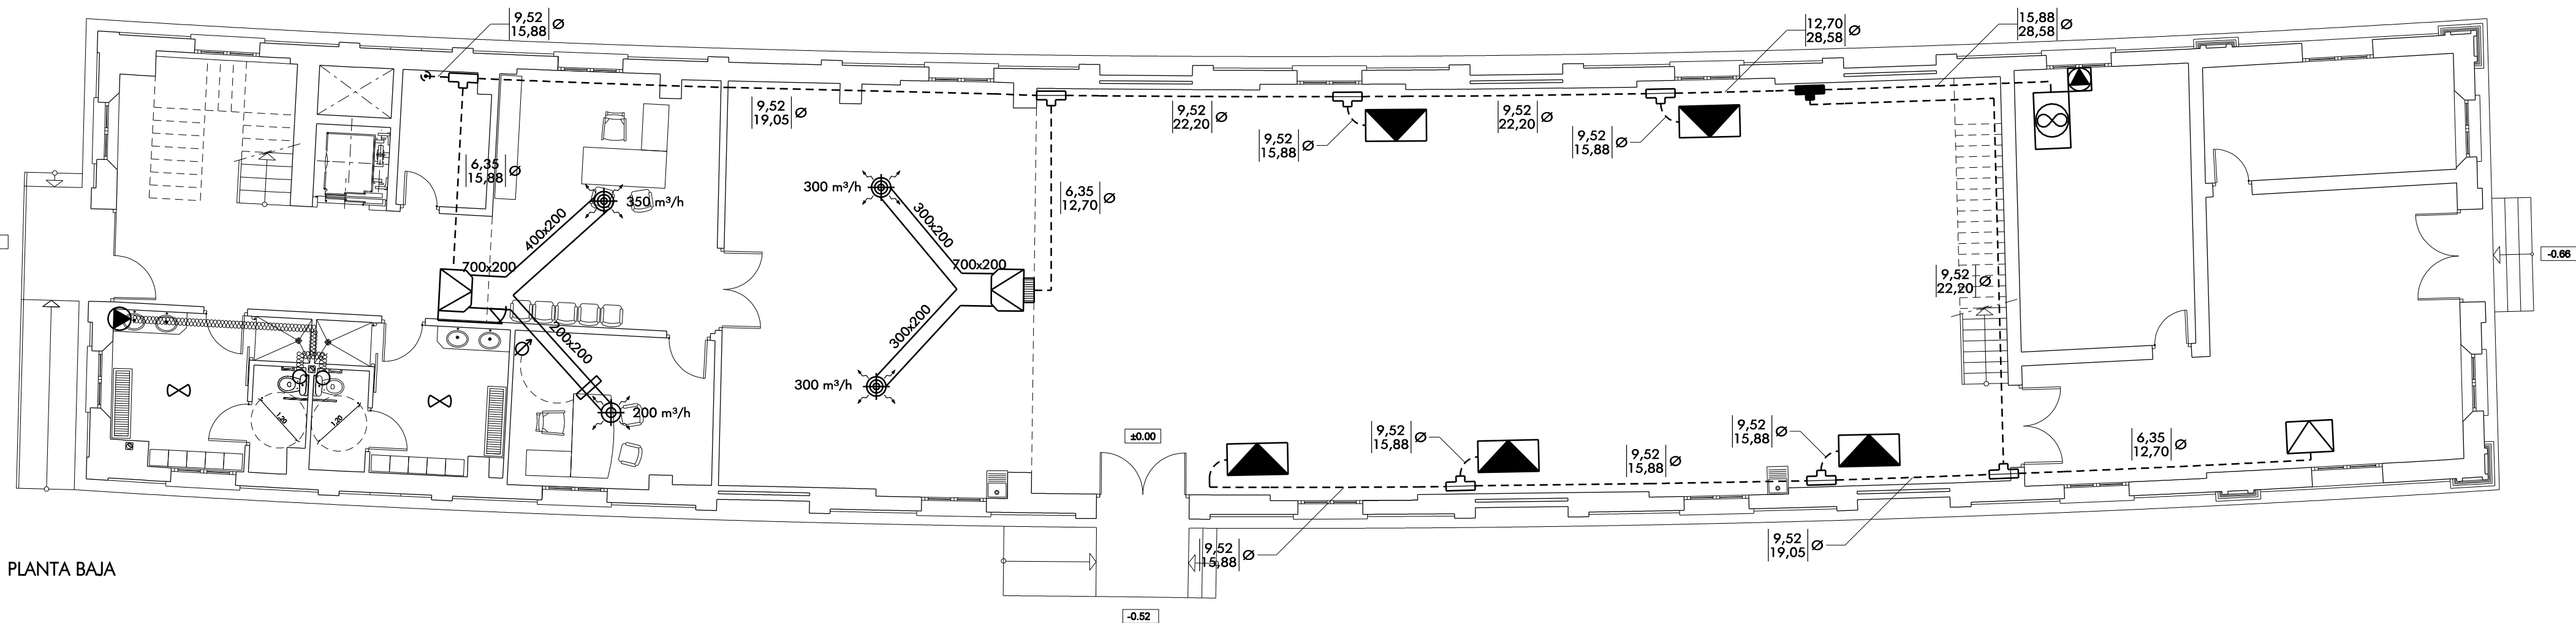

PLANTA BAJA

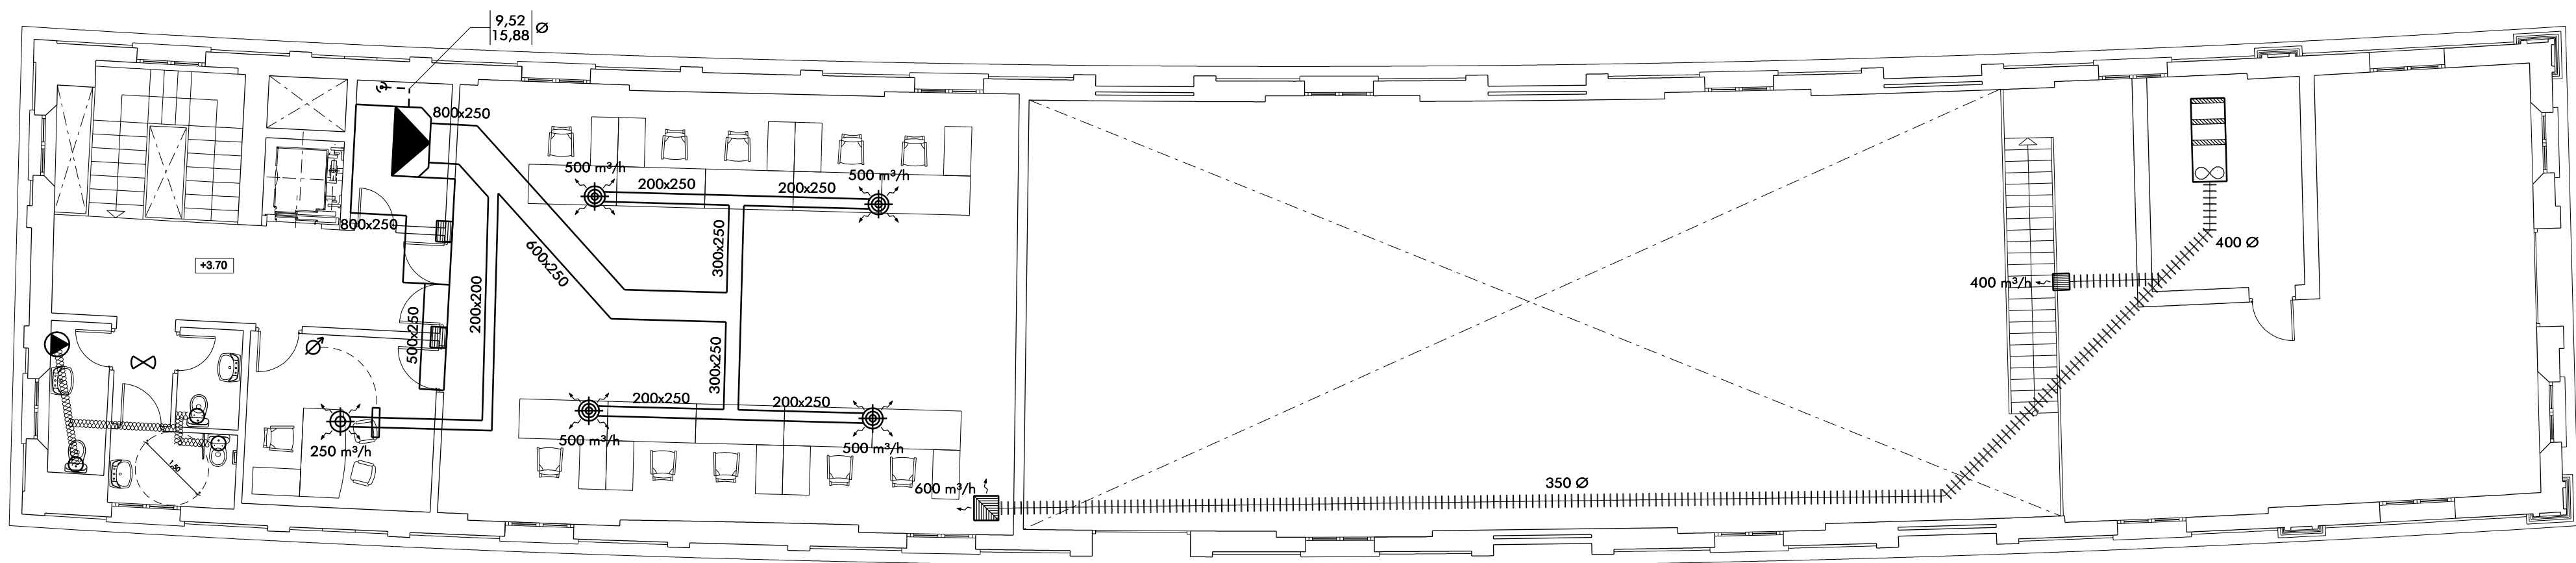

ENTREPANTA

LEYENDA DE CLIMATIZACION	
	EXTRACTOR SEGURIDAD AUMENTADA S&P HCBT/4-315/H MOTOR I12G EExelIT3
	EXTRACTOR S&P #TD - 250/100
	DETECTOR DE PRESENCIA
	CONDUCTO FLEXIBLE Ø 102 mm
	CONDUCTO CIRCULAR DE CHAPA GALVANIZADA CON AISLAMIENTO INTERIOR
	BOCA DE ASPIRACION CON REGULACION
	REJILLA DE IMPULSION CON REGULACION TROX # VAT-AG 225x225
	DIFUSOR DE TECHO 2 SENTIDOS 90° TROX # ADLQ-2E-AK/500
	UNIDAD DE FILTRADO E IMPULSION DE AIRE EXTERIOR 1100 m³/h G4/F6/F8
	REJILLA DE RETORNO TROX # AT - 425x325
	REJILLA DE RETORNO TROX # AT - 525x225
	COMPUERTA SOBREPRESION ZG - 300 x 100
	CONDUCTO DE FIBRA DE VIDRIO TIPO CLIMAVER NETO
	CONJUNTO TERMOSTATO A PARED + REJILLA MOTORIZADA DE CONTROL DE CAUDAL
	PARERIA DE CONDUCTOS FRIGORIFICOS DE COBRE AISLADOS (20 mm)
	KIT DISTRIBUIDOR MITSUBISHI # CMY-Y 102 S-G
	KIT DISTRIBUIDOR MITSUBISHI # CMY-Y 102 L-G1
	KIT DISTRIBUIDOR MITSUBISHI # CMY-Y 202 G1
	DIFUSOR CIRCULAR DE TECHO CON REGULACION TROX # ADLR-4-C
	DIFUSOR CIRCULAR DE TECHO SIN REGULACION TROX # ADLR-2
	UNIDAD INTERIOR DE CONDUCTOS MITSUBISHI # PEFY-P125 VMM-E
	UNIDAD INTERIOR DE CONDUCTOS MITSUBISHI # PEFY-P40 VMS1-E
	UNIDAD INTERIOR DE TECHO MITSUBISHI # PCFY-P40 VGM-E
	UNIDAD INTERIOR DE TECHO MITSUBISHI # PCFY-P63 VGM-E
	UNIDAD EXTERIOR MITSUBISHI # PUHY-P450 YHM-A

PROYECTO DE ADAPTACION DE NAVE PARA IMPRENTA MUNICIPAL JEREZ DE LA FRONTERA

EXP. - 25PH08

08

INSTALACION DE CLIMATIZACION

ESCALA: 1/100
DELINEACIÓN: Manuel Merino
ARCHIVO: M:\MERINO\PATRIMONIO\Imprenta Municipal\08-climatizacion.dgn

DICIEMBRE 2008

Ayuntamiento de Jerez Urbanismo

AREA DE PROTECCION DEL PATRIMONIO
DEPARTAMENTO DE CONSERVACION DEL PATRIMONIO

ARQUITECTO: JUAN FERNANDO BERNAL GONZALEZ