


PLANTA BAJA

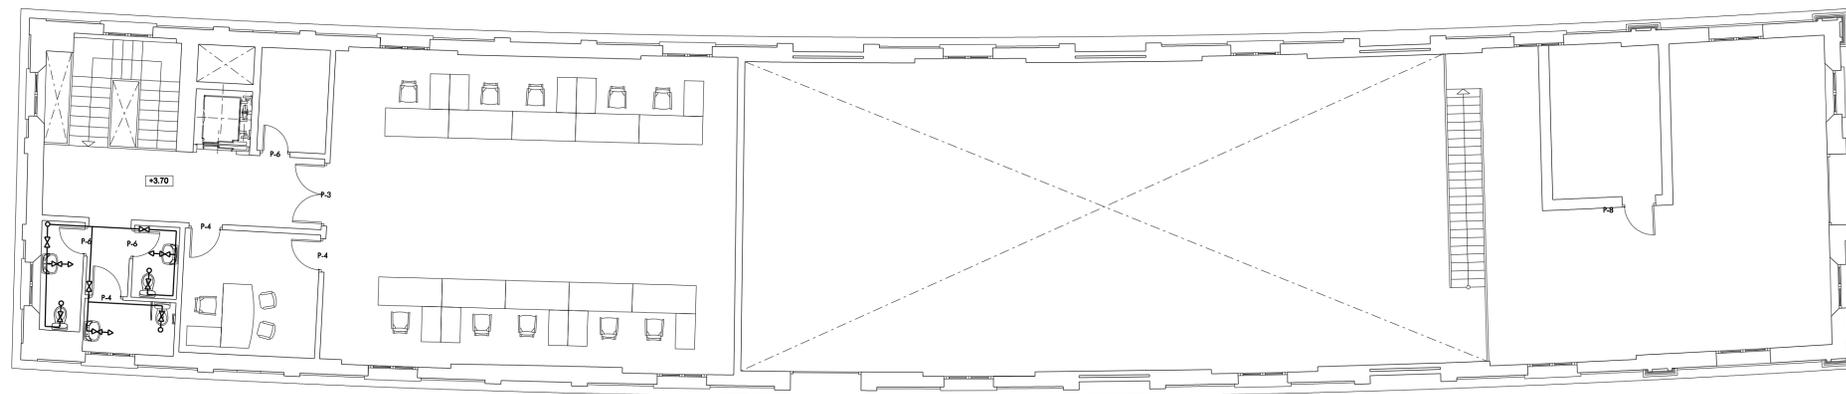

ENTREPLANTA

LEYENDA DE FONTANERIA

	ACOMETIDA.
	TUBERIA DE POLIETILENO DE ALTA DENSIDAD 6 atm.
	TUBERIA DE COBRE AGUA FRIA.
	TUBERIA DE COBRE AGUA CALIENTE.
	GRIFO DE AGUA FRIA A APARATOS.
	GRIFO DE AGUA CALIENTE A APARATOS.
	GRIFO DE AGUA FRIA. DESCARGADOR DE CISTERNA.
	CONTADOR GENERAL.
	LLAVE DE REGISTRO.
	LLAVE DE CORTE GENERAL.
	LLAVE DE CORTE.
	MONTANTE DE AGUA FRIA.
	MONTANTE DE AGUA CALIENTE.
	TERMO ACUMULADOR ELECTRICO V=50L.

NOTA: LOS ELEMENTOS DE CARPINTERIA SERIGRAFIADOS CON UN (*) SE REFIEREN A ELEMENTOS CON PUERTAS FIJAS Y VIDRIO AL ACIDO

PROYECTO DE ADAPTACION DE NAVE PARA IMPRENTA MUNICIPAL JEREZ DE LA FRONTERA

EXP. 25PH08

Ayuntamiento de Jerez Urbanismo

AREA DE PROTECCION DEL PATRIMONIO DEPARTAMENTO DE CONSERVACION DEL PATRIMONIO

11

INSTALACION DE FONTANERIA Y PILOTO DE CARPINTERIA
 ESCALA: 1/100 DICIEMBRE 2008
 DELINEACION: Manuel Merino
 ARCHIVO: M:\MERNOPATRIMONIO\Imprenta Municipal\11-fontanería.dgn

ARGITECTO: JUAN FERNANDO BERNAL GONZALEZ