



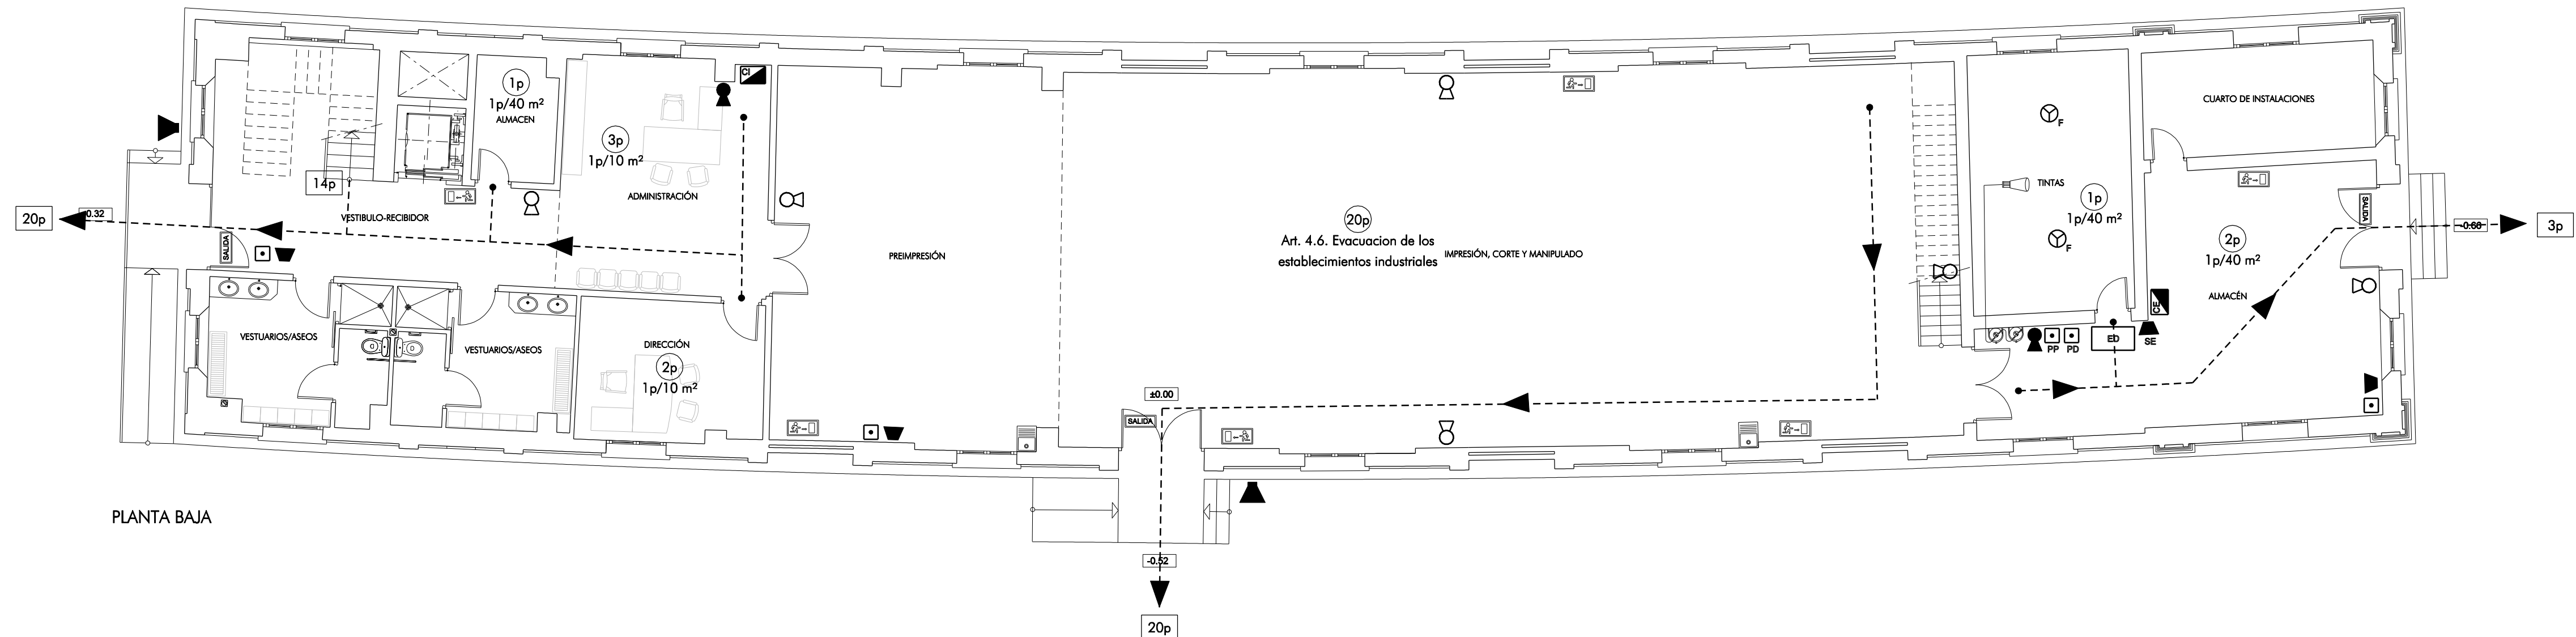


PLANTA BAJA

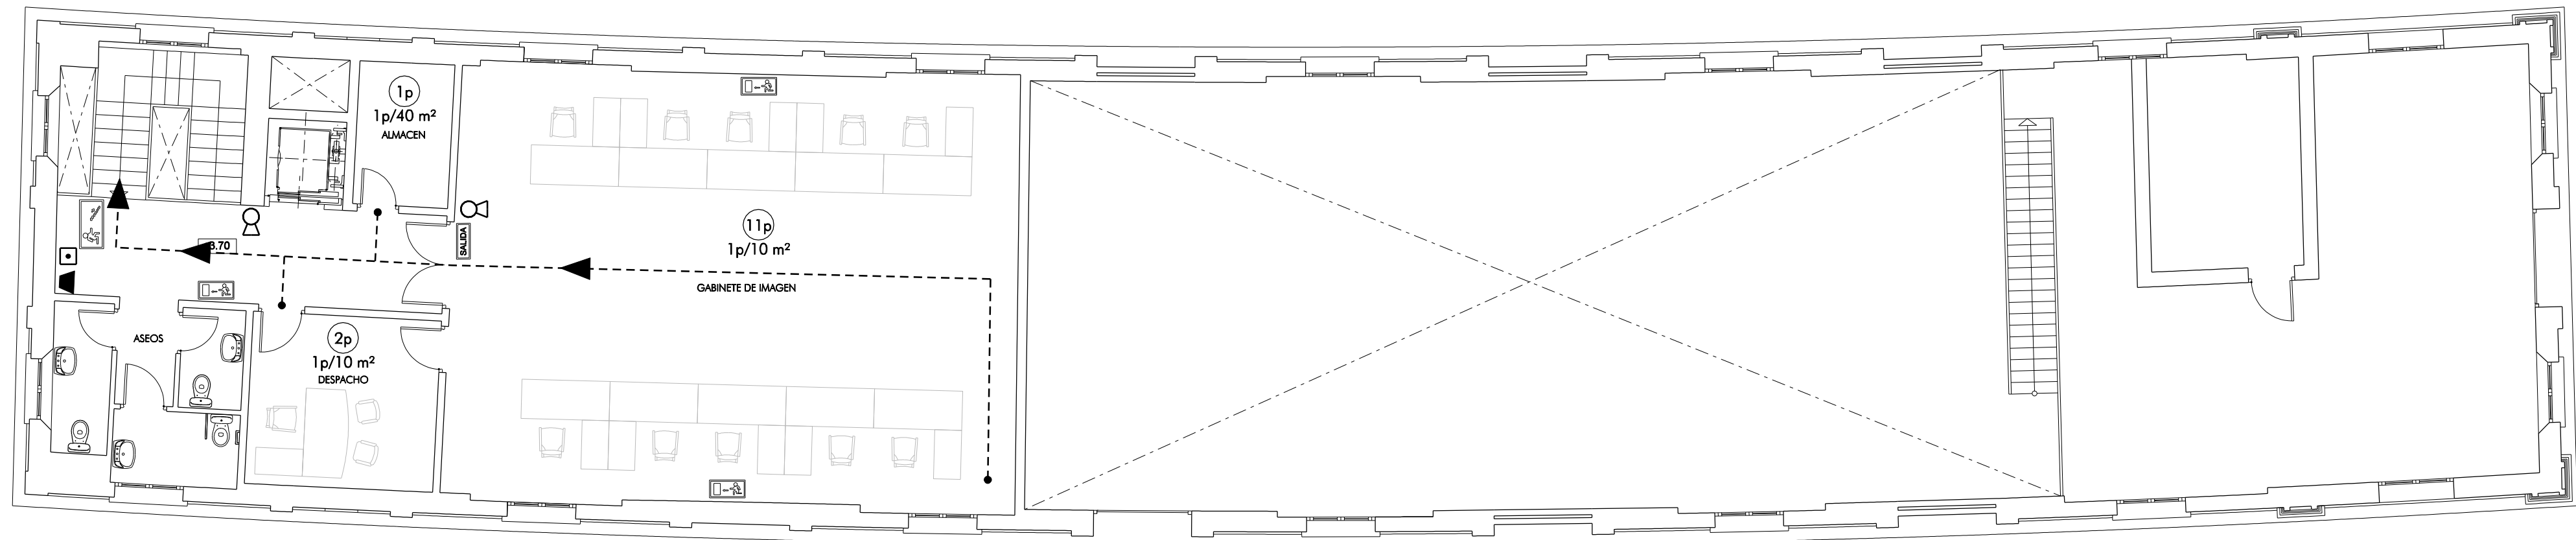


ENTREPLANTA


DETALLE DE ALTURA INSTALACION DE ELEMENTOS

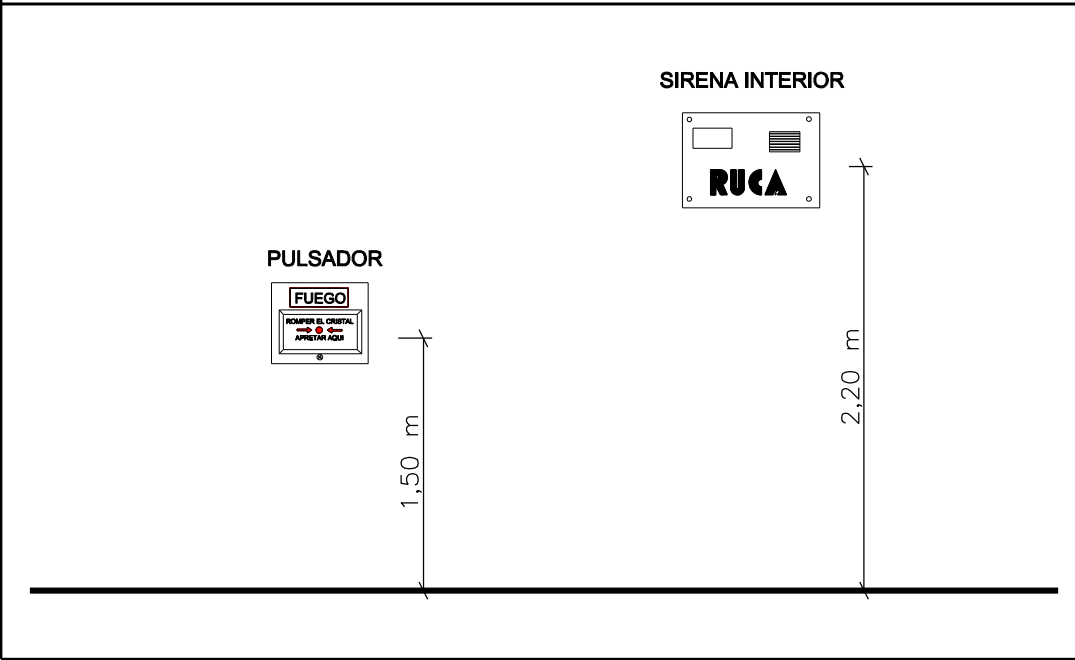

DETALLE DE ALTURA INSTALACION EXTINTOR

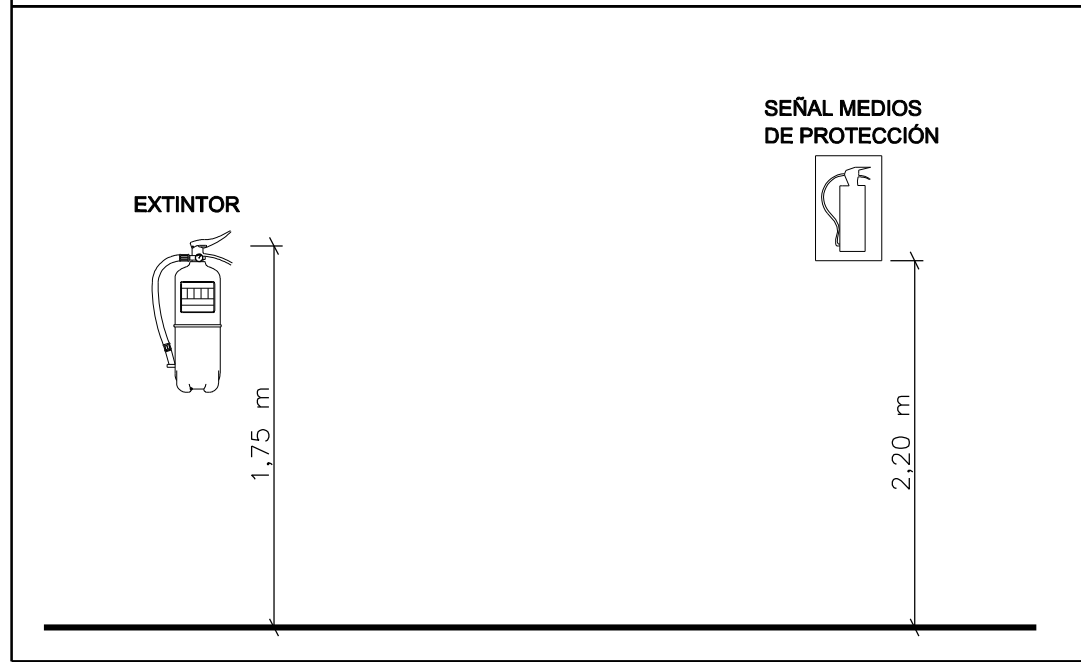


EXTINTOR MANUAL CO2 2 kg.

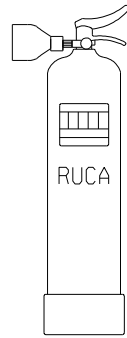

EXTINTOR MANUAL DE CO2 FABRICADO SEGUN NORMAS, CON CHAPA DE ACERO, PRESION INCORPORADA, PINTADO Y SERIGRAFIADO CON INDICACIONES DE USO, TIPO, CAPACIDAD DE CARGA, VIDA UTIL Y TIEMPO DE DESCARGA. HOMOLOGADO POR EL MINISTERIO DE INDUSTRIA. PROVIERTO DE HERRAJES DE FIJACION, PASADOR DE SEGURO, PALANCA DE DESCARGA Y MANGUERA CON TROMPA DIFUSORA PARA DIRIGIR EL CHORRO. EFICACIA SEGUN CARGA:
- 2 kg. CO2 = 34 B - MODELO RC - 2

EXTINTOR MANUAL DE POLVO

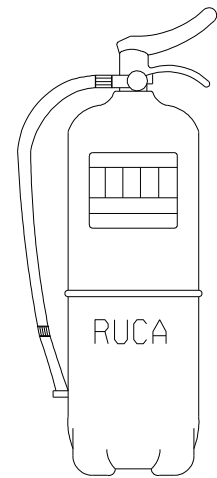

EXTINTOR MANUAL FABRICADO SEGUN NORMAS, CON CHAPA DE ACERO, PRESION INCORPORADA, PINTADO Y SERIGRAFIADO CON INDICACIONES DE USO, TIPO, CAPACIDAD DE CARGA, VIDA UTIL Y TIEMPO DE DESCARGA. HOMOLOGADO POR EL MINISTERIO DE INDUSTRIA. PROVIERTO DE HERRAJES DE FIJACION, MANOMETRO DE COMPROBACION, PASADOR DE SEGURO, PALANCA DE DESCARGA Y MANGUERA DIFUSORA PARA DIRIGIR EL CHORRO. EFICACIA SEGUN CARGA:
- 6 kg POLVO POLIVALENTE = 21 A - 113 B
MODELO AR-6
- 9 kg POLVO POLIVALENTE = 27 A - 144 B
MODELO AR-9
- 12 kg POLVO POLIVALENTE = 34 A - 144 B
MODELO AR-12

LEYENDA DE EXTINCION Y DETECCION DE INCENDIOS

- EXTINTOR DE POLVO ABC, 6 KG, EFICACIA 21A-113B,MOD. AR-6.
- EXTINTOR DE CO2, 2KG, EFICACIA 34B, MOD. RC-2.
- CENTRAL DE CONTROL
- PULSADOR MANUAL DE ALARMA, TECNOLOGIA CONVENCIONAL
- SIRENA INTERIOR DE EVACUACIÓN, TECNOLOGIA CONVENCIONAL
- SIRENA BITONAL EXTERIOR
- CENTRALITA DE EXTINCION AUTOMATICA
- PULSADOR DE PARO DE EXTINCION AUTOMATICA
- PULSADOR DE DISPARO DE EXTINCION AUTOMATICA
- BOTELLAS GAS EXTINCION
- SIRENA EXTINCION
- CARTEL EXTINCION DISPARADA
- DETECTOR FEMWAL
- DIFUSOR

LEYENDA DE SEÑALIZACION Y EVACUACION

- SEÑAL FOTOLUMINISCENTE "DIRECCIÓN DE EVACUACIÓN" DE 300 X 150 MM, FABRICADA EN POLIESTIRENO DE 1MM DE ESPESOR COLOR VERDE.
- SEÑAL FOTOLUMINISCENTE "SALIDA" DE 300 X 105MM, FABRICADA EN POLIESTIRENO DE 1MM DE ESPESOR COLOR VERDE.
- SEÑAL FOTOLUMINISCENTE "EVACUACION DESCENDENTE" DE 300 X 150 MM, FABRICADA EN POLIESTIRENO DE 1MM DE ESPESOR COLOR VERDE.
- SENTIDO DE EVACUACION

PROYECTO DE ADAPTACION DE NAVE PARA IMPRENTA MUNICIPAL JEREZ DE LA FRONTERA

EXP. 25PH08



AREA DE PROTECCION DEL PATRIMONIO DEPARTAMENTO DE CONSERVACION DEL PATRIMONIO

ARQUITECTO: JUAN FERNANDO BERNAL GONZALEZ

13

INSTALACION DE PROTECCION CONTRA INCENDIOS Y EVACUACION

ESCALA: 1/100 DICIEMBRE 2008
DELINCAION: Manuel Morin
ARCHIVO: M:\MERCOPATRIMONIO\Imprenta Municipal\13-cpl.dgn