



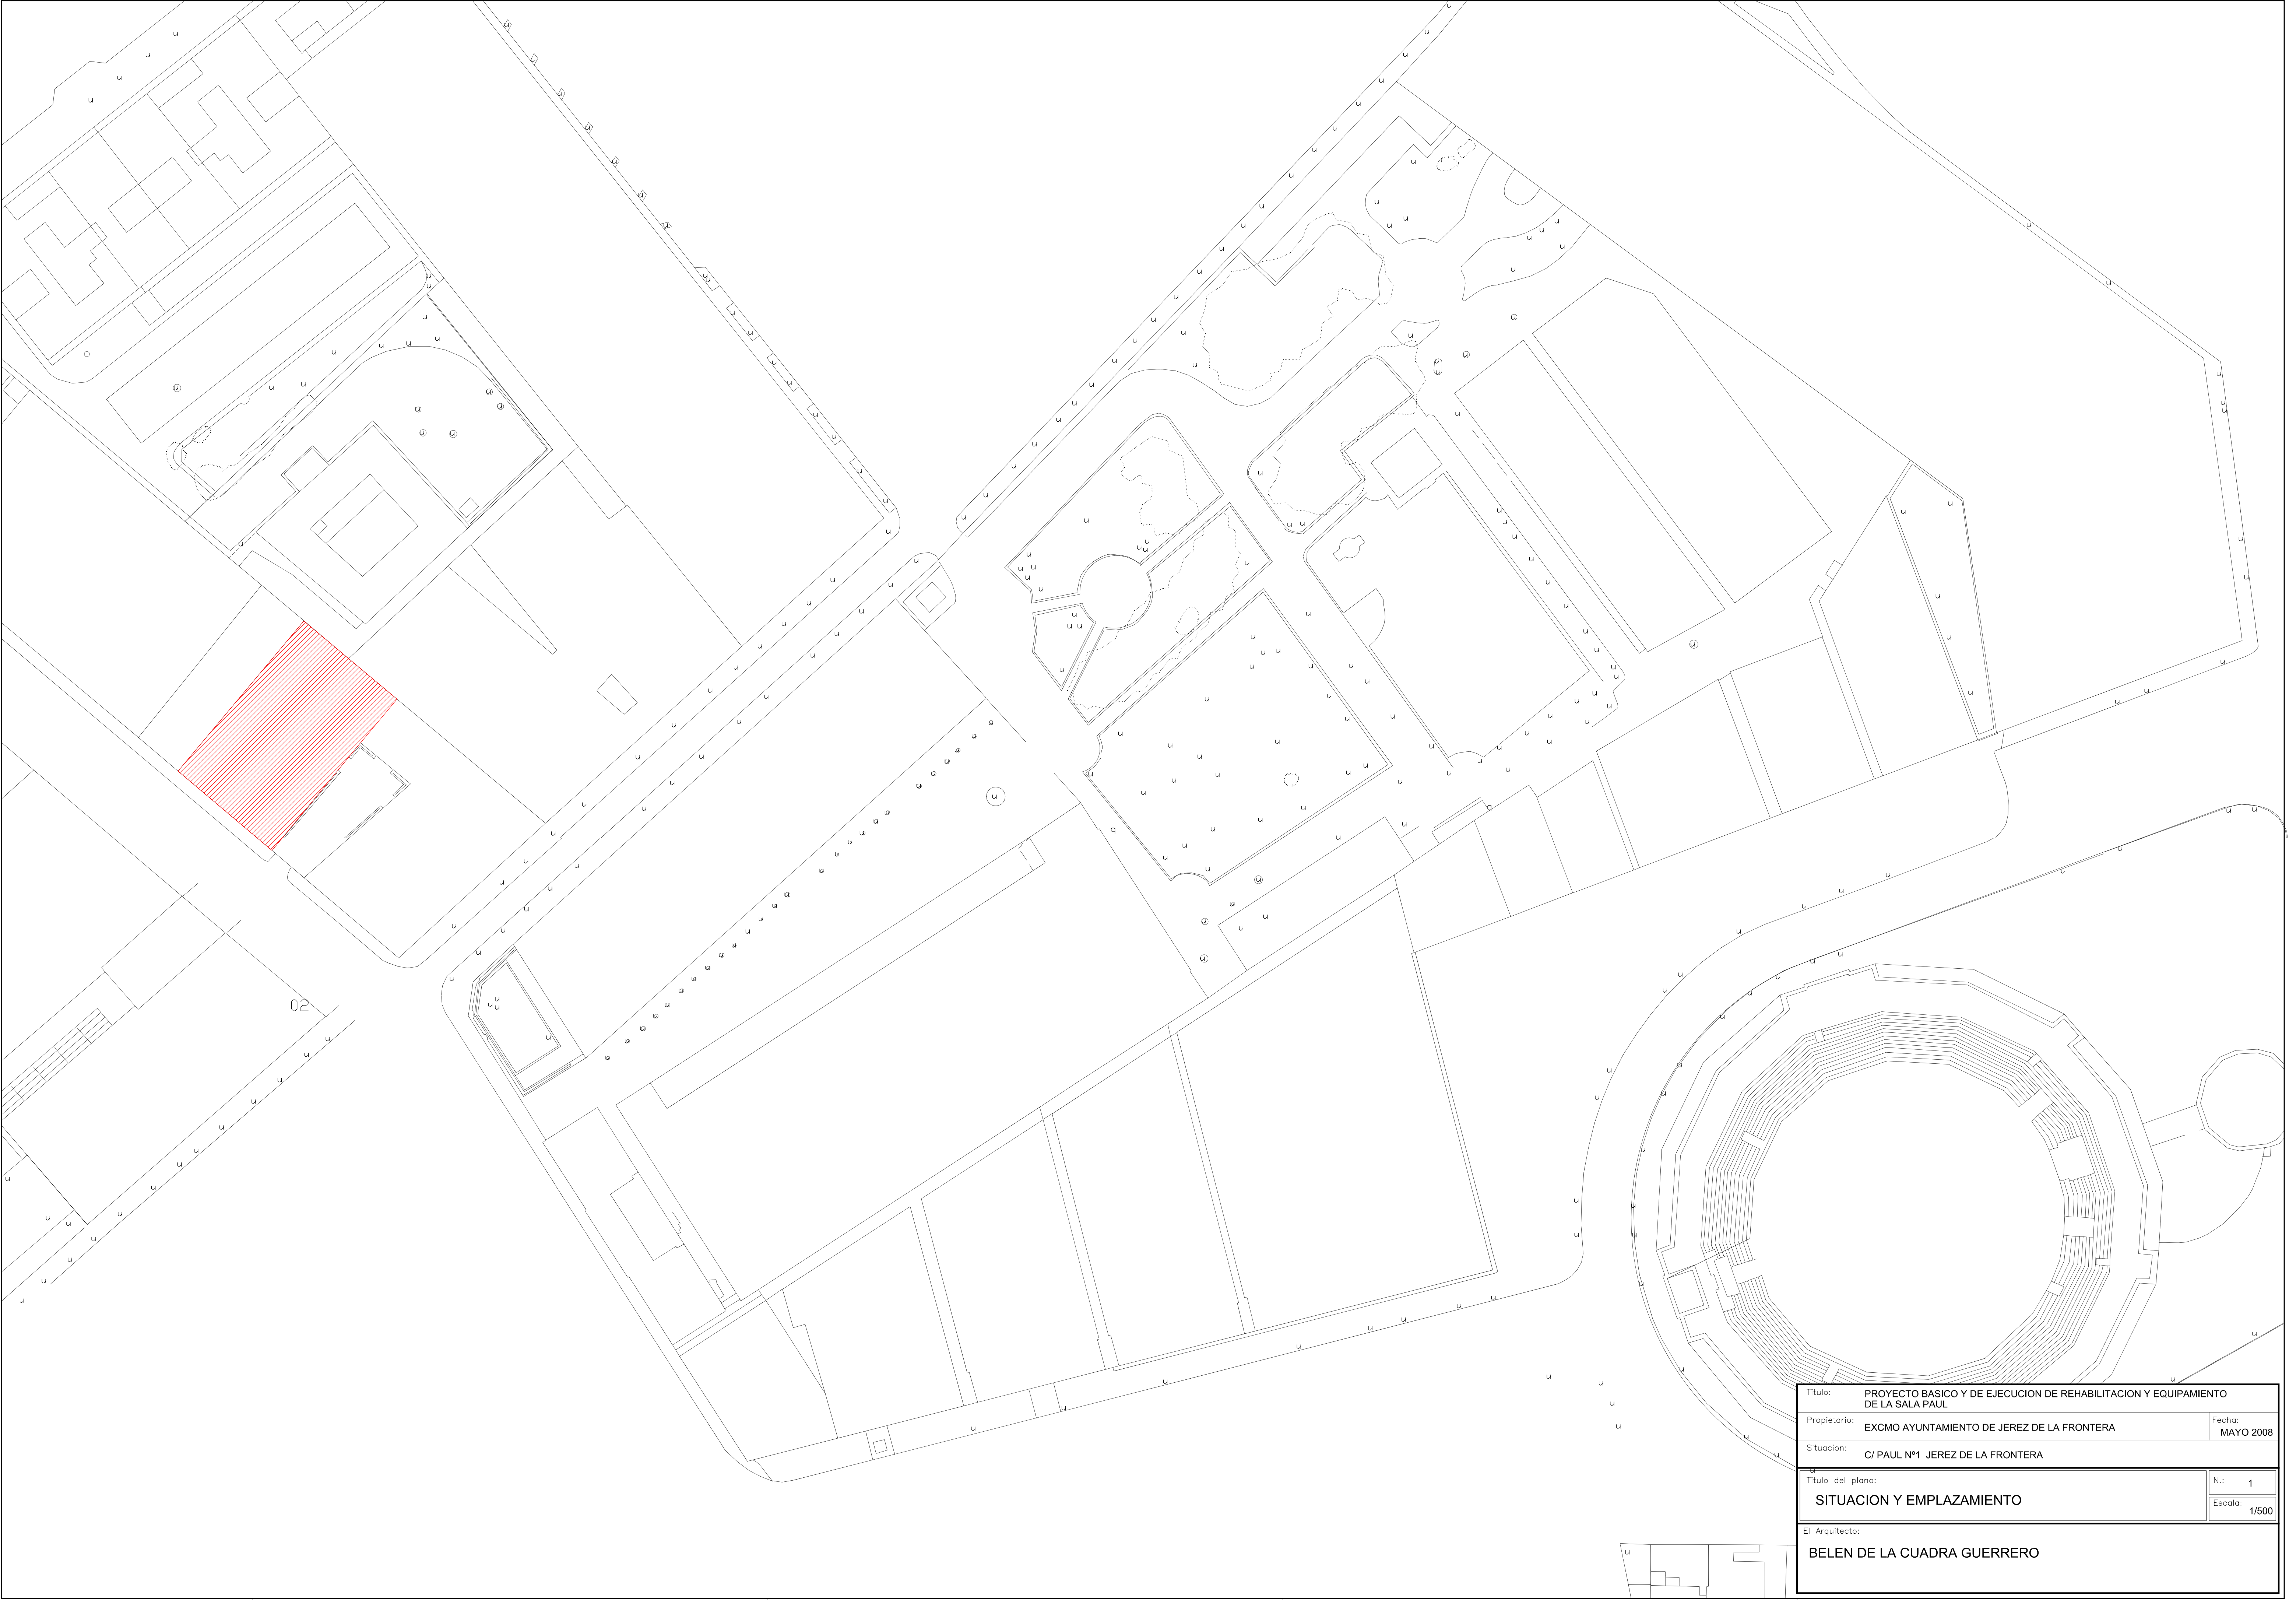


|                                                                                         |  |                  |
|-----------------------------------------------------------------------------------------|--|------------------|
| Título: PROYECTO BASICO Y DE EJECUCION DE REHABILITACION Y EQUIPAMIENTO DE LA SALA PAUL |  | Fecha: MAYO 2008 |
| Propietario: EXCMO AYUNTAMIENTO DE JEREZ DE LA FRONTERA                                 |  |                  |
| Situación: C/ PAUL Nº1 JEREZ DE LA FRONTERA                                             |  |                  |
| Título del plano: SITUACION Y EMPLAZAMIENTO                                             |  | N.: 1            |
| El Arquitecto: BELEN DE LA CUADRA GUERRERO                                              |  | Escala: 1/500    |






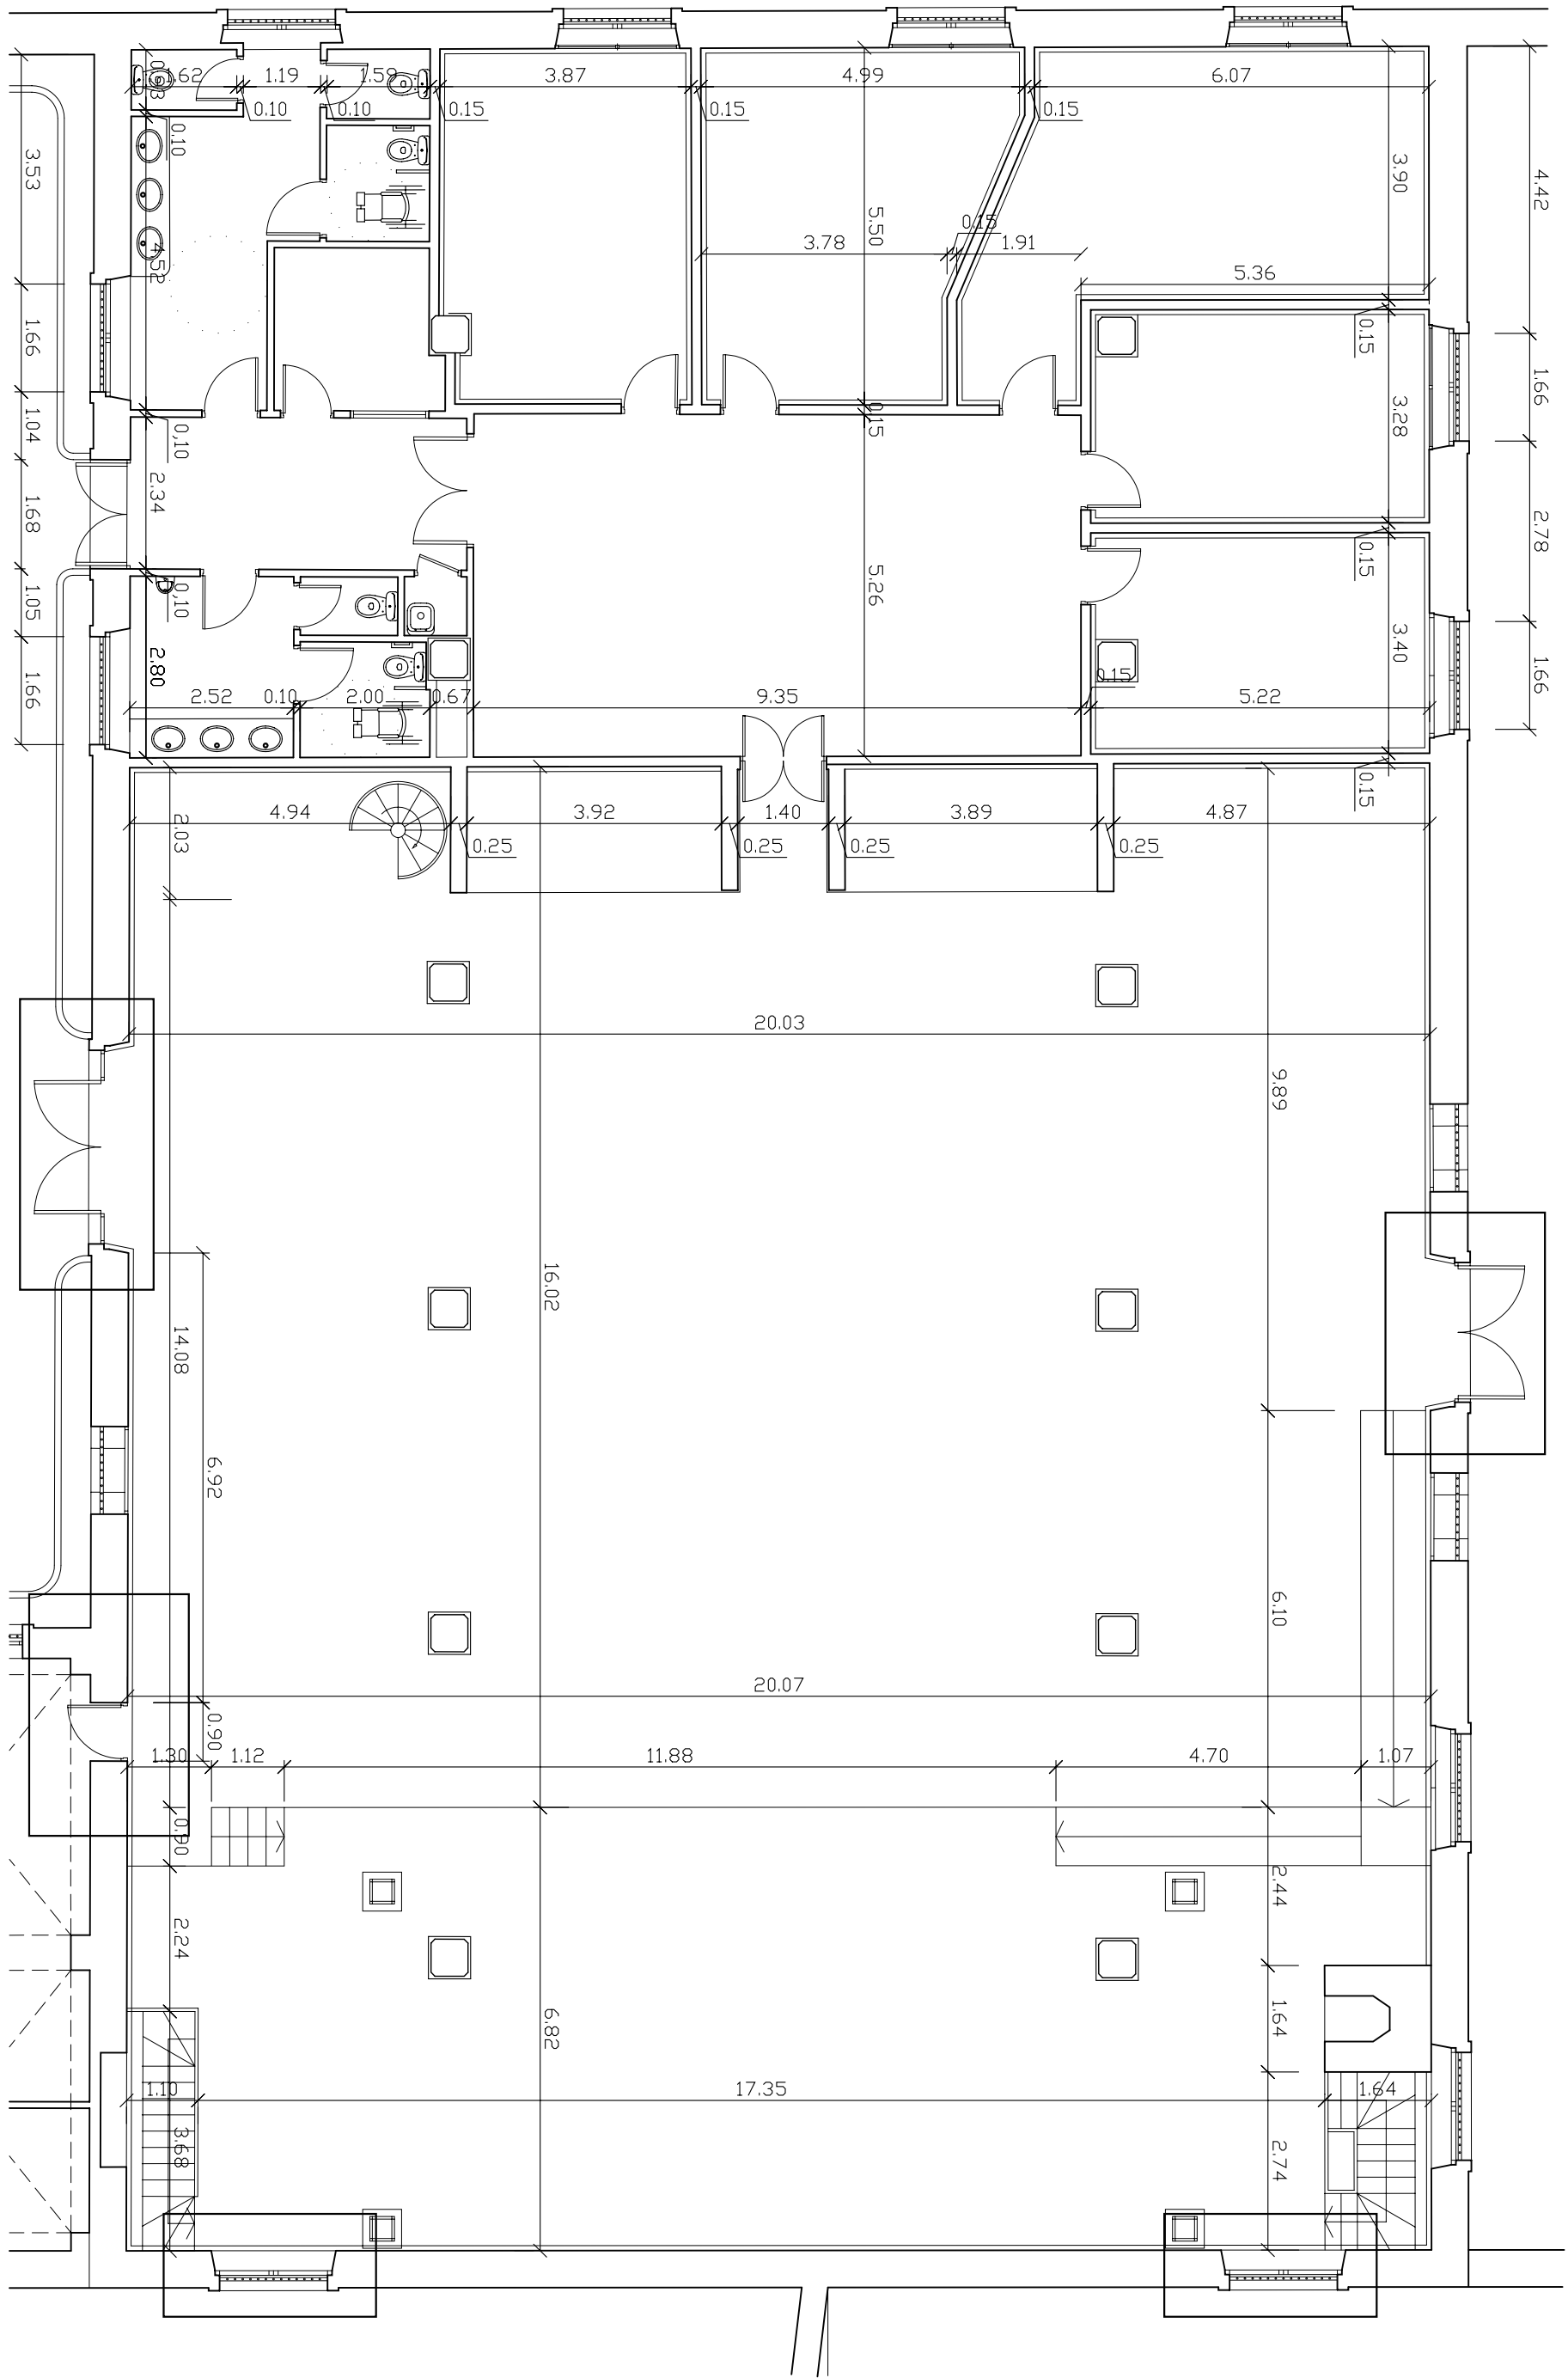

PLANTA DISTRIBUCION - ESTADO ACTUAL

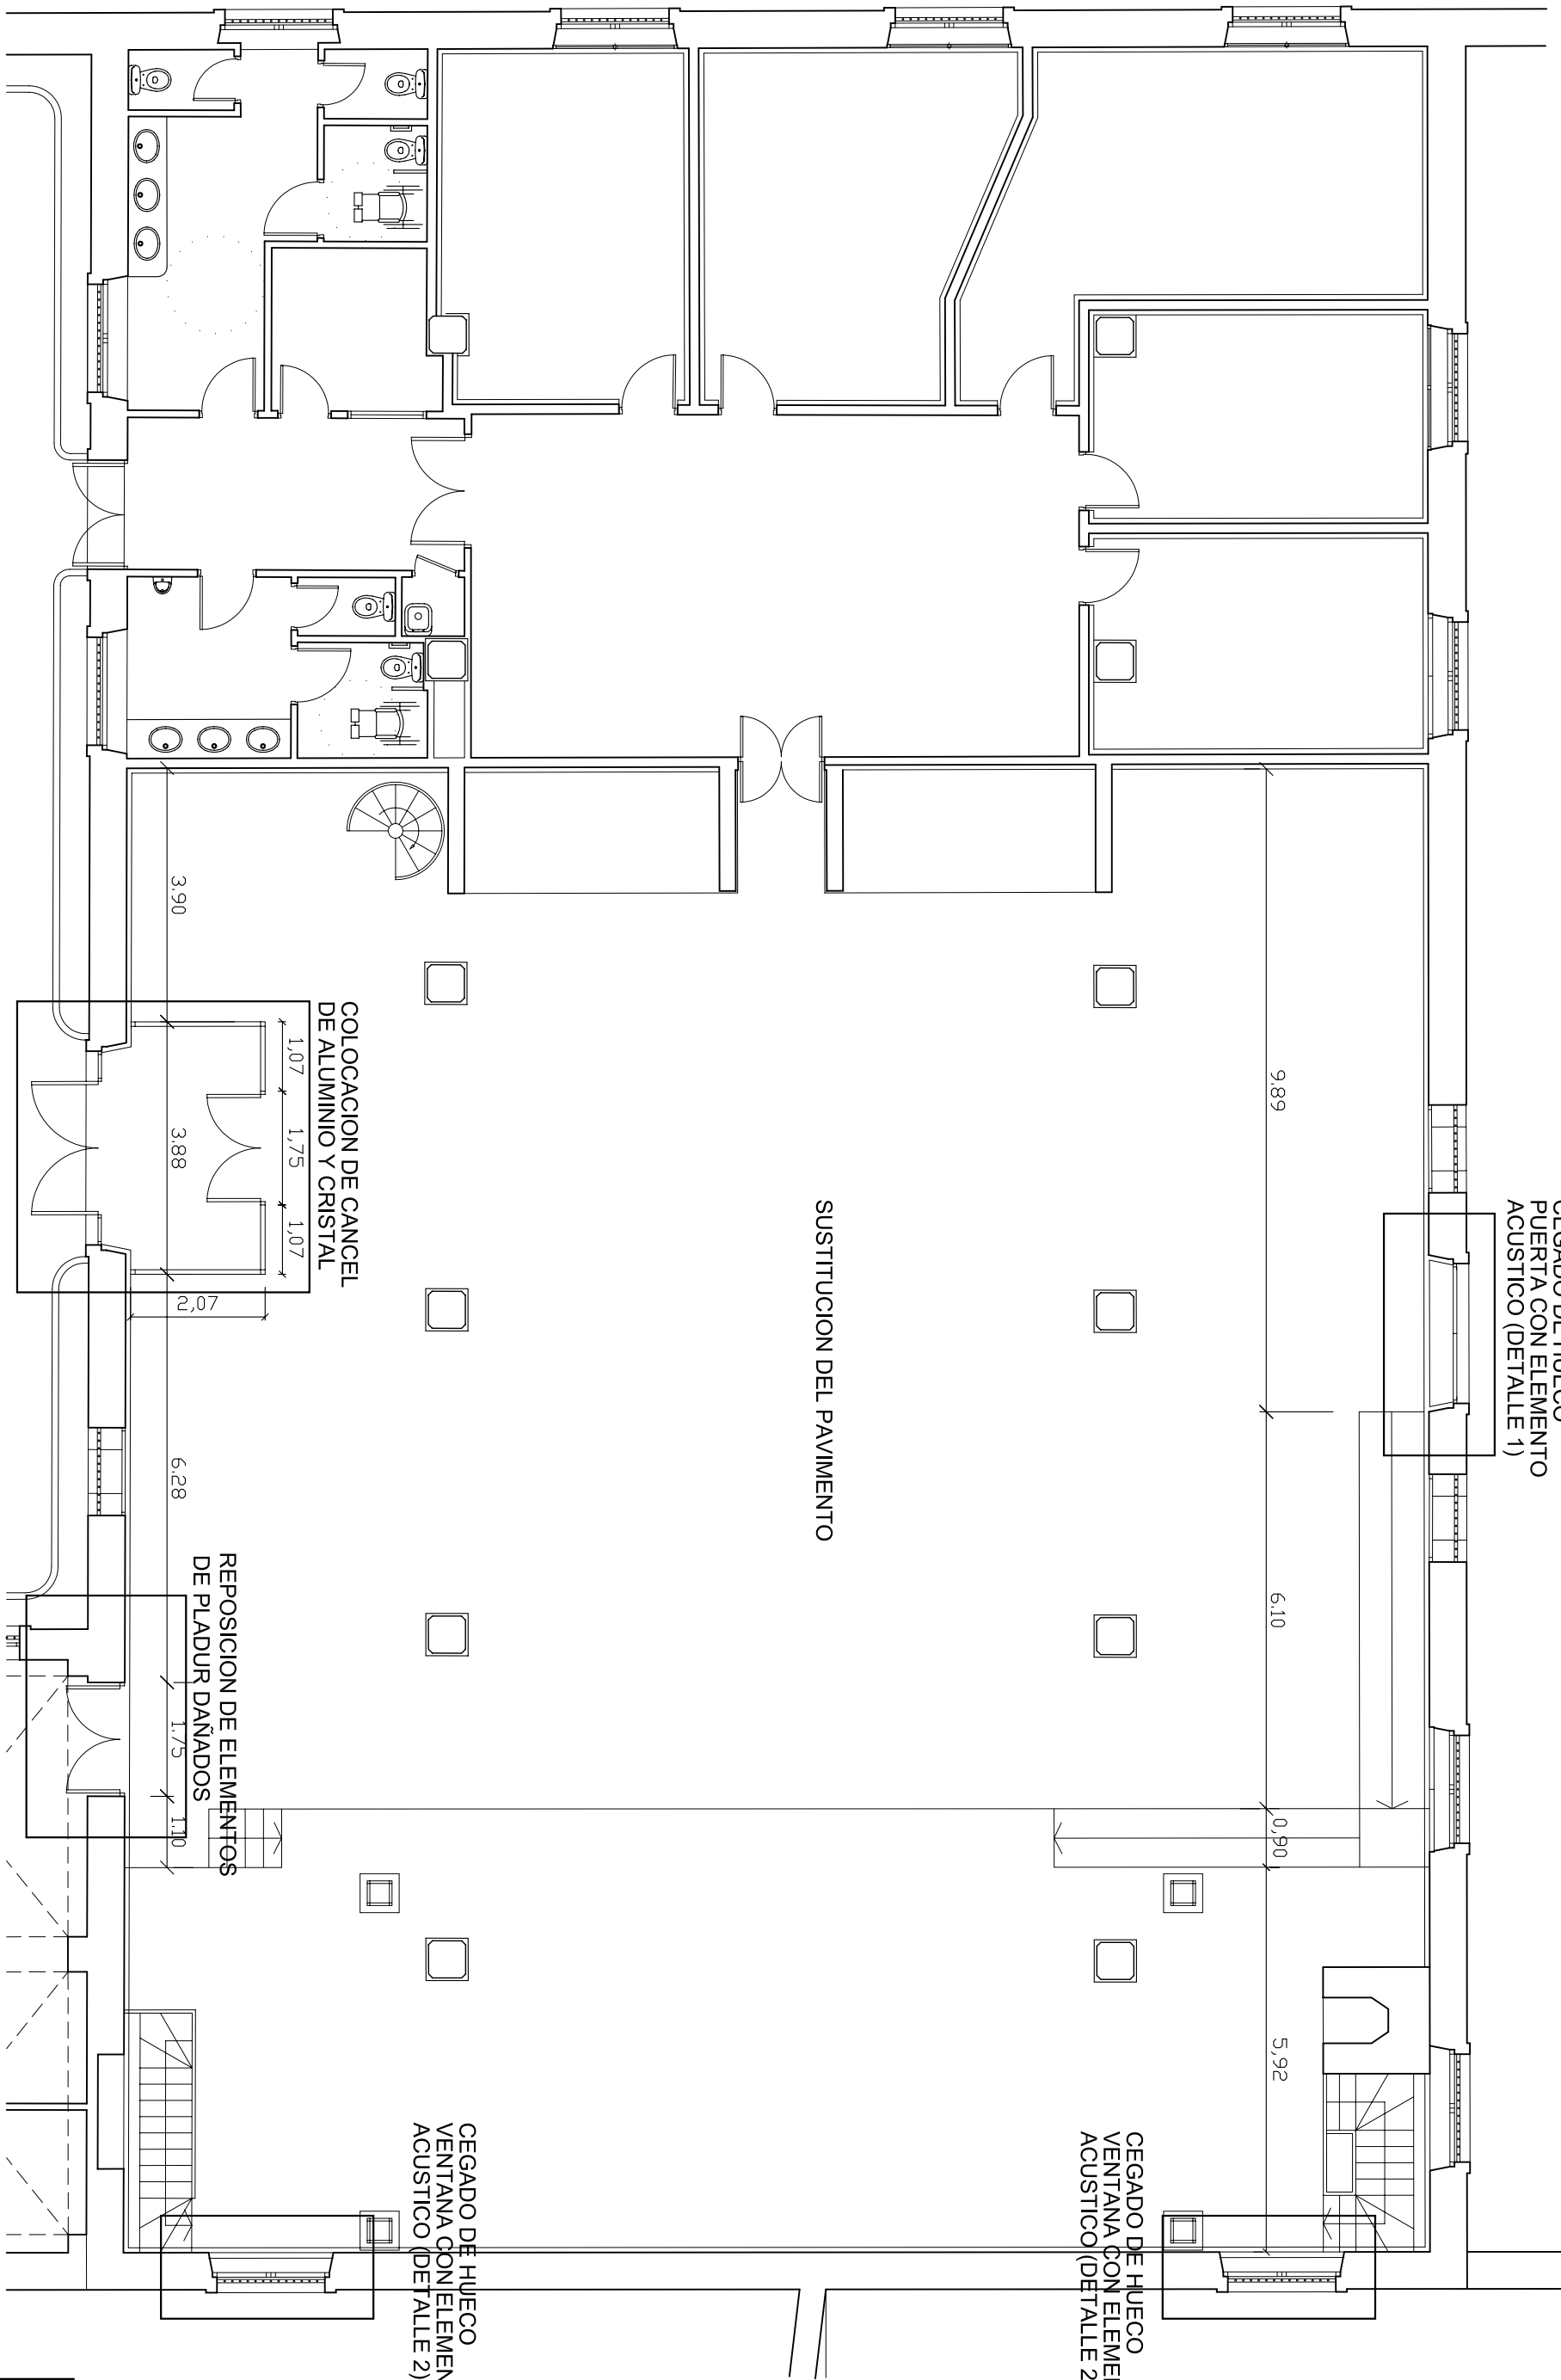

PLANTA DISTRIBUCION - ESTADO REFORMADO

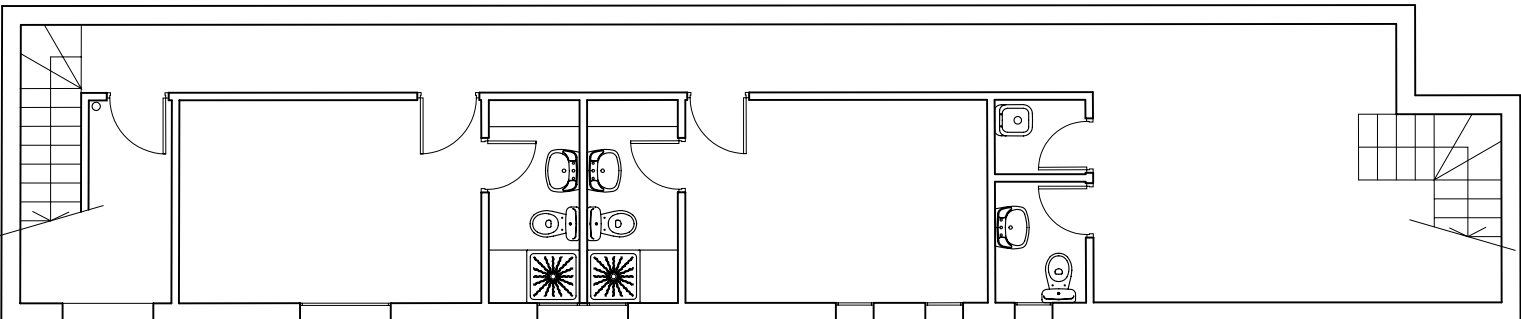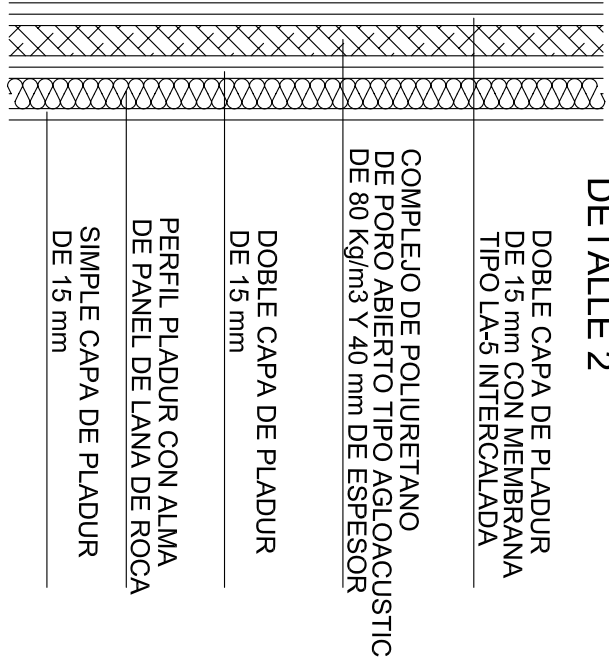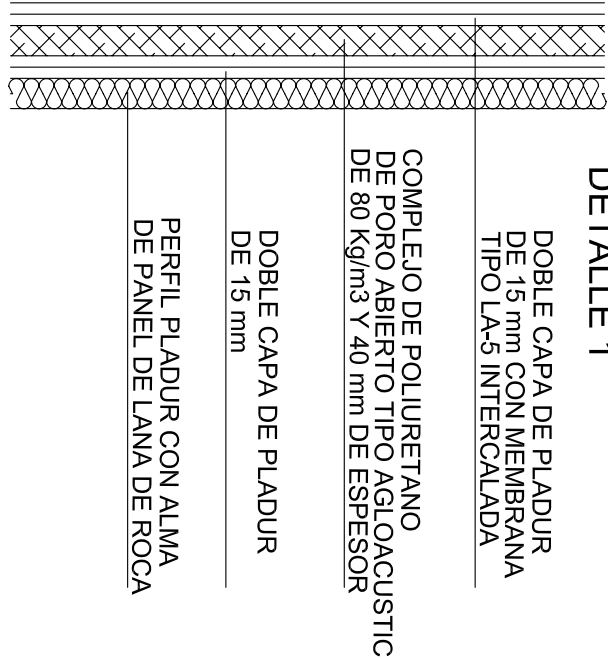


|                                                                                        |                  |
|----------------------------------------------------------------------------------------|------------------|
| Ttulo: PROYECTO BASICO Y DE EJECUCION DE REHABILITACION Y EQUIPAMIENTO DE LA SALA PAUL |                  |
| Propietario: EXOMO AYUNTAMIENTO DE JEREZ DE LA FRONTERA                                | Fecha: MAYO 2008 |
| Situación: C/ PAUL Nº1 JEREZ DE LA FRONTERA                                            |                  |
| Ttulo del plano: PLANTA DE DISTRIBUCION Y COTAS                                        |                  |
| El Arquitecto: BELEN DE LA CUADRA GUERRERO                                             | N.: 2            |
|                                                                                        | Escala: 1/100    |









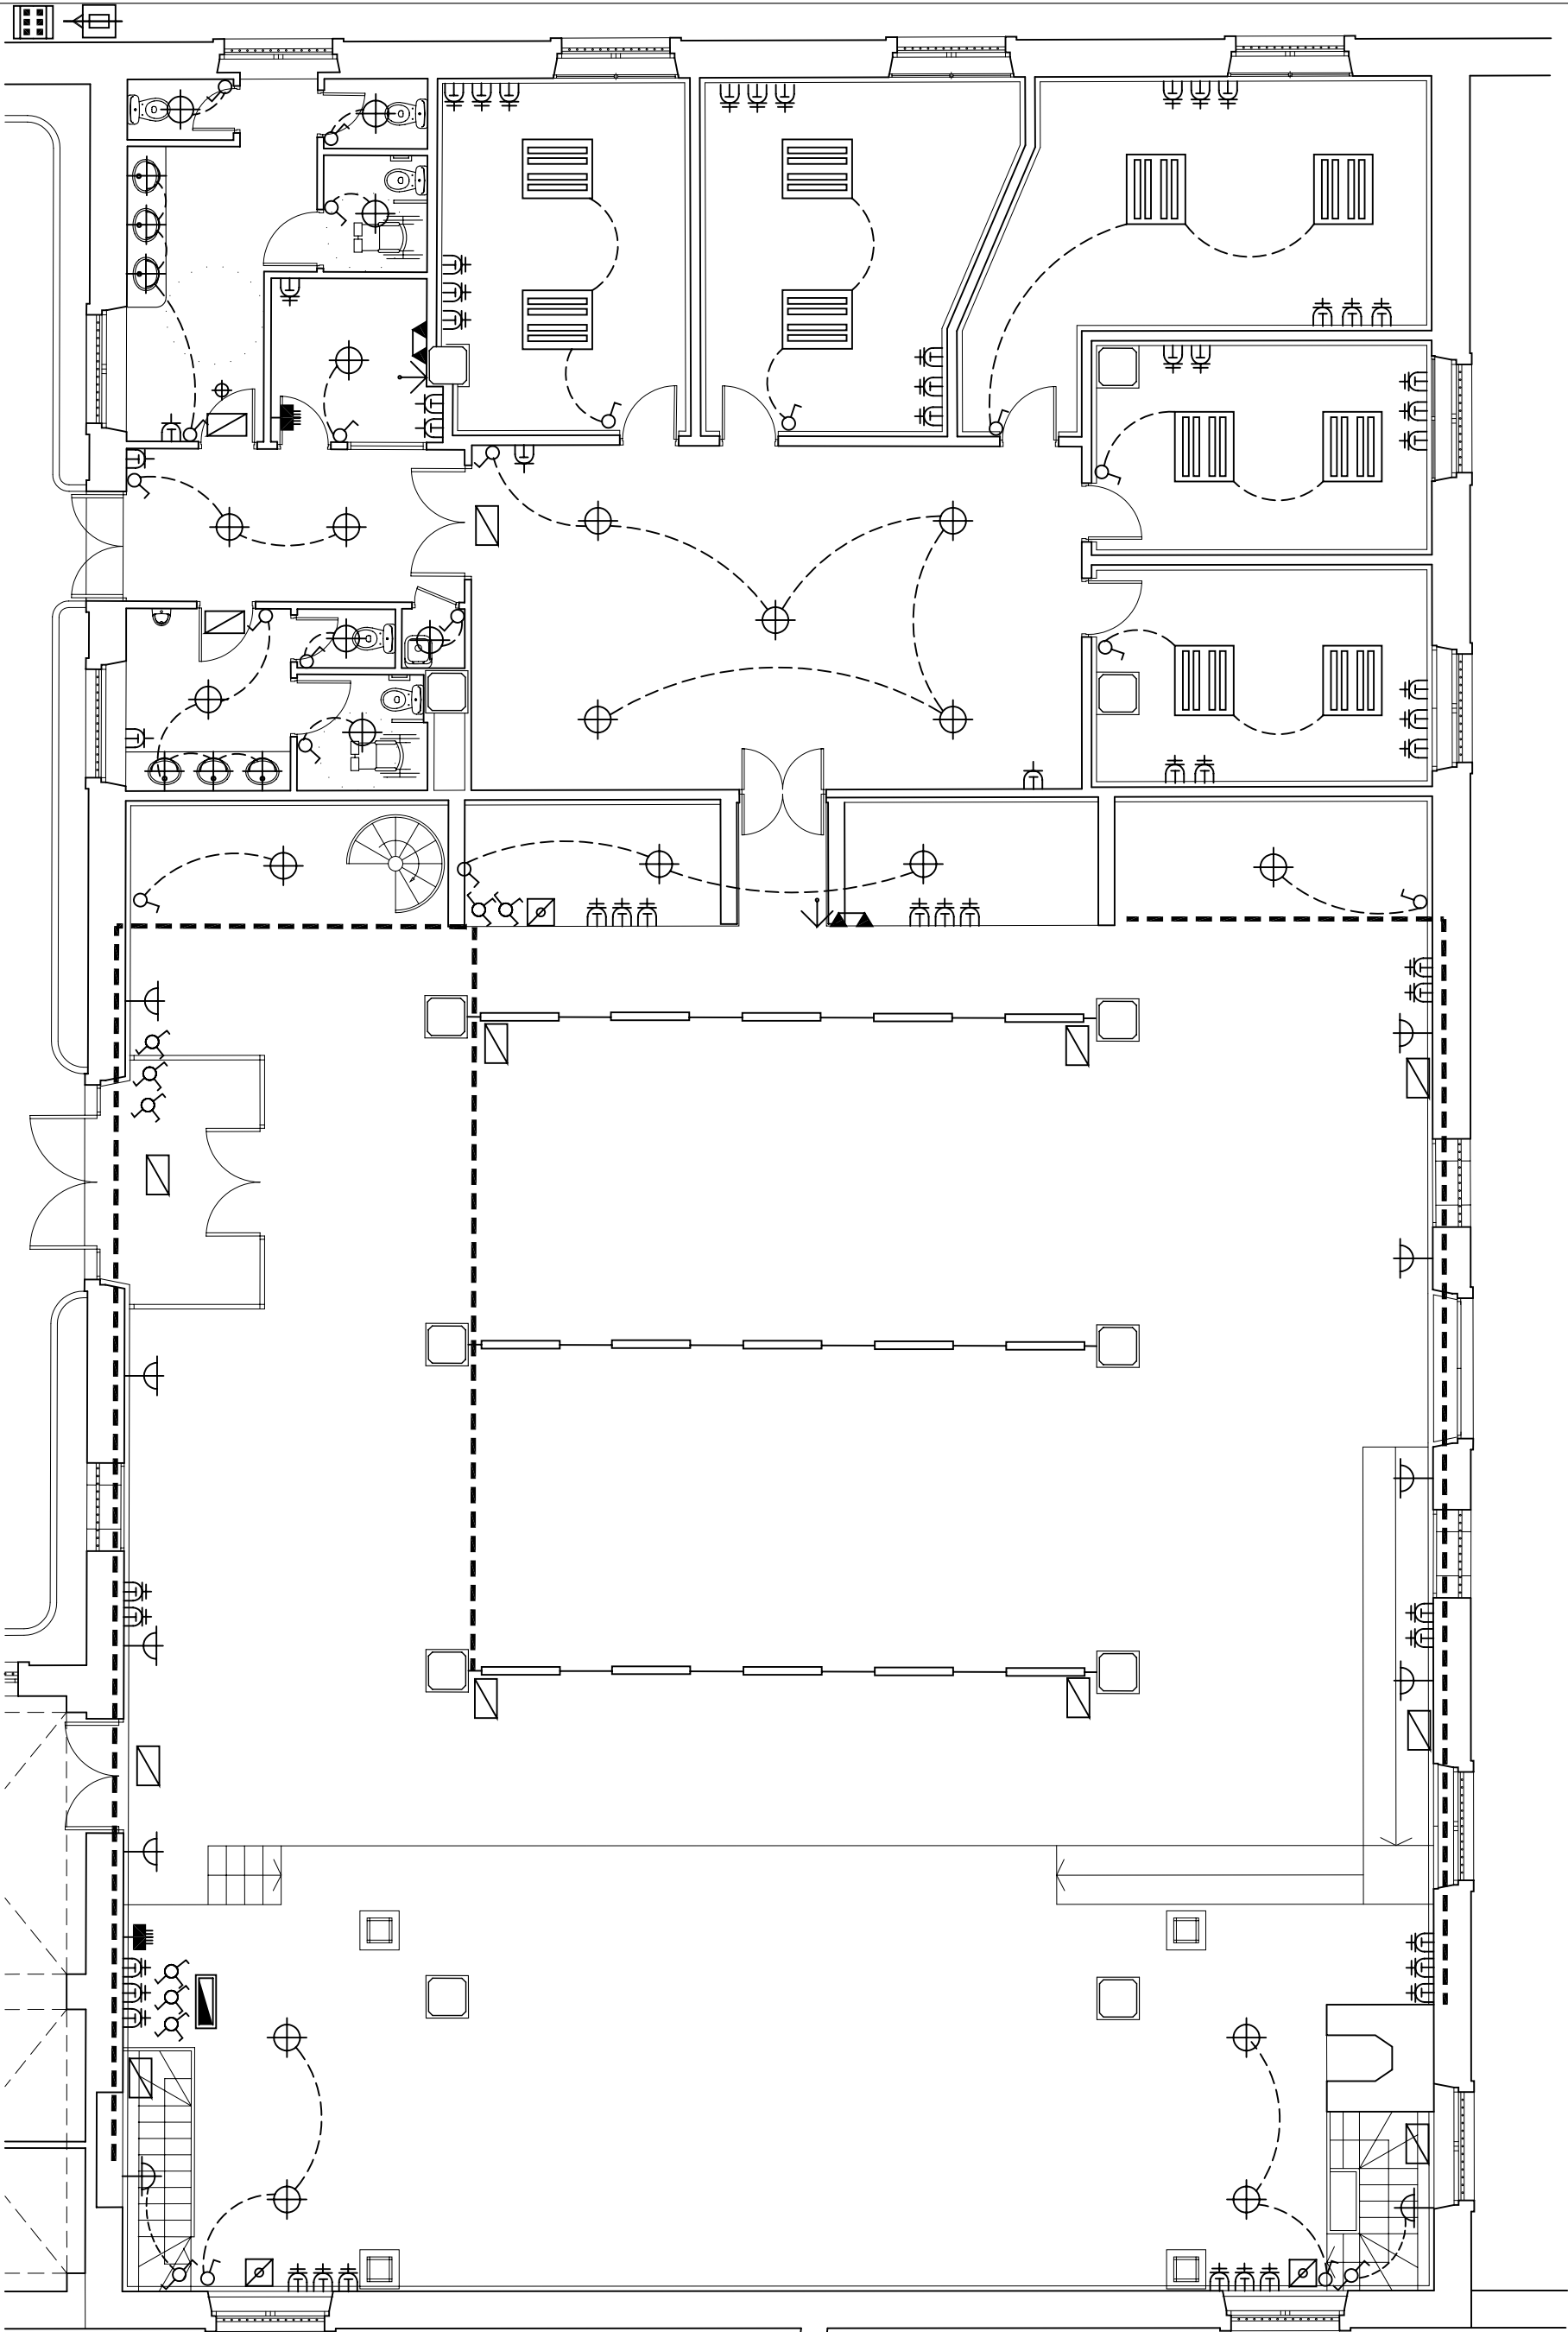


INSTALACION ELECTRICA

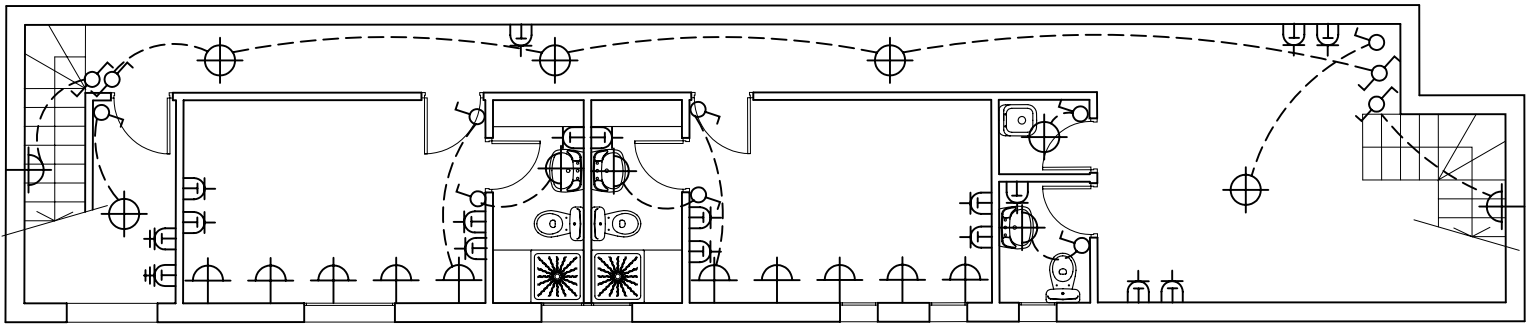

- LEYENDA**
- PUNTO DE LUZ
  - PUNTO DE LUZ FLUORESCENTE
  - INTERRUPTOR DE CORTE UNIPOLAR DE 10 A.
  - CONMUTADOR
  - CONMUTADOR DE CRUCE
  - TOMACORRIENTES DE 16 A. CON TIERRA
  - TOMACORRIENTES DE 20 A. CON TIERRA
  - TOMACORRIENTE DE 25 A. CON TIERRA
  - CUADRO GENERAL DE DISTRIBUCION
  - CAJA GENERAL DE PROTECCION DEL EDIFICIO
  - CONTADOR
  - PUNTO DE LUZ EN PARED 80 W.
  - FOCO EN PARED
  - PUNTO DE TELEFONO
  - PUNTO DE TELEVISION
  - LUZ DE EMERGENCIA
  - DIMMER
  - INTERCOMUNICADOR

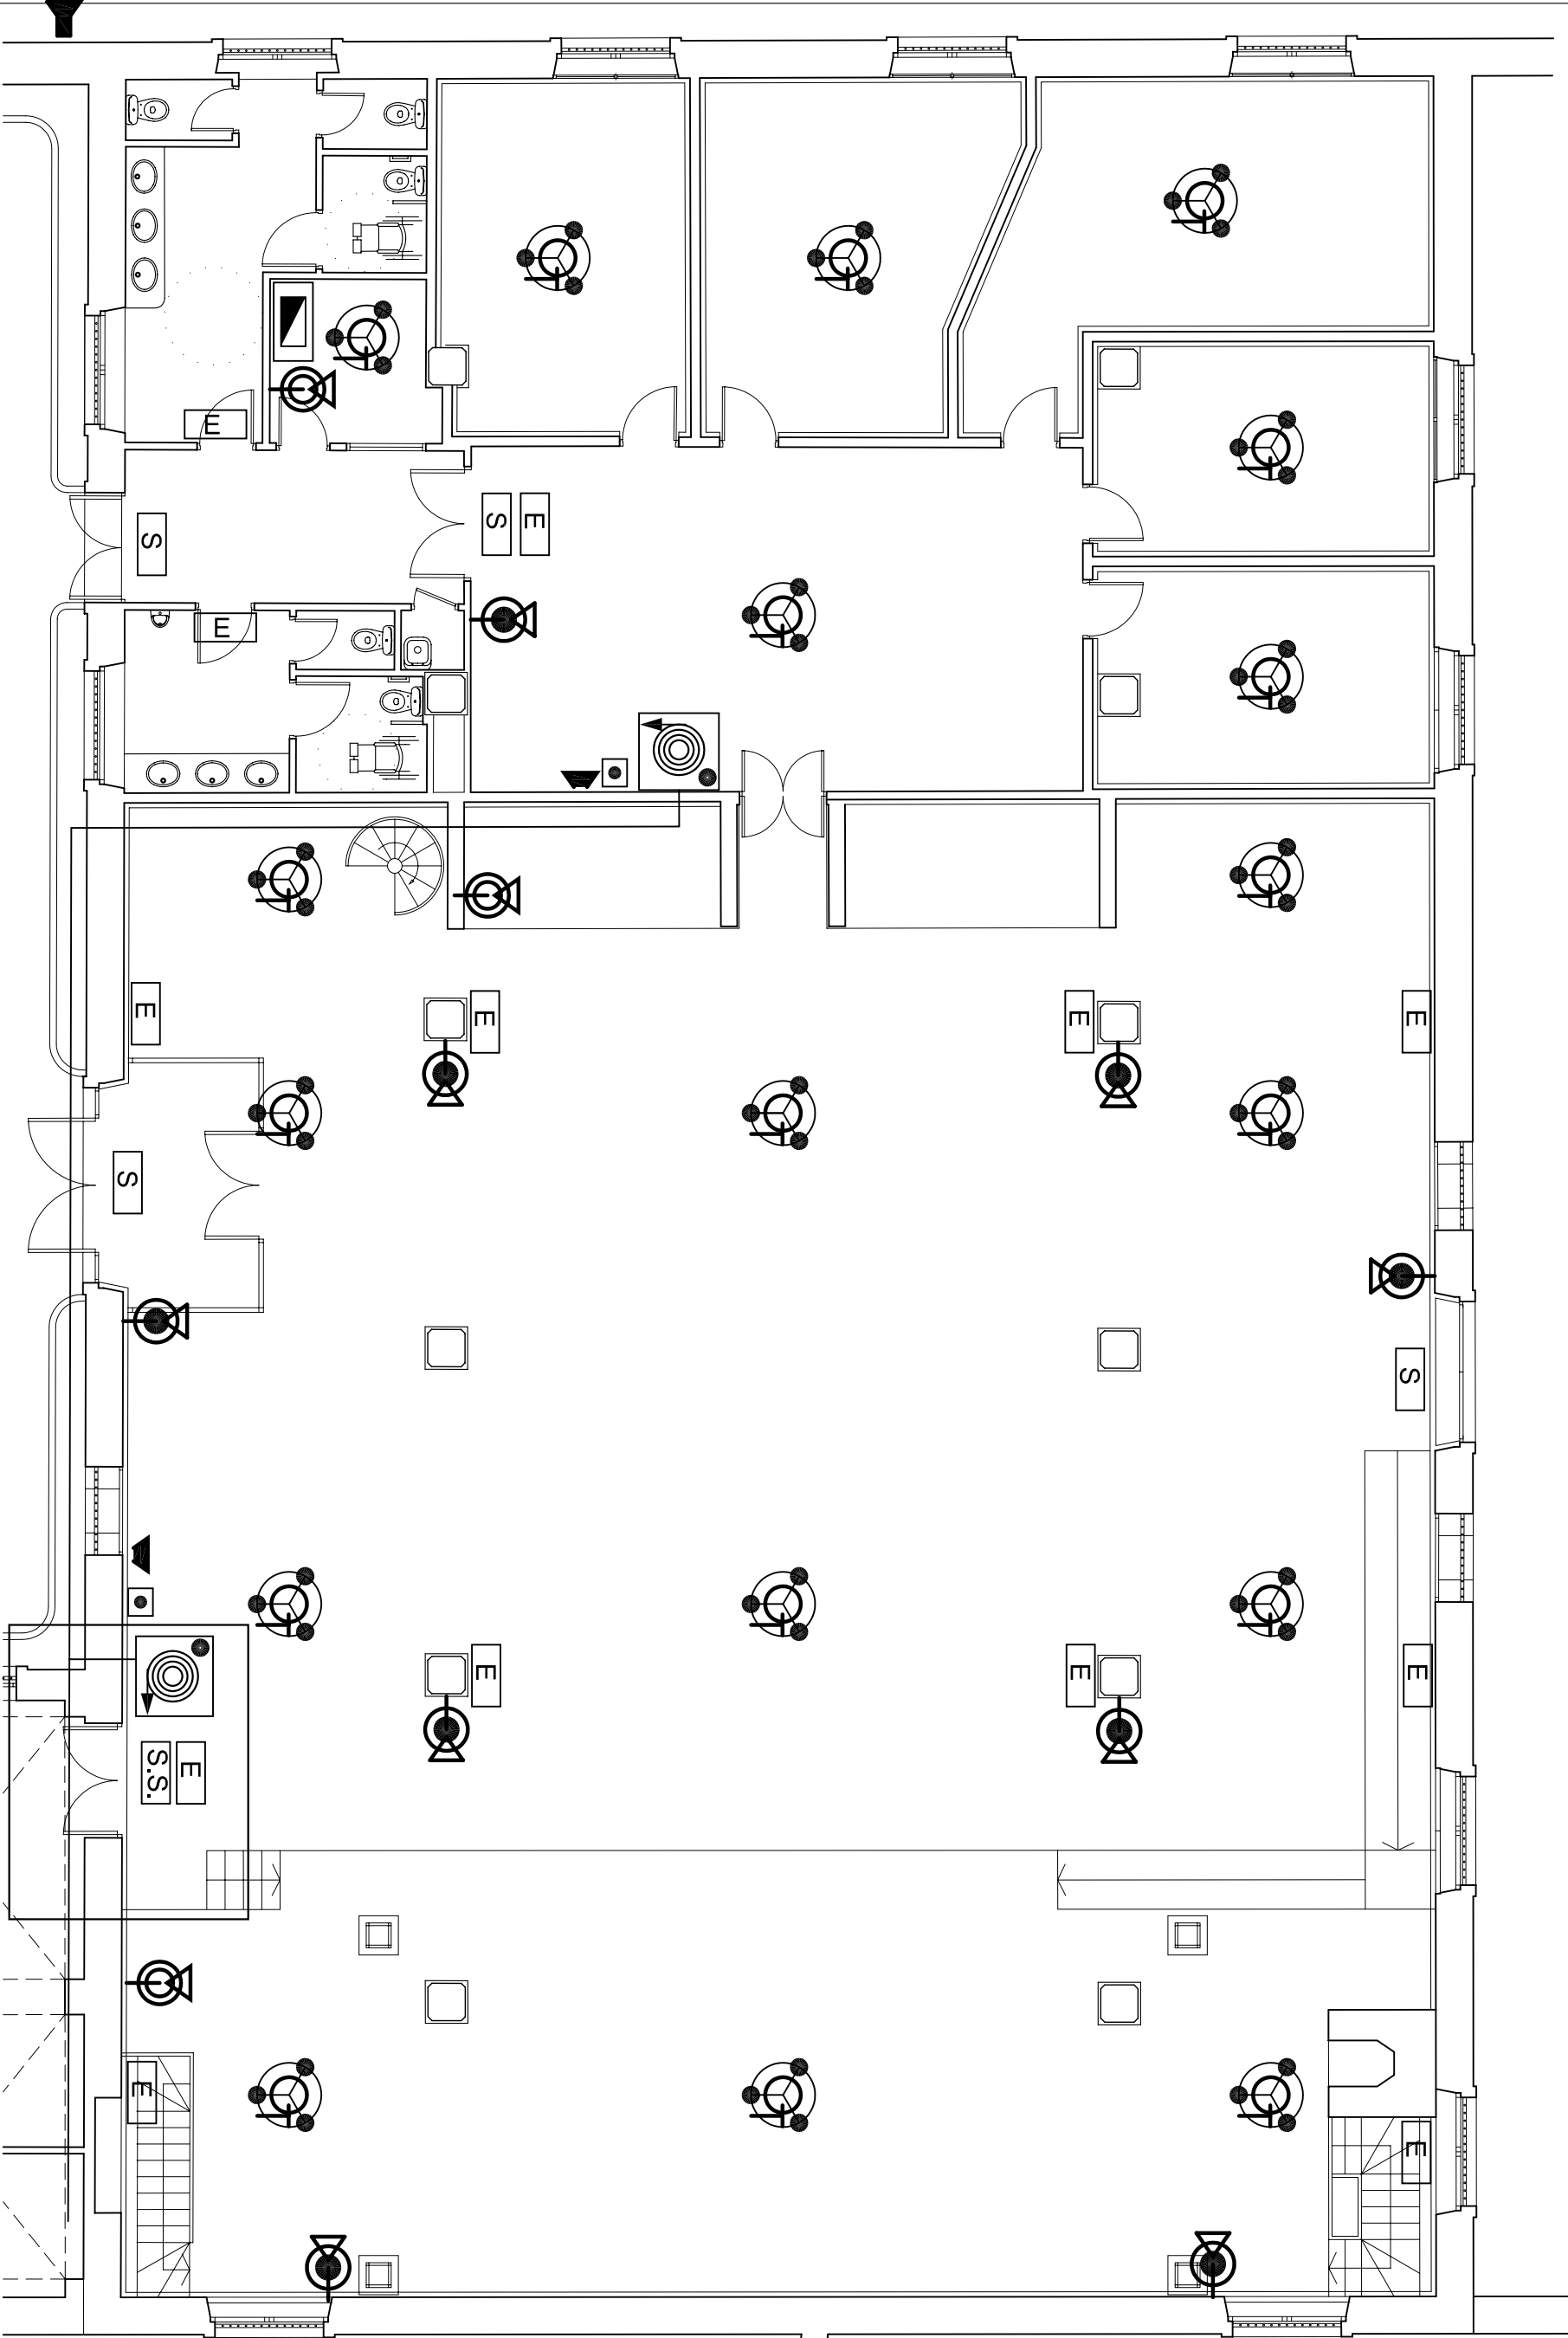


INSTALACION DE PROTECCION CONTRA INCENDIO

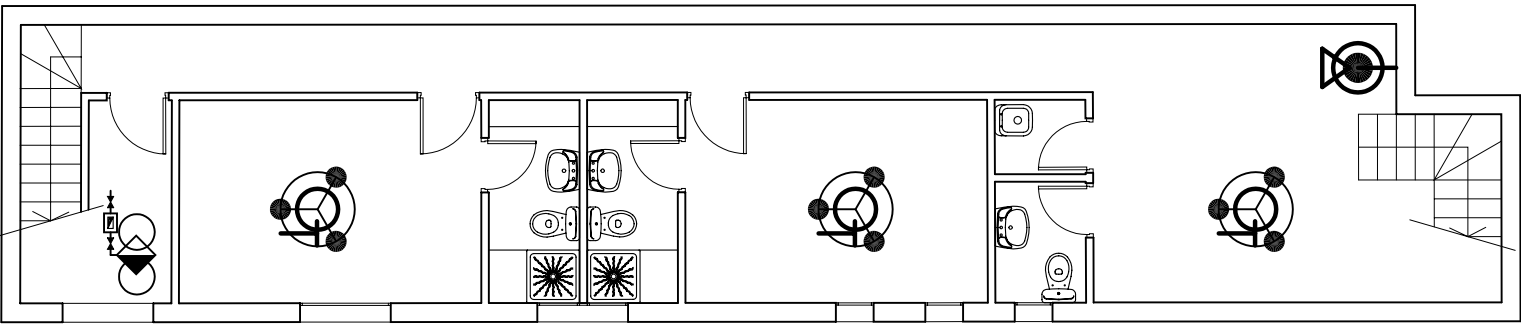


- LEYENDA**
- BOCA DE INCENDIO EQUIPADA
  - EXTINTOR 21A-113B
  - EXTINTOR CO2
  - PULSADOR DE ALARMA
  - BOCINA EXTERIOR
  - BOCINA INTERIOR
  - CENTRAL DE INCENDIO
  - DETECTOR TERMICO
  - LUZ DE EMERGENCIA
  - SEÑALIZACION DE SALIDA
  - GRUPO DE PRESION

|                                                                                         |  |                  |  |
|-----------------------------------------------------------------------------------------|--|------------------|--|
| Título: PROYECTO BASICO Y DE EJECUCION DE REHABILITACION Y EQUIPAMIENTO DE LA SALA PAUL |  | Fecha: MAYO 2008 |  |
| Propietario: GERENCIA MUNICIPAL DE URBANISMO DE JEREZ DE LA FRONTERA                    |  |                  |  |
| Situación: C/ PAUL Nº1 JEREZ DE LA FRONTERA                                             |  |                  |  |
| Título del plano: INSTALACION ELECTRICA, PROTECCION CONTRA INCENDIO                     |  | N.º: 4           |  |
| El Arquitecto: BELEN DE LA CUADRA GUERRERO                                              |  | Escala: 1/100    |  |




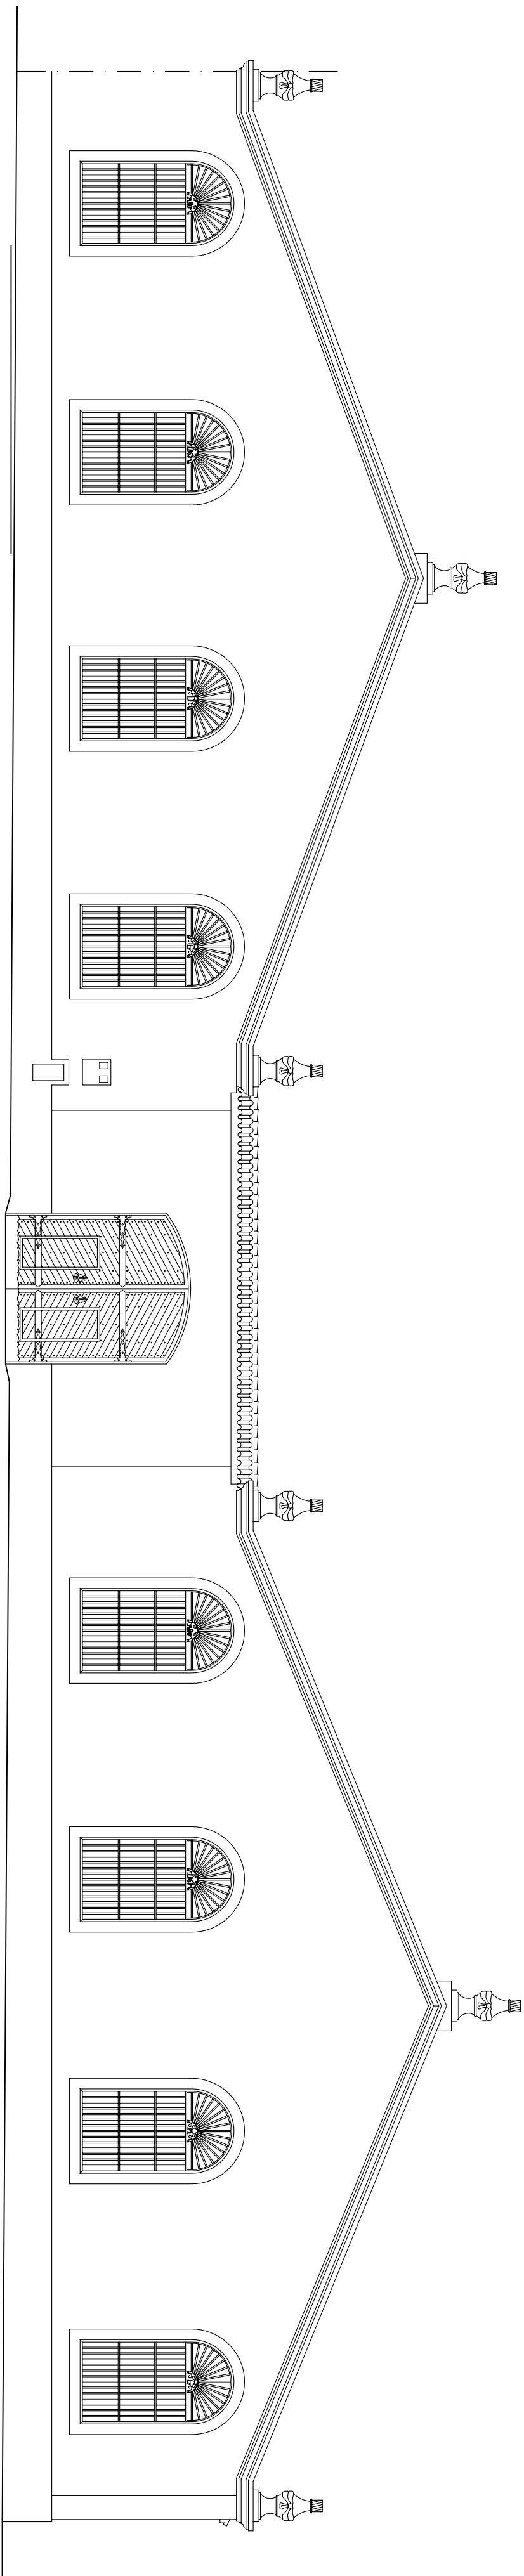


ALZADO A CALLE PAUL

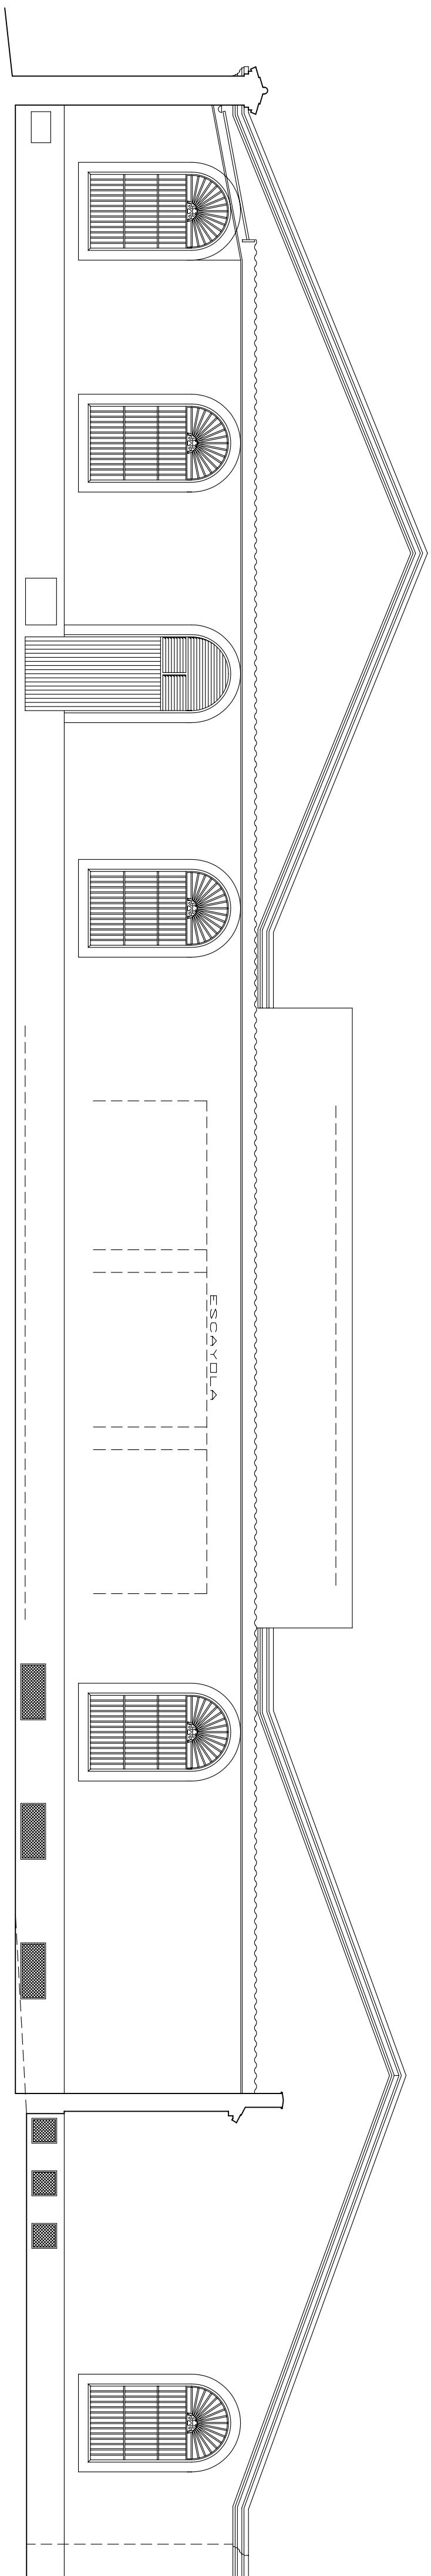


ALZADO POSTERIOR

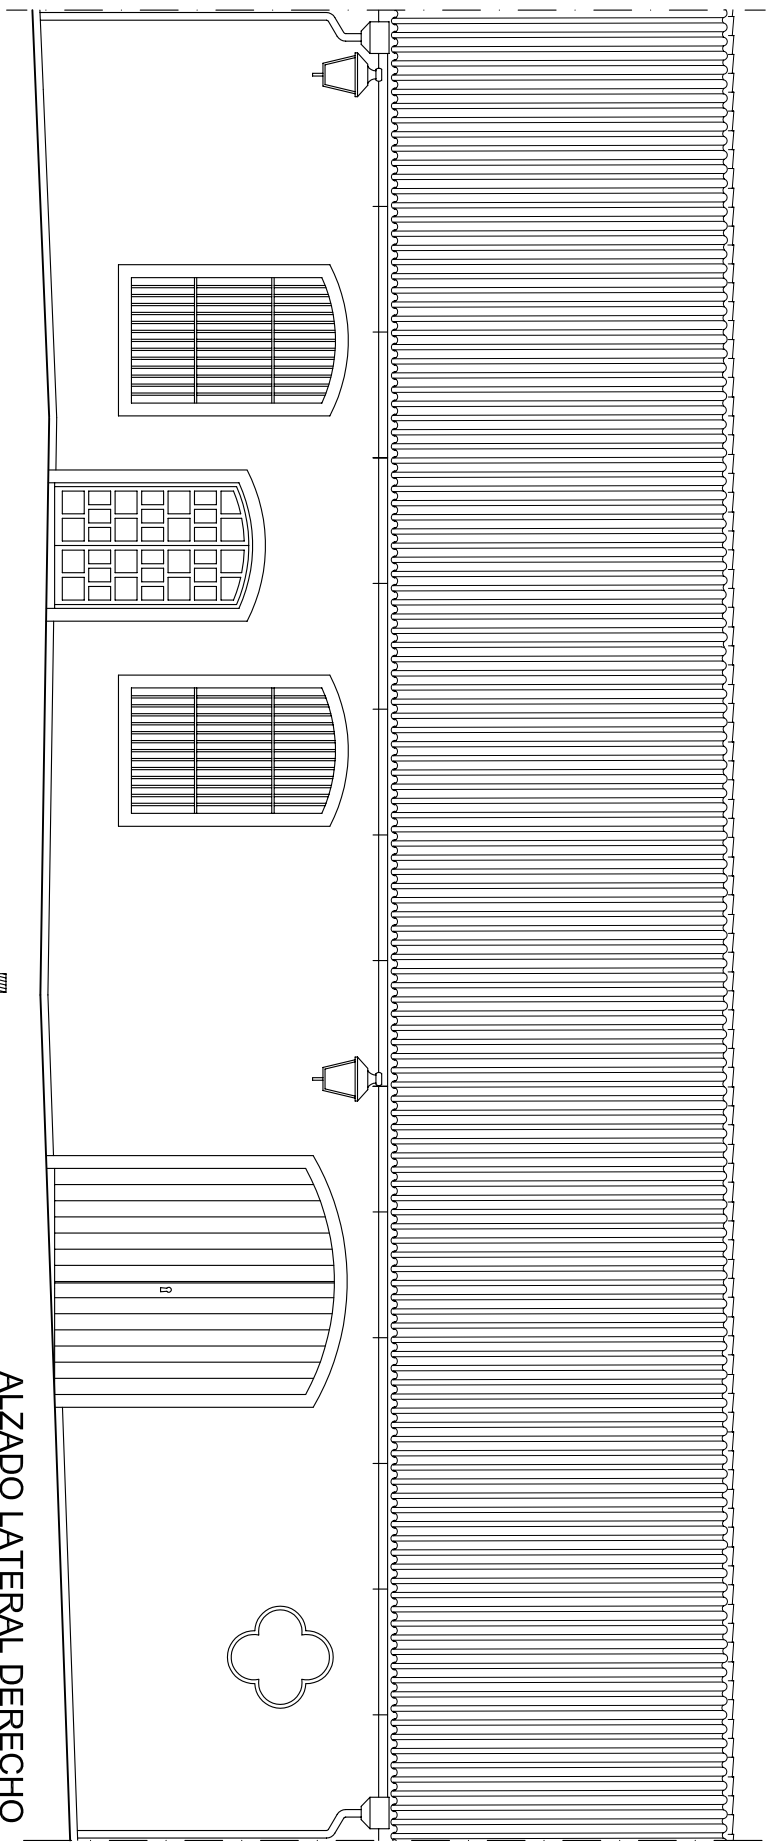


ALZADO LATERAL DERECHO

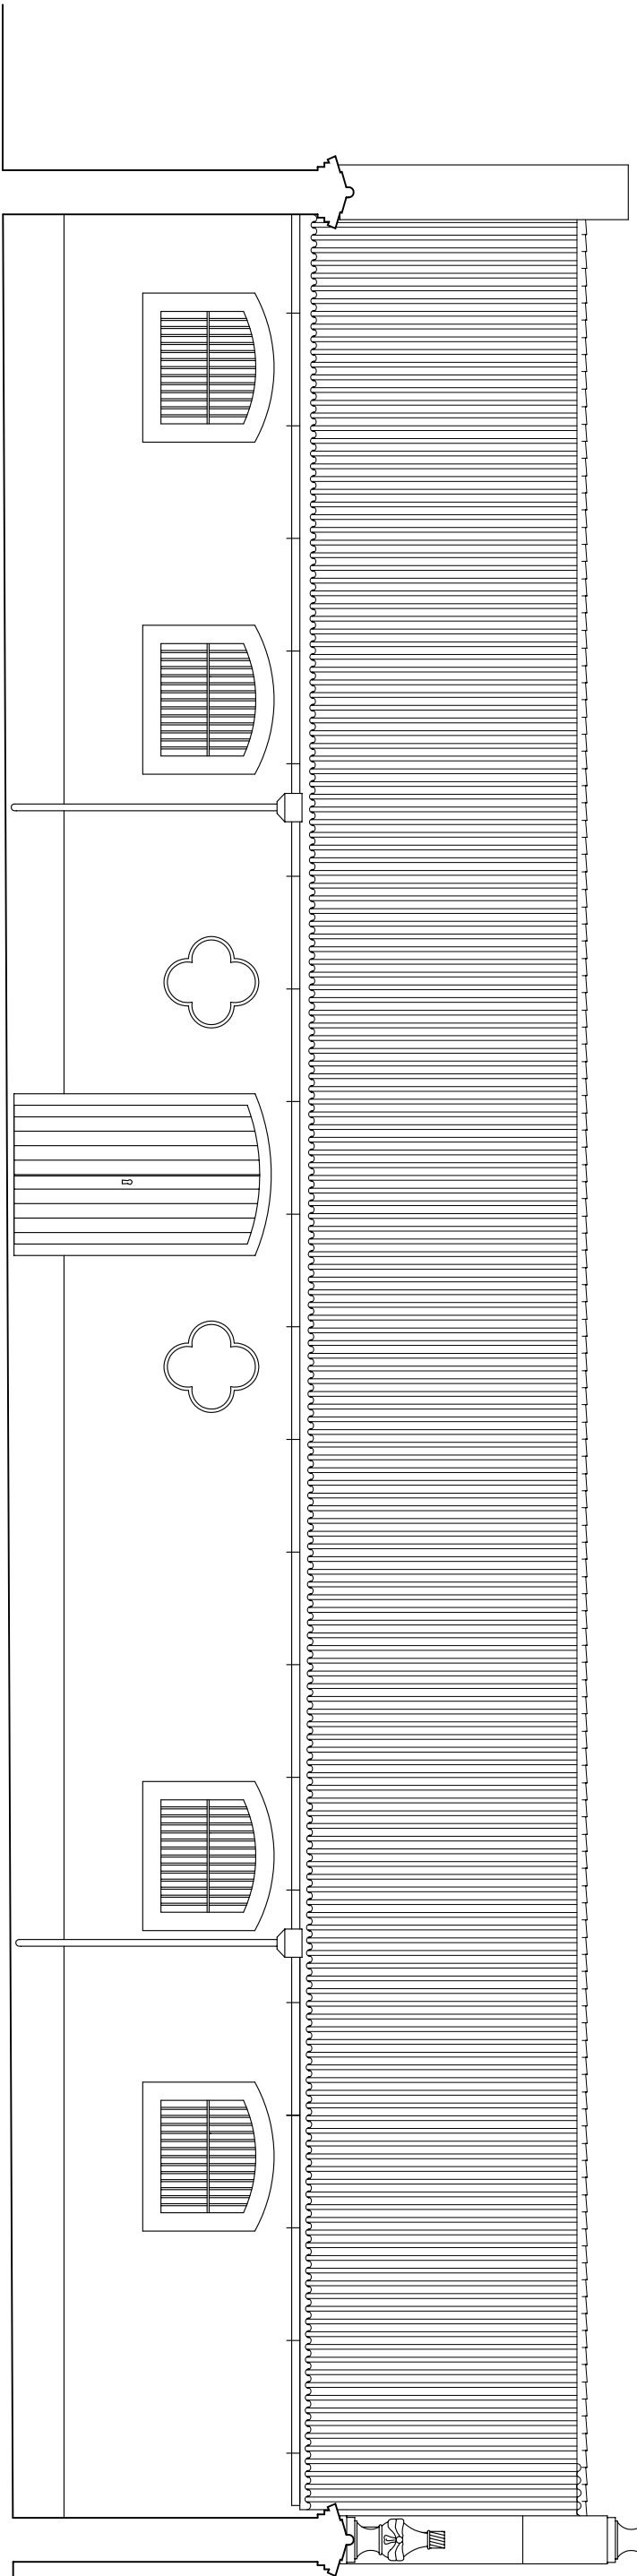


ALZADO LATERAL IZQUIERDO

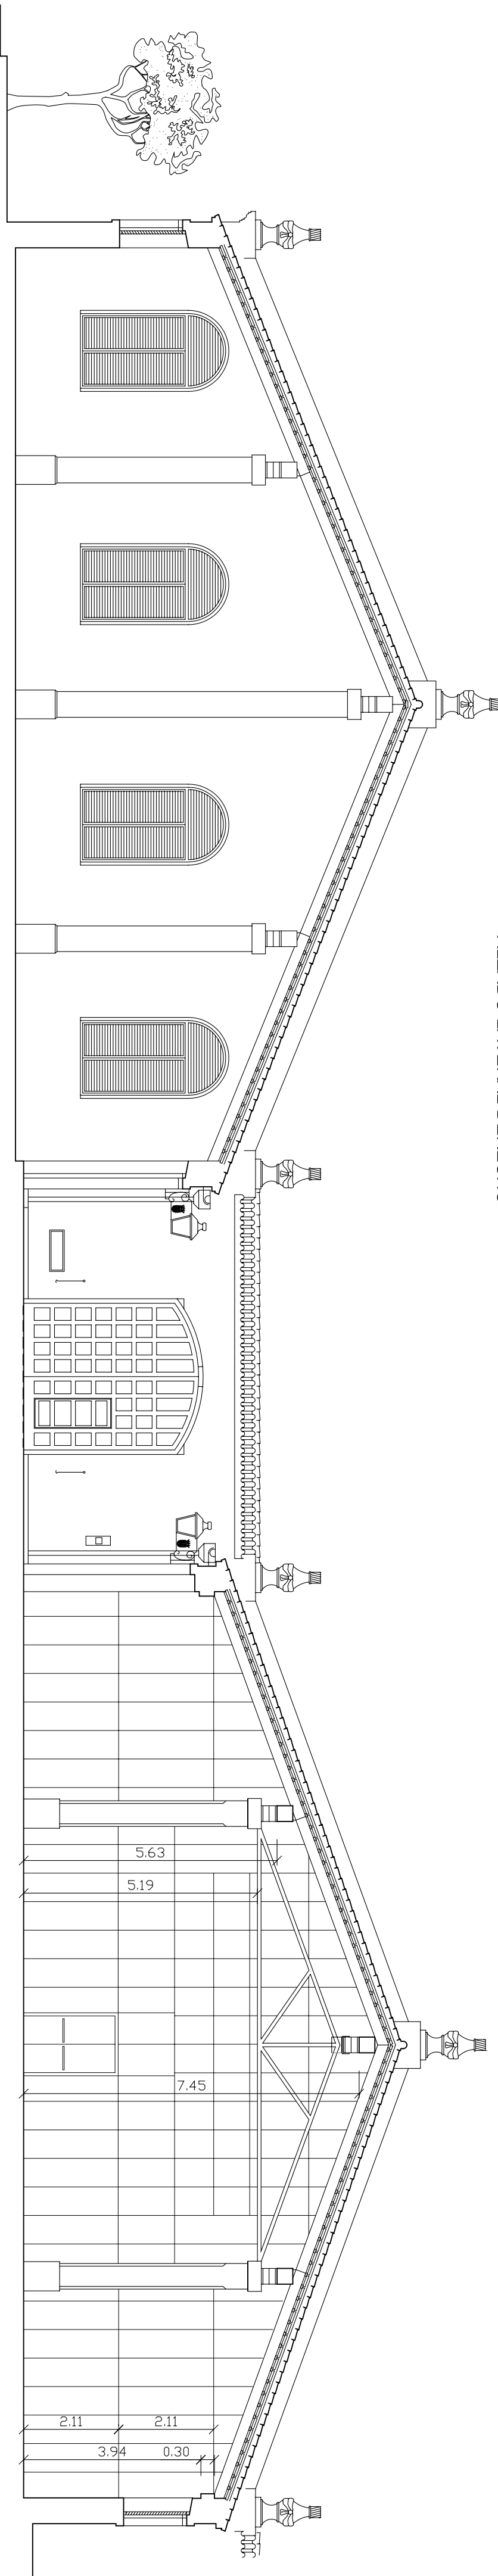

SECCION TRANSVERSAL

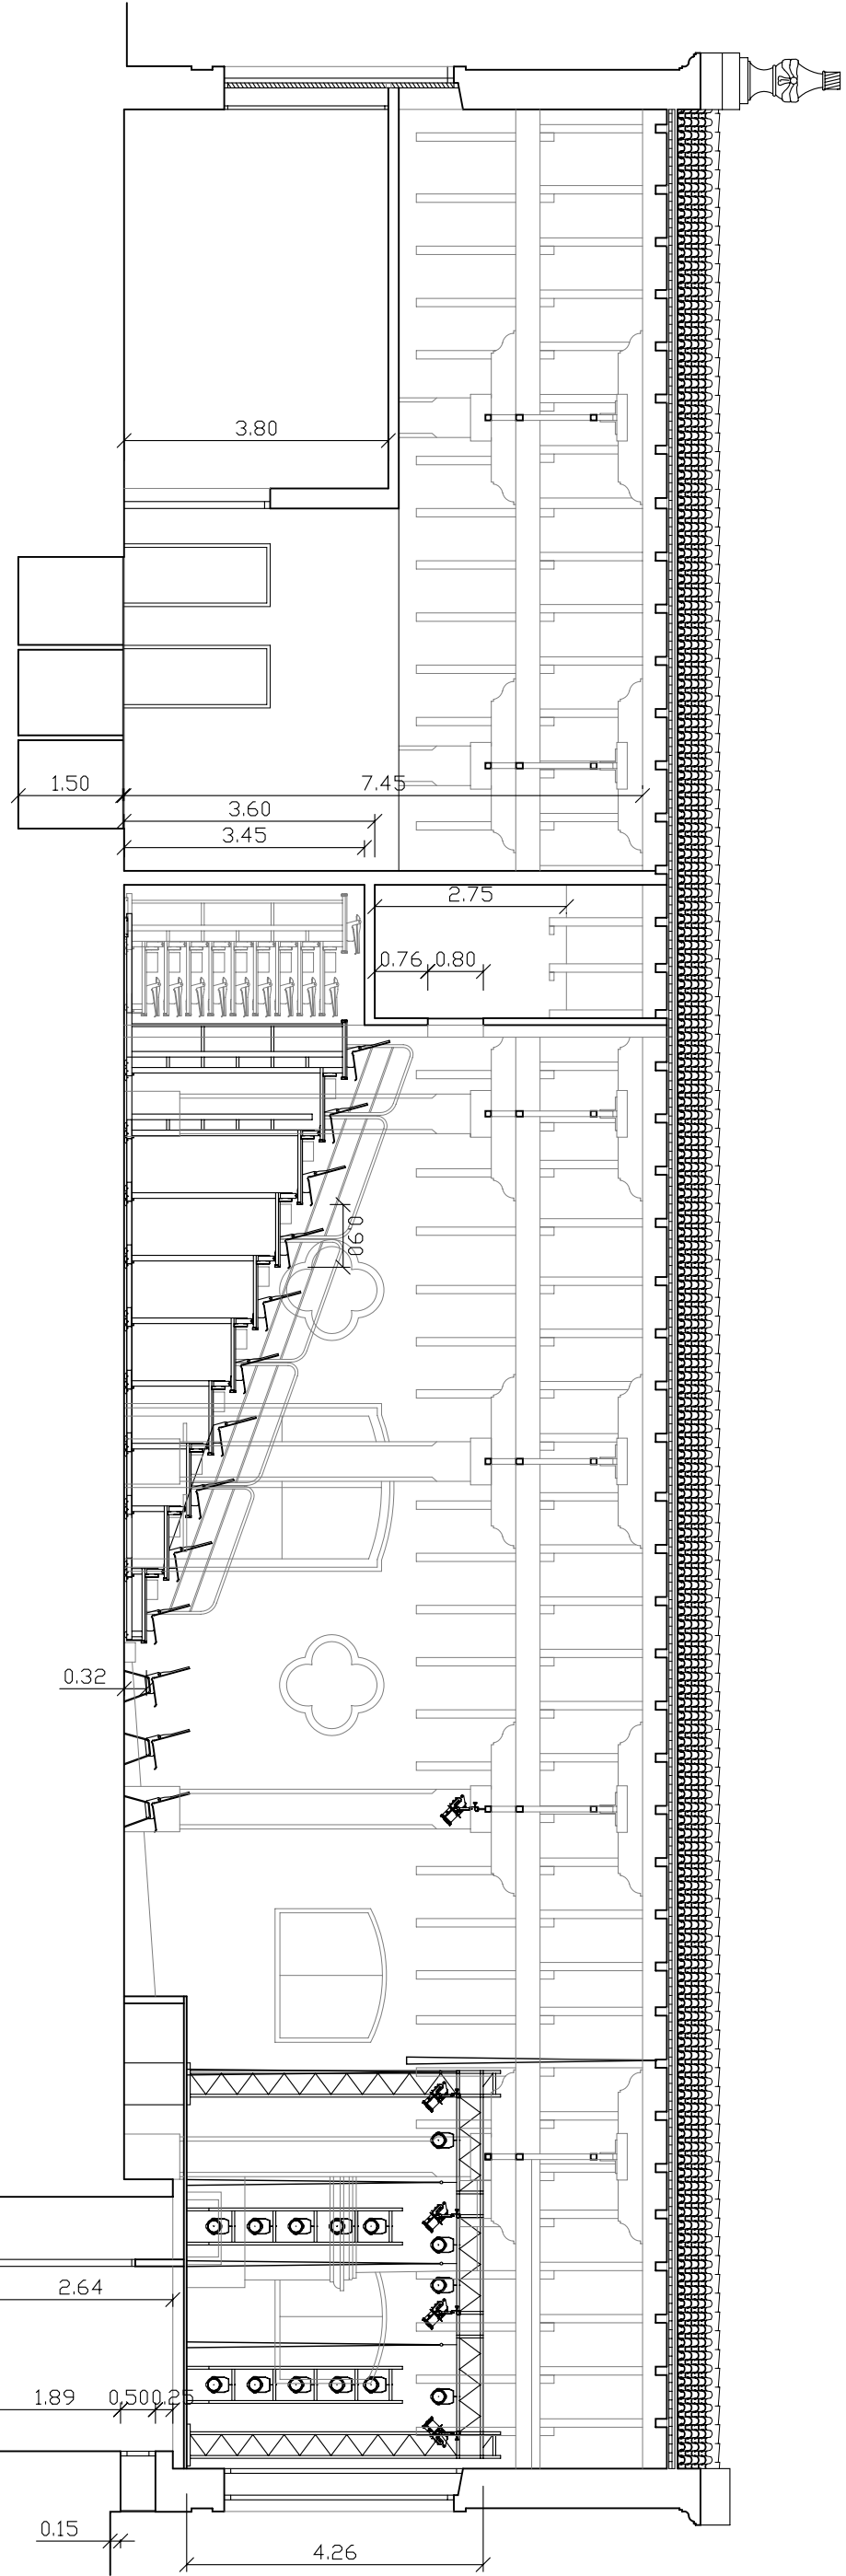


SECCION LONGITUDINAL

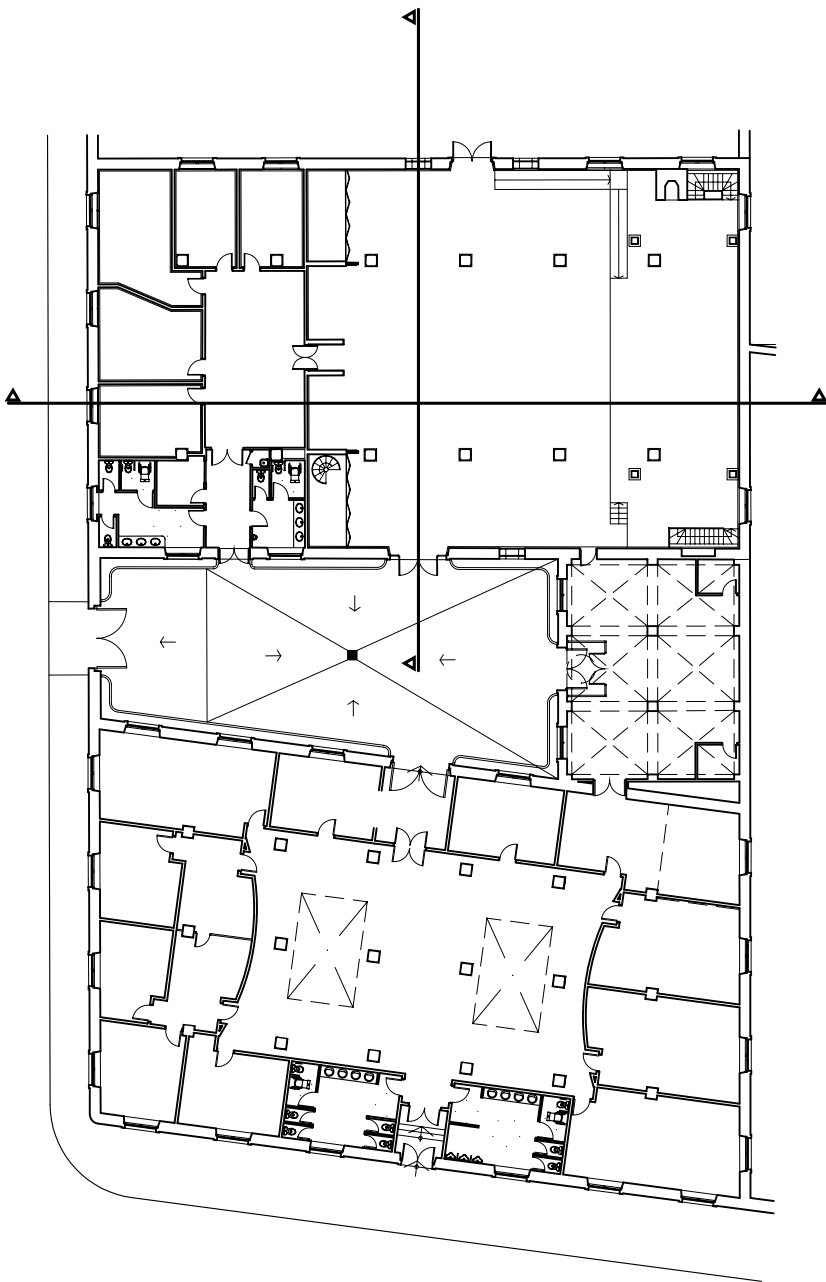

|                                                                                         |  |                  |               |
|-----------------------------------------------------------------------------------------|--|------------------|---------------|
| Título: PROYECTO BASICO Y DE EJECUCION DE REHABILITACION Y EQUIPAMIENTO DE LA SALA PAUL |  | Fecha: MAYO 2008 |               |
| Propietario: EXCMO AYUNTAMIENTO DE JEREZ DE LA FRONTERA                                 |  |                  |               |
| Situación: C/PAUL Nº1 JEREZ DE LA FRONTERA                                              |  |                  |               |
| Título del plano: ALZADOS Y SECCIONES                                                   |  | N.º: 5           | Escala: 1/100 |
| El Arquitecto: BELEN DE LA CUADRA GUERRERO                                              |  |                  |               |



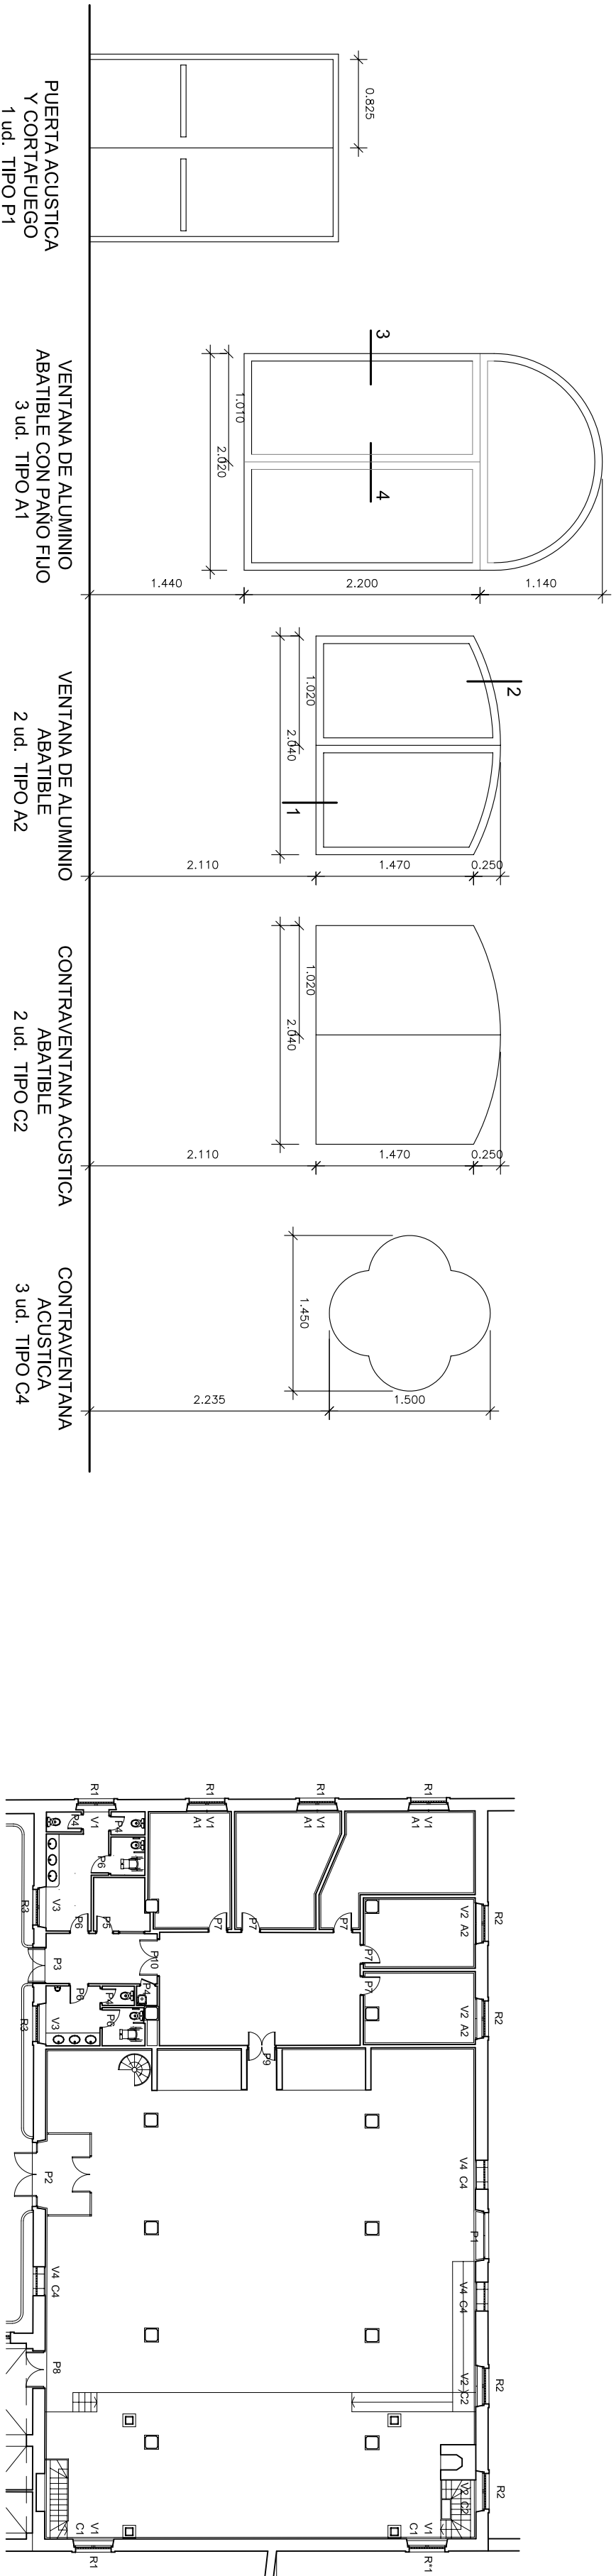


PUERTA ACUSTICA  
Y CONTRAFUEGO  
1 ud. TIPO P1

VENTANA DE ALUMINIO  
ABATIBLE CON PANO FIJO  
3 ud. TIPO A1

VENTANA DE ALUMINIO  
ABATIBLE  
2 ud. TIPO A2


CONTRAVENTANA ACUSTICA  
ABATIBLE  
2 ud. TIPO C2

CONTRAVENTANA  
ACUSTICA  
3 ud. TIPO C4

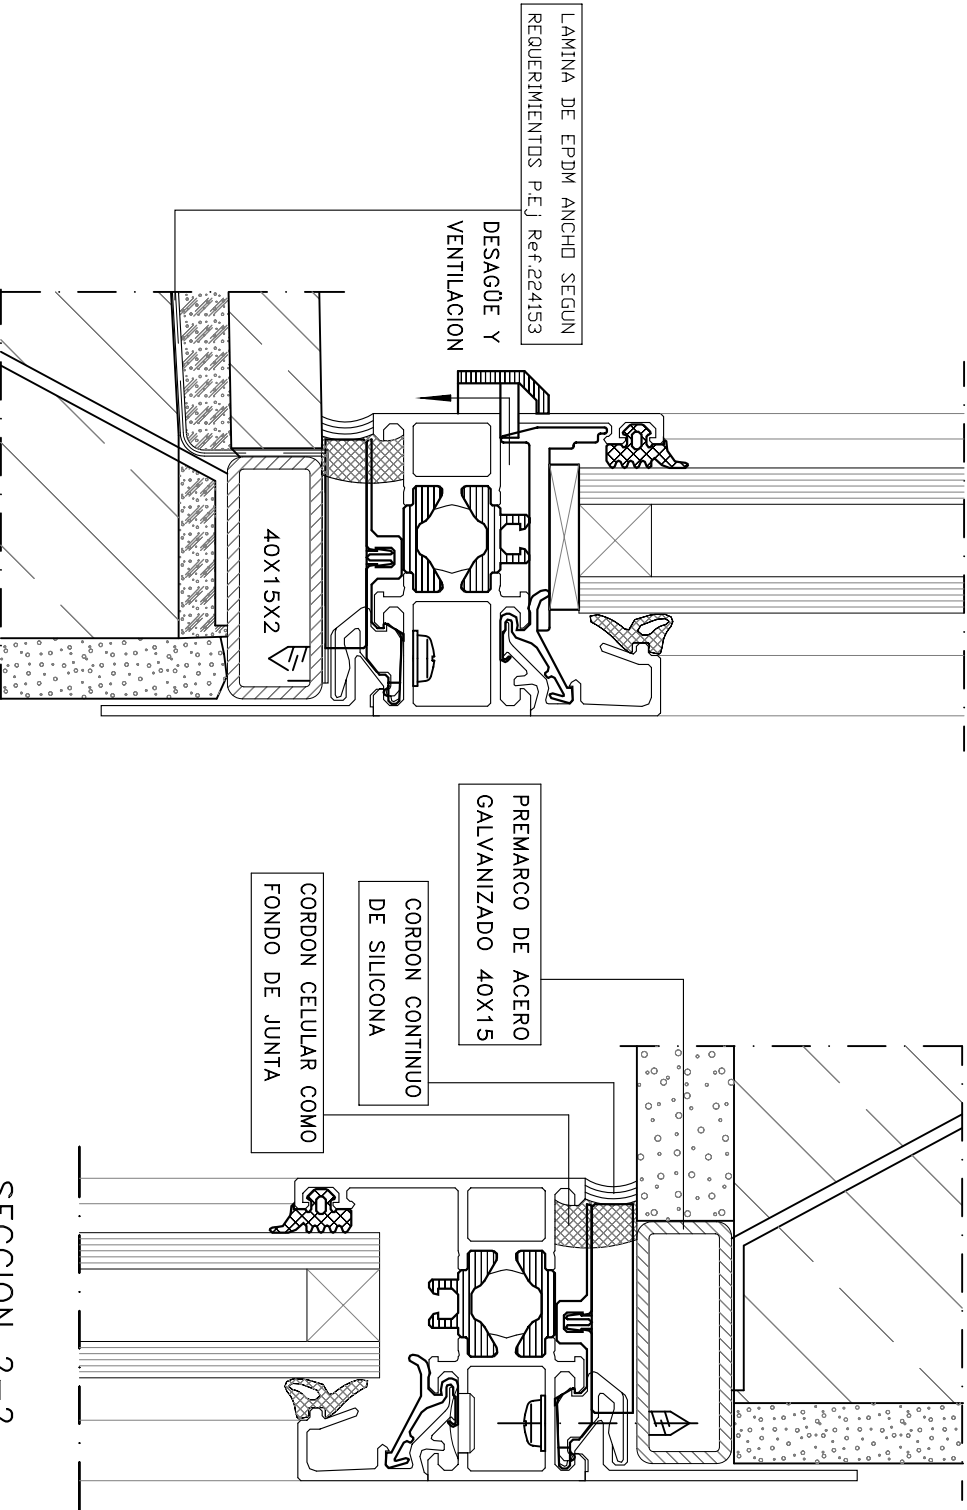

SECCION 1-1  
E:1/1

SECCION 2-2  
E:1/1

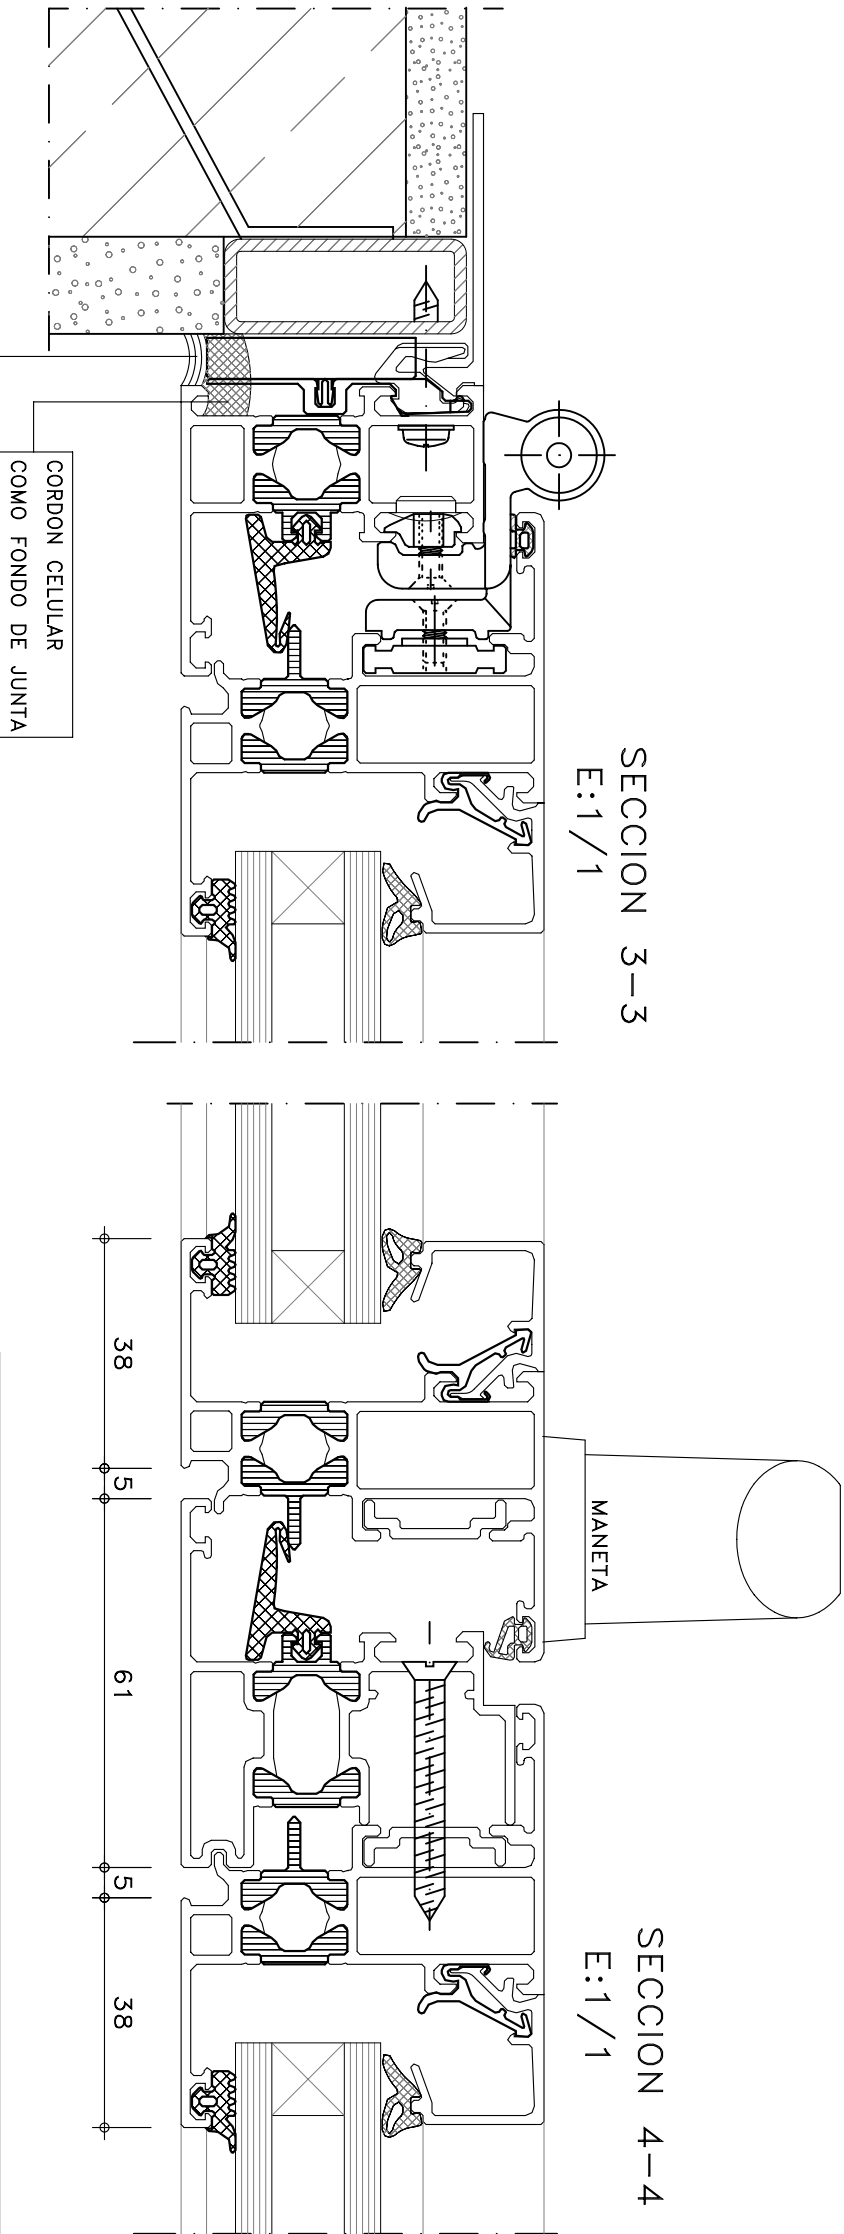

SECCION 3-3  
E:1/1

SECCION 4-4  
E:1/1

|                                                                                         |  |  |                  |  |
|-----------------------------------------------------------------------------------------|--|--|------------------|--|
| Titulo: PROYECTO BASICO Y DE EJECUCION DE REHABILITACION Y EQUIPAMIENTO DE LA SALA PAUL |  |  | Fecha: MAYO 2008 |  |
| Proyecto: GERENCIA MUNICIPAL DE URBANISMO DE JEREZ DE LA FRONTERA                       |  |  |                  |  |
| Situacion: C/ PAUL, N°1 JEREZ DE LA FRONTERA                                            |  |  |                  |  |
| Titulo del plano: DETALLES DE CARPINTERIA                                               |  |  | N°: 6            |  |
| El Arquitecto: BELEN DE LA CUADRA GUERRERO                                              |  |  | Escala: 1/100    |  |



|                   |                                                                                 |  |                  |
|-------------------|---------------------------------------------------------------------------------|--|------------------|
| Título:           | PROYECTO BASICO Y DE EJECUCION DE REHABILITACION Y EQUIPAMIENTO DE LA SALA PAUL |  |                  |
| Propietario:      | EXCMO AYUNTAMIENTO DE JEREZ DE LA FRONTERA                                      |  | Fecha: MAYO 2008 |
| Situación:        | C/ PAUL Nº1 JEREZ DE LA FRONTERA                                                |  |                  |
| Título del plano: | ESQUEMA UNIFILAR                                                                |  | N.º: 7           |
| El Arquitecto:    | BELEN DE LA CUADRA GUERRERO                                                     |  | Escalor: 1/100   |

