
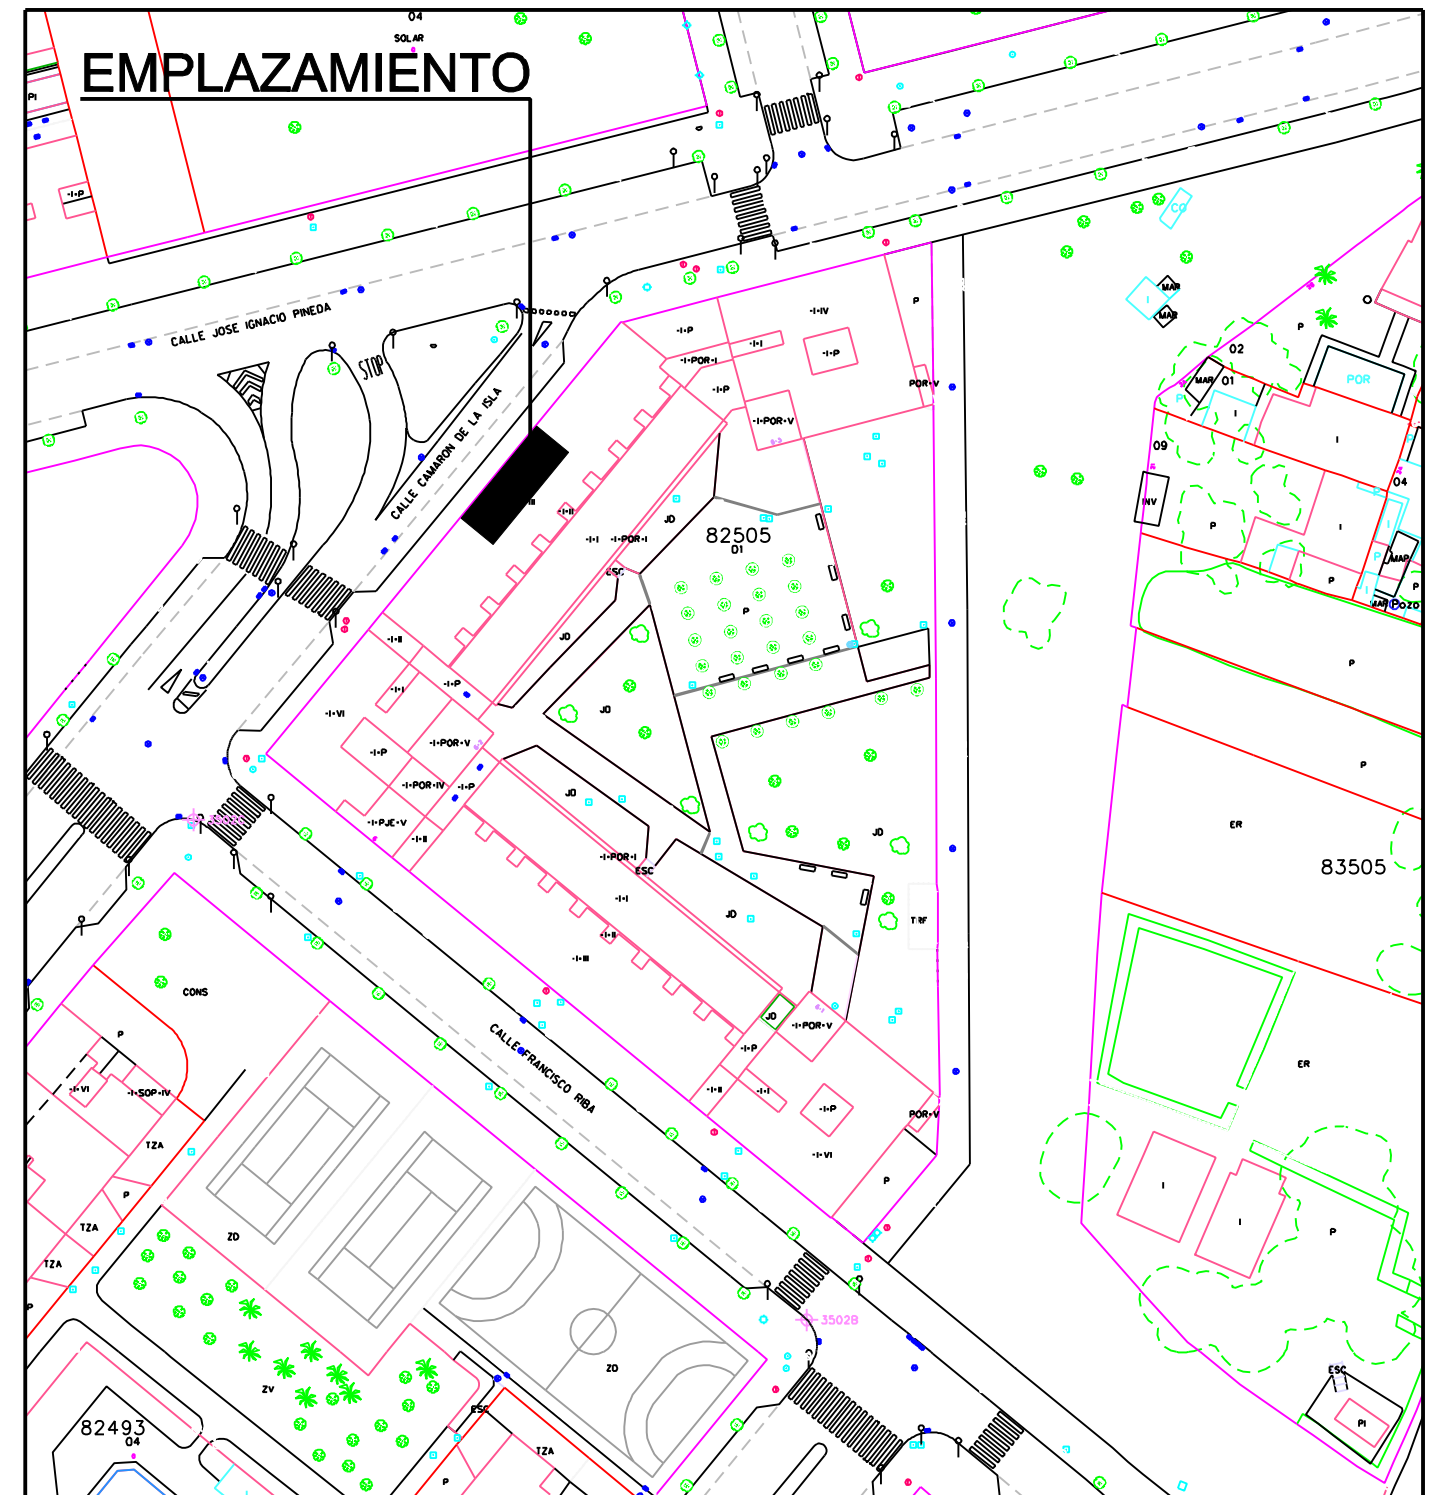


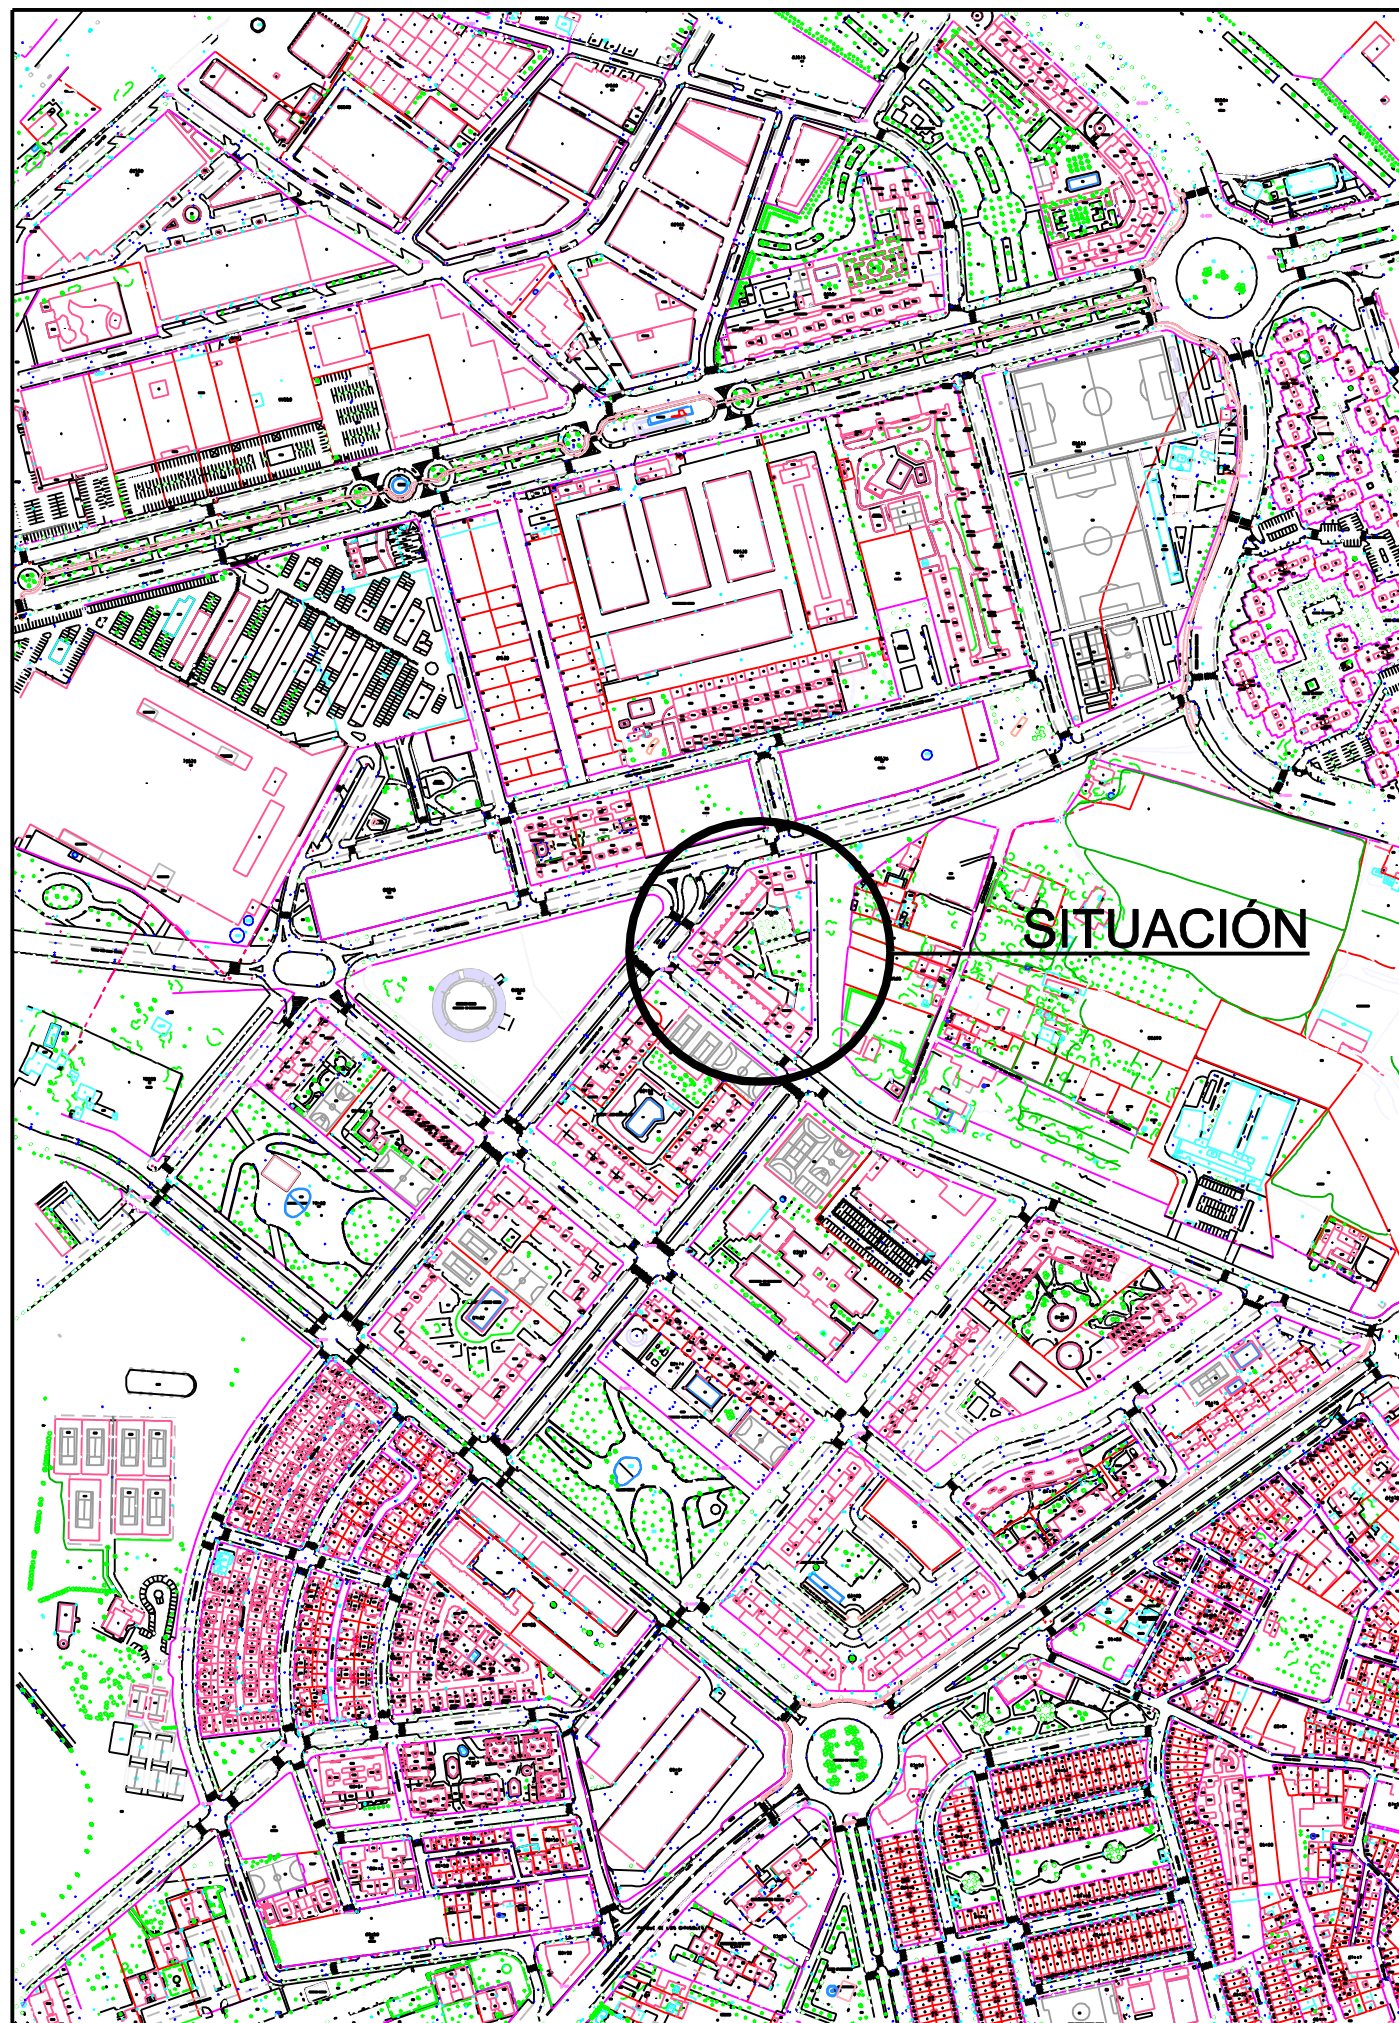

JEREZ, JULIO 2017

EL TÉCNICO DEL AYUNTAMIENTO

ÁREA DE COOPERACIÓN MUNICIPAL INFRAESTRUCTURAS Y MEDIO AMBIENTE

Servicio de Arquitectura

**ADAPTACIÓN DE LOCAL PARA
USO COMERCIAL GENÉRICO
PFEA 2017**

PLANO


SITUACIÓN Y EMPLAZAMIENTO

DIBUJADO


ESCALA
1:5.000 y 1/1.000

Nº


1

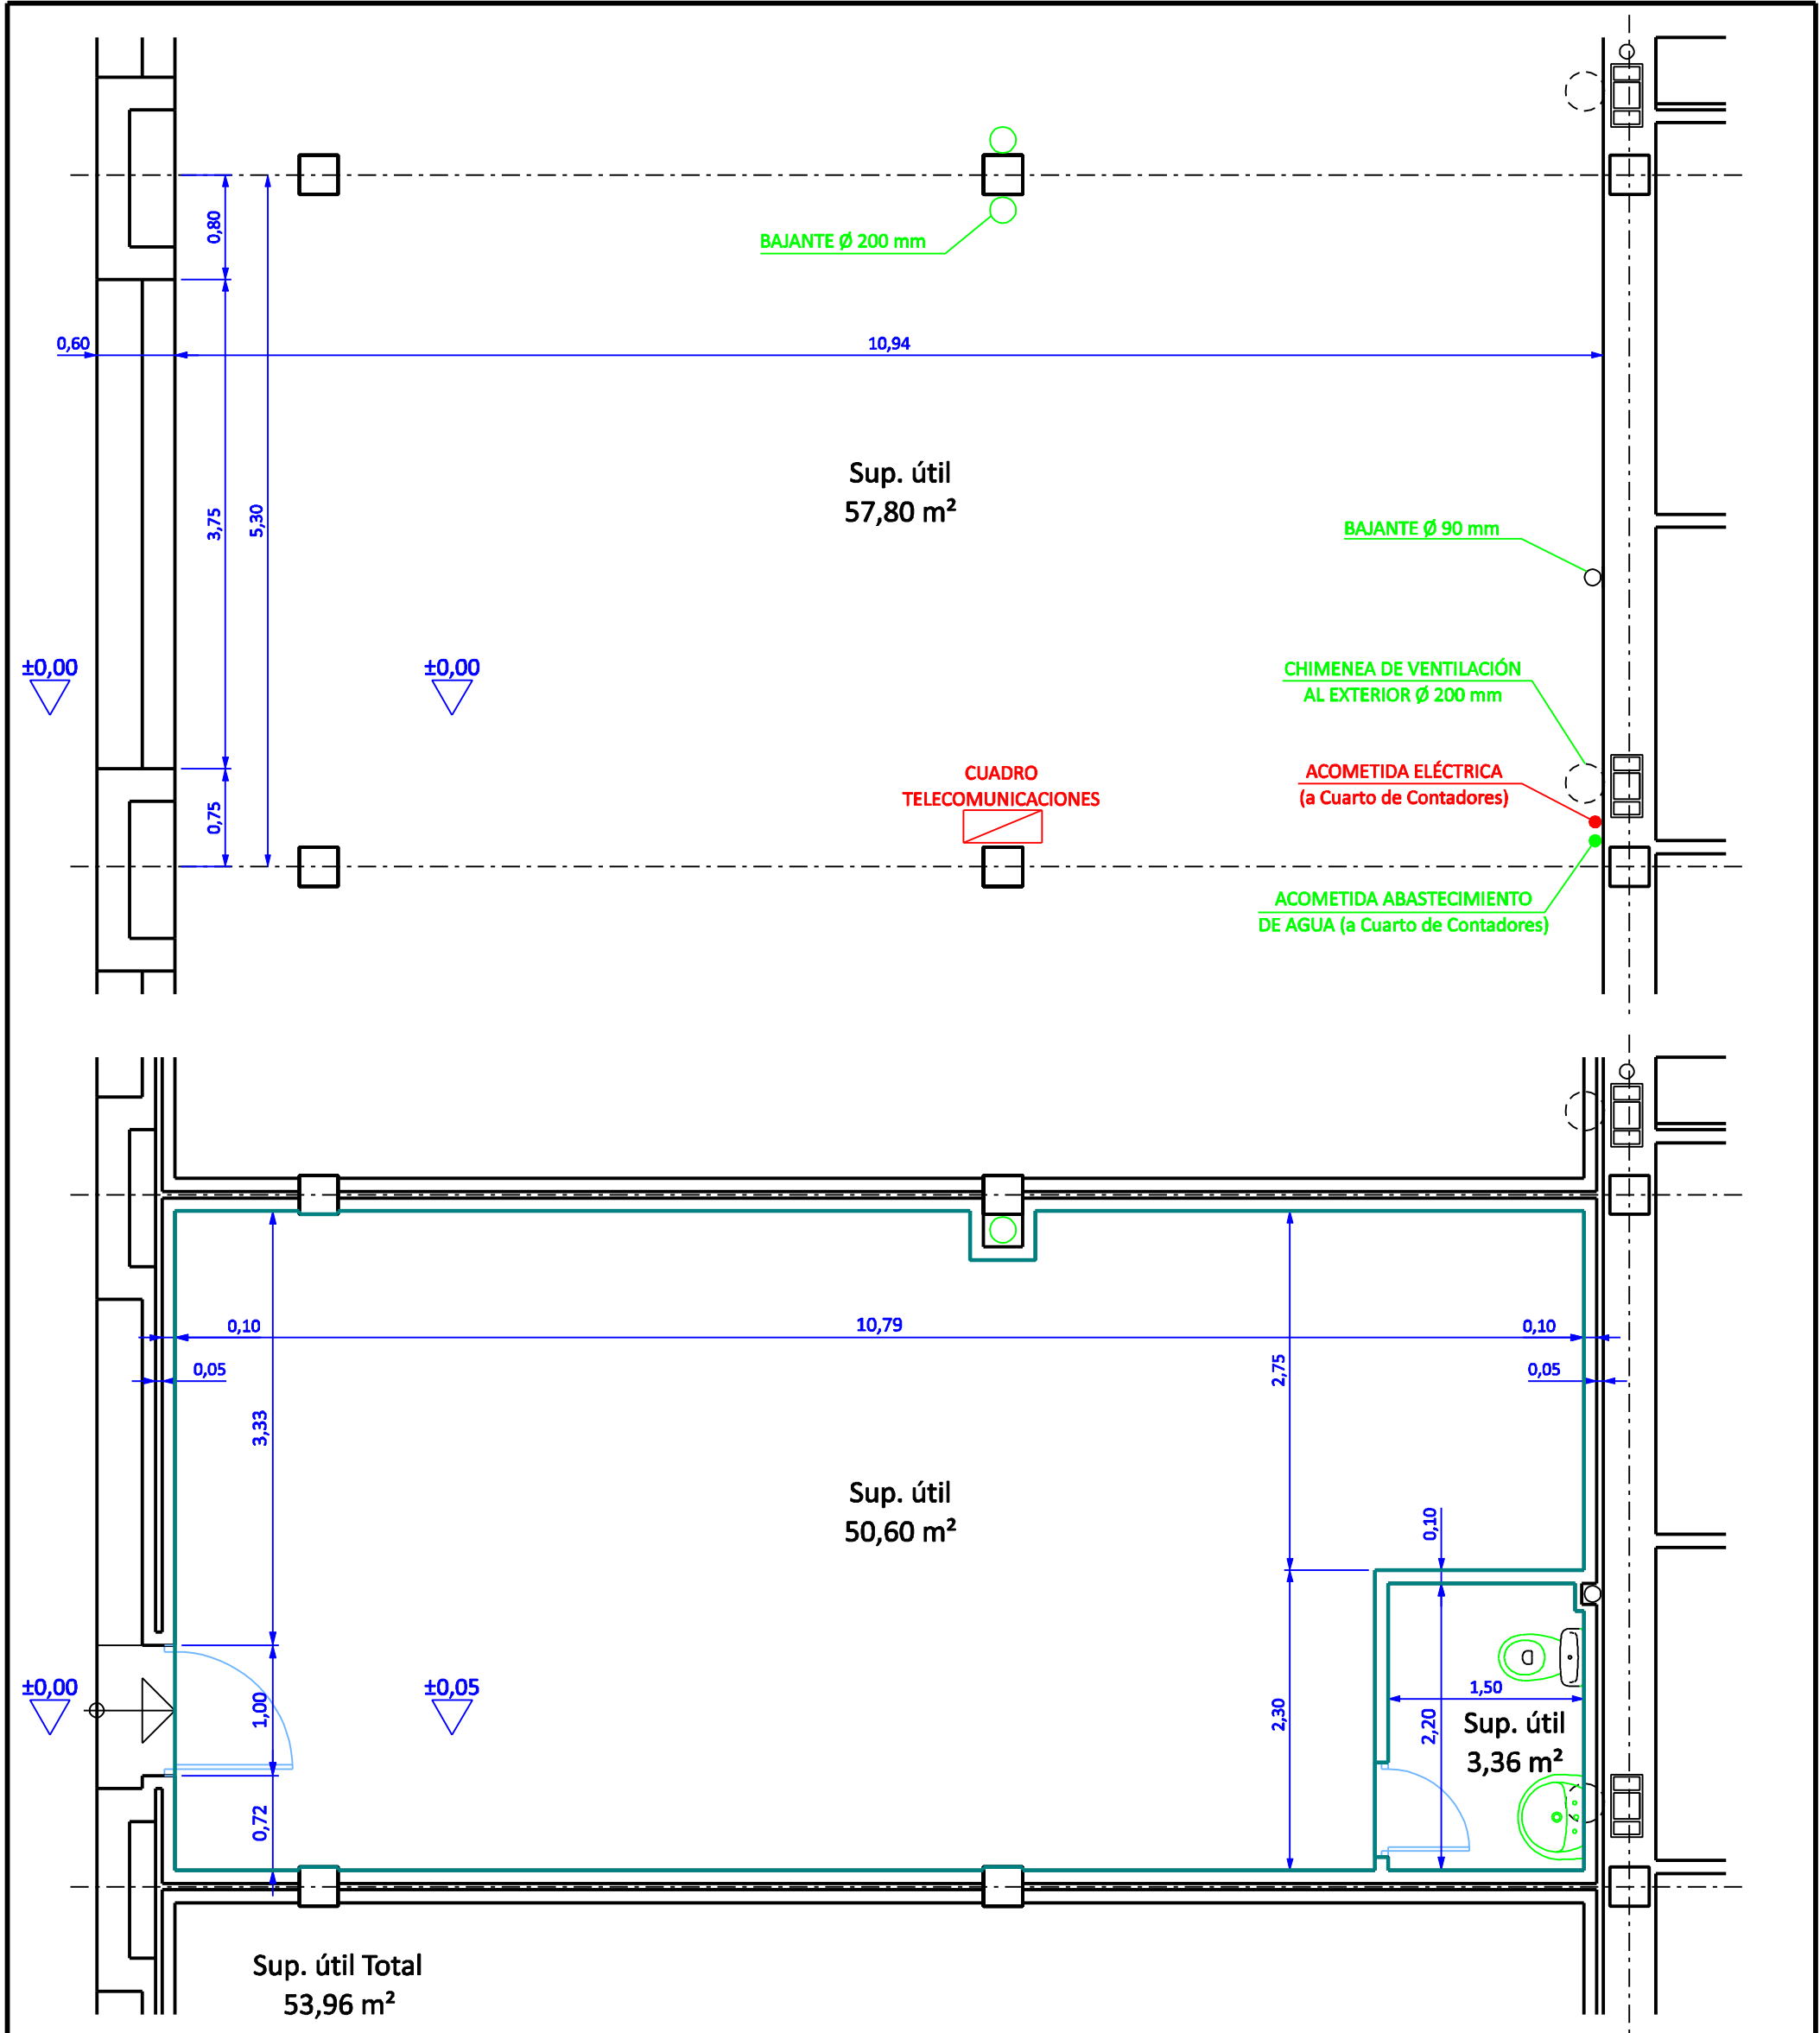


 Diputación de Cádiz JEREZ, JULIO 2017 EL TÉCNICO DEL AYUNTAMIENTO	ÁREA DE COOPERACIÓN MUNICIPAL INFRAESTRUCTURAS Y MEDIO AMBIENTE Servicio de Arquitectura		
	ADAPTACIÓN DE LOCAL PARA USO COMERCIAL GENÉRICO PFEA 2017		
	PLANO LOCAL 15. DISTRIBUCIÓN ESTADO ACTUAL Y REFORMADO		
	DIBUJADO	ESCALA 1:50	Nº 2-1

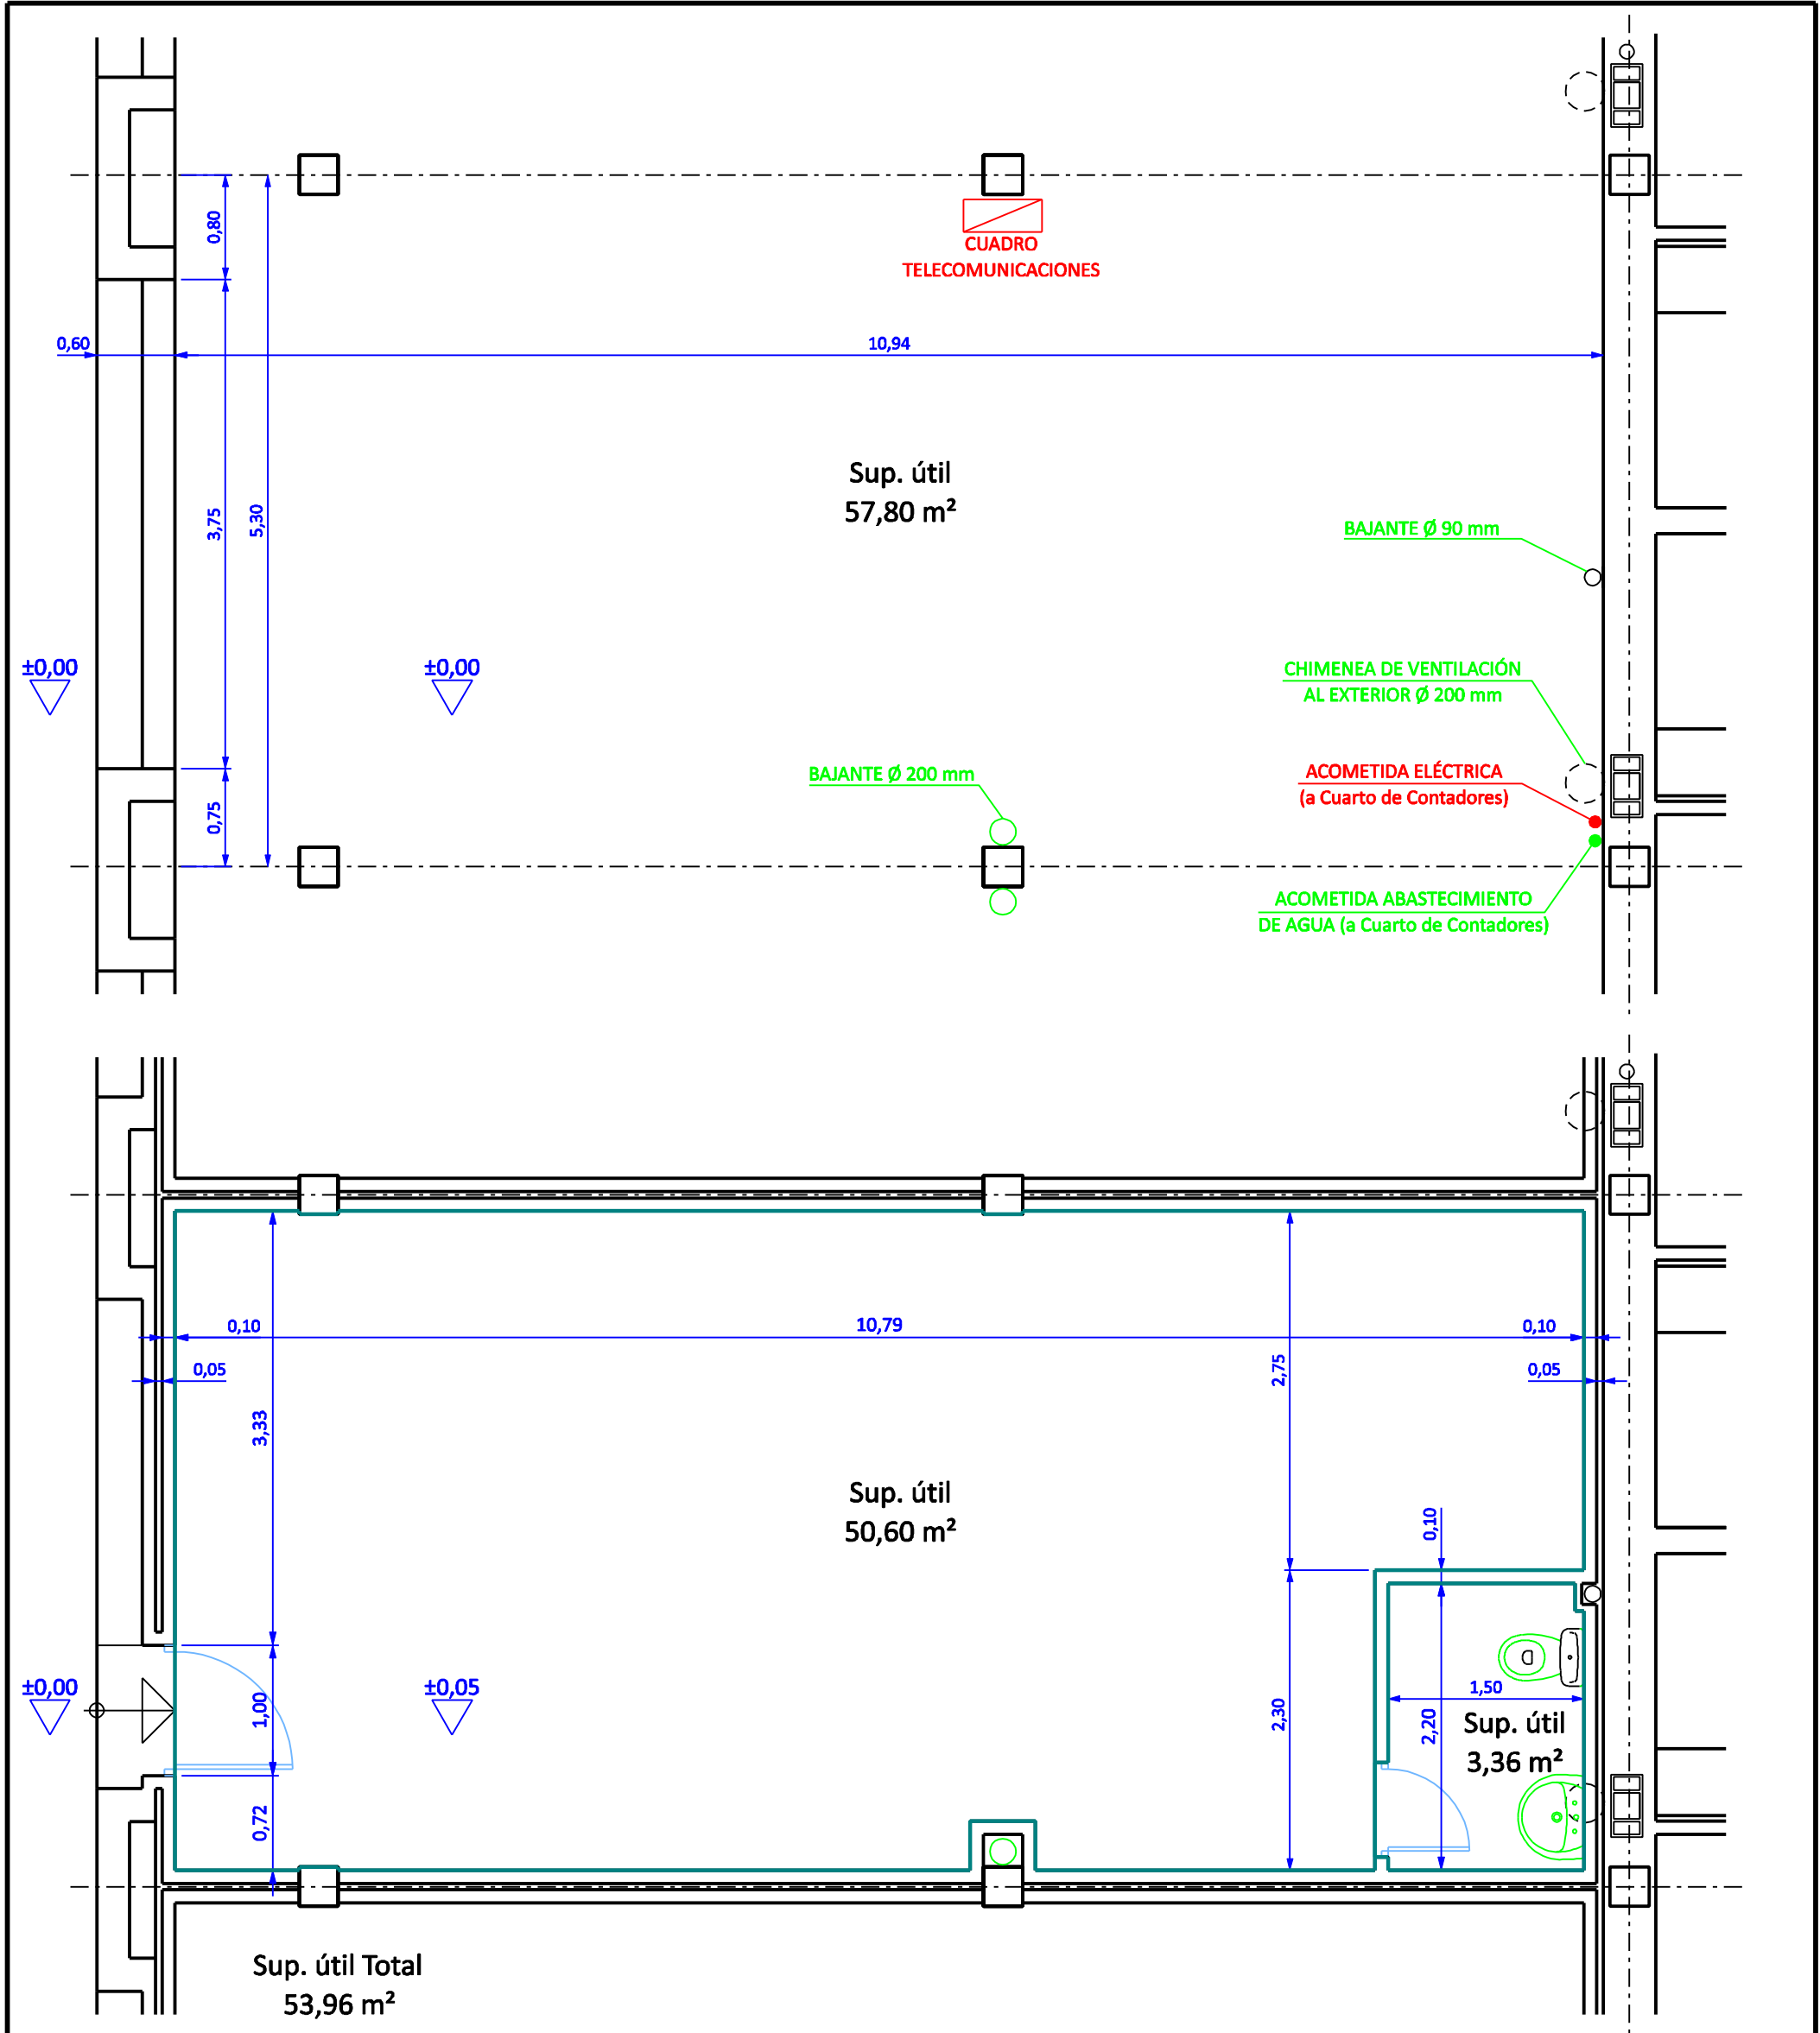


Diputación de Cádiz JEREZ, JULIO 2017 EL TÉCNICO DEL AYUNTAMIENTO	ÁREA DE COOPERACIÓN MUNICIPAL INFRAESTRUCTURAS Y MEDIO AMBIENTE Servicio de Arquitectura		
	ADAPTACIÓN DE LOCAL PARA USO COMERCIAL GENÉRICO PFEA 2017		
	PLANO LOCAL 16. DISTRIBUCIÓN ESTADO ACTUAL Y REFORMADO		
	DIBUJADO	ESCALA 1:50	Nº 2-2

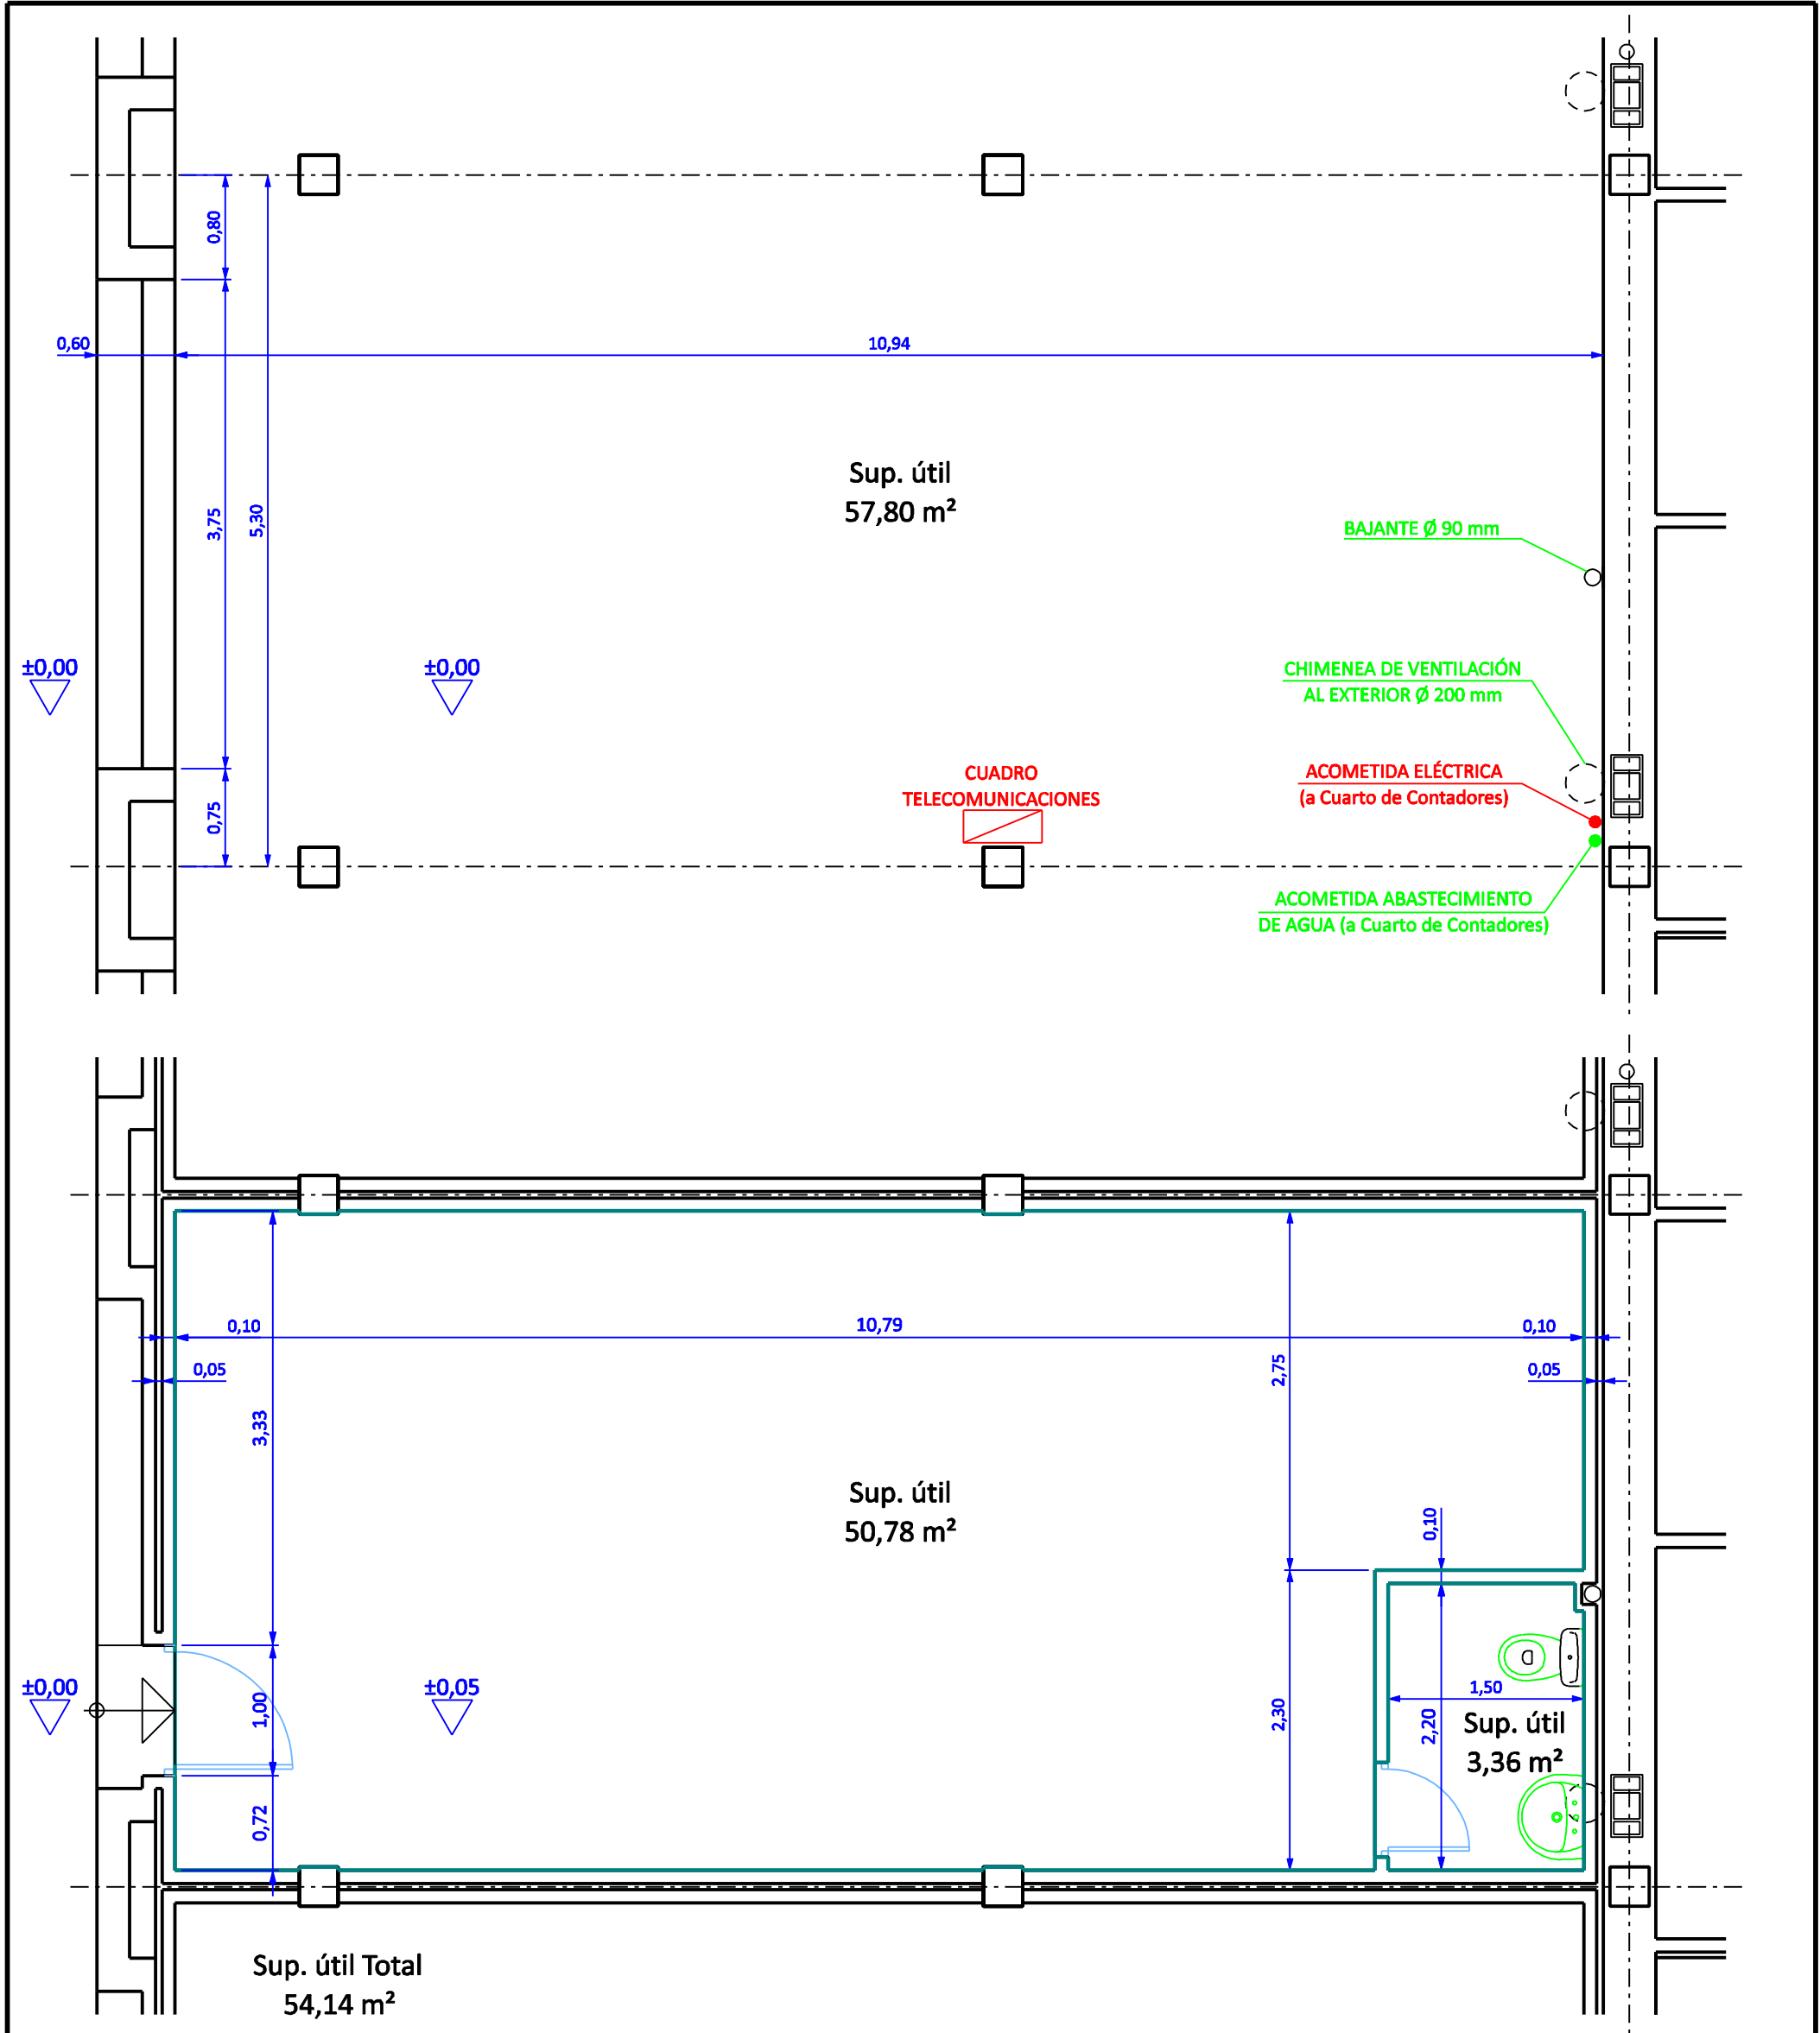

Diputación de Cádiz JEREZ, JULIO 2017 EL TÉCNICO DEL AYUNTAMIENTO	ÁREA DE COOPERACIÓN MUNICIPAL INFRAESTRUCTURAS Y MEDIO AMBIENTE Servicio de Arquitectura		
	ADAPTACIÓN DE LOCAL PARA USO COMERCIAL GENÉRICO PFEA 2017		
	PLANO LOCAL 17. DISTRIBUCIÓN ESTADO ACTUAL Y REFORMADO		
	DIBUJADO	ESCALA 1:50	Nº 2-3

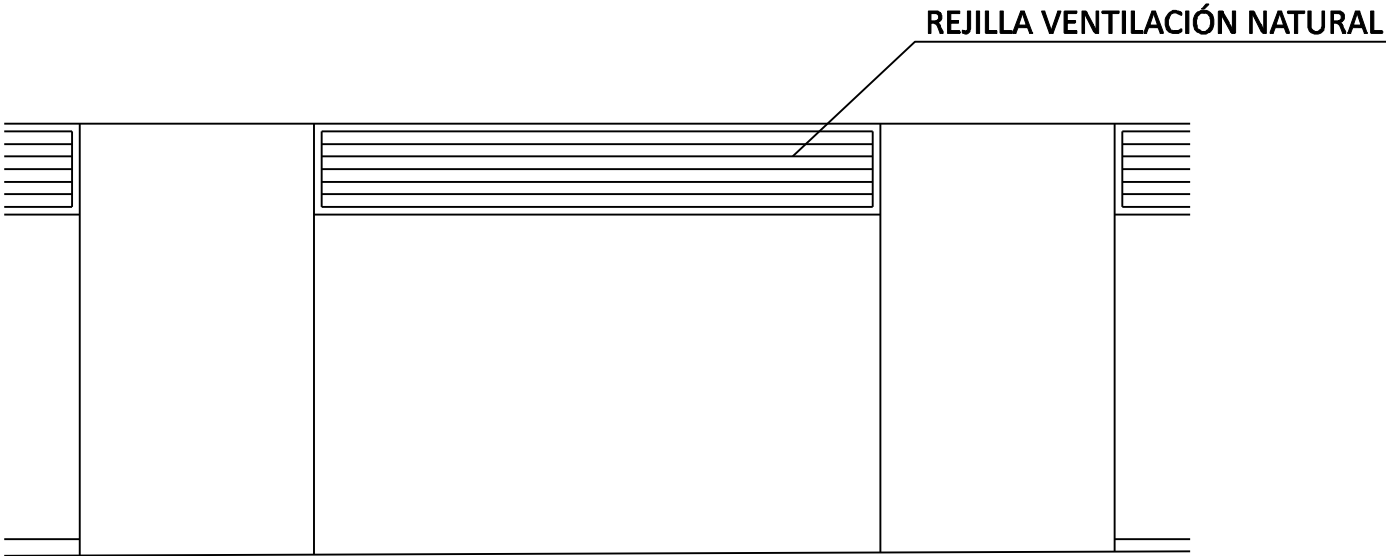


FACHADA ACTUAL

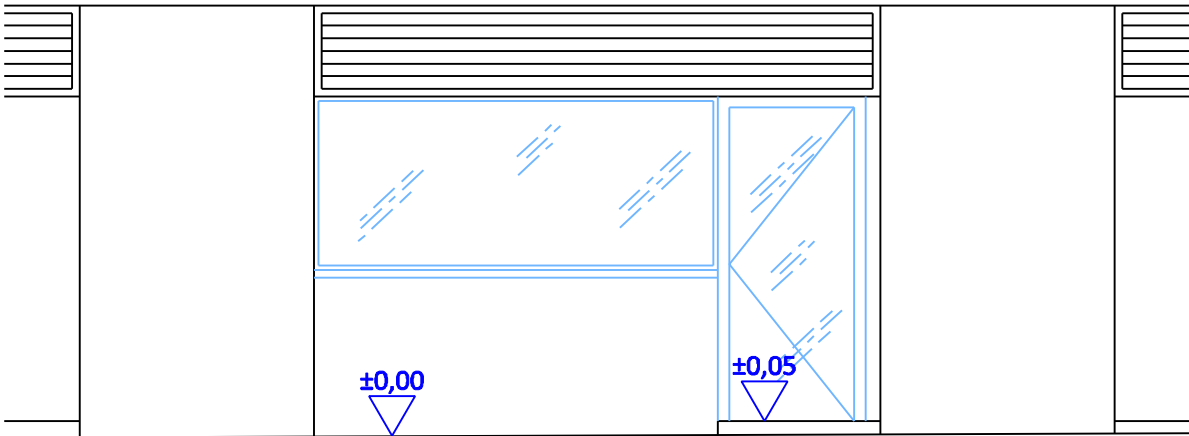


FACHADA REFORMADA

 Diputación de Cádiz JEREZ, JULIO 2017 EL TÉCNICO DEL AYUNTAMIENTO	ÁREA DE COOPERACIÓN MUNICIPAL INFRAESTRUCTURAS Y MEDIO AMBIENTE Servicio de Arquitectura		
	ADAPTACIÓN DE LOCAL PARA USO COMERCIAL GENÉRICO PFEA 2017		
	PLANO LOCALES 15,16 y 17. ALZADOS ESTADO ACTUAL Y REFORMADO		
	DIBUJADO	ESCALA 1:50	Nº 3

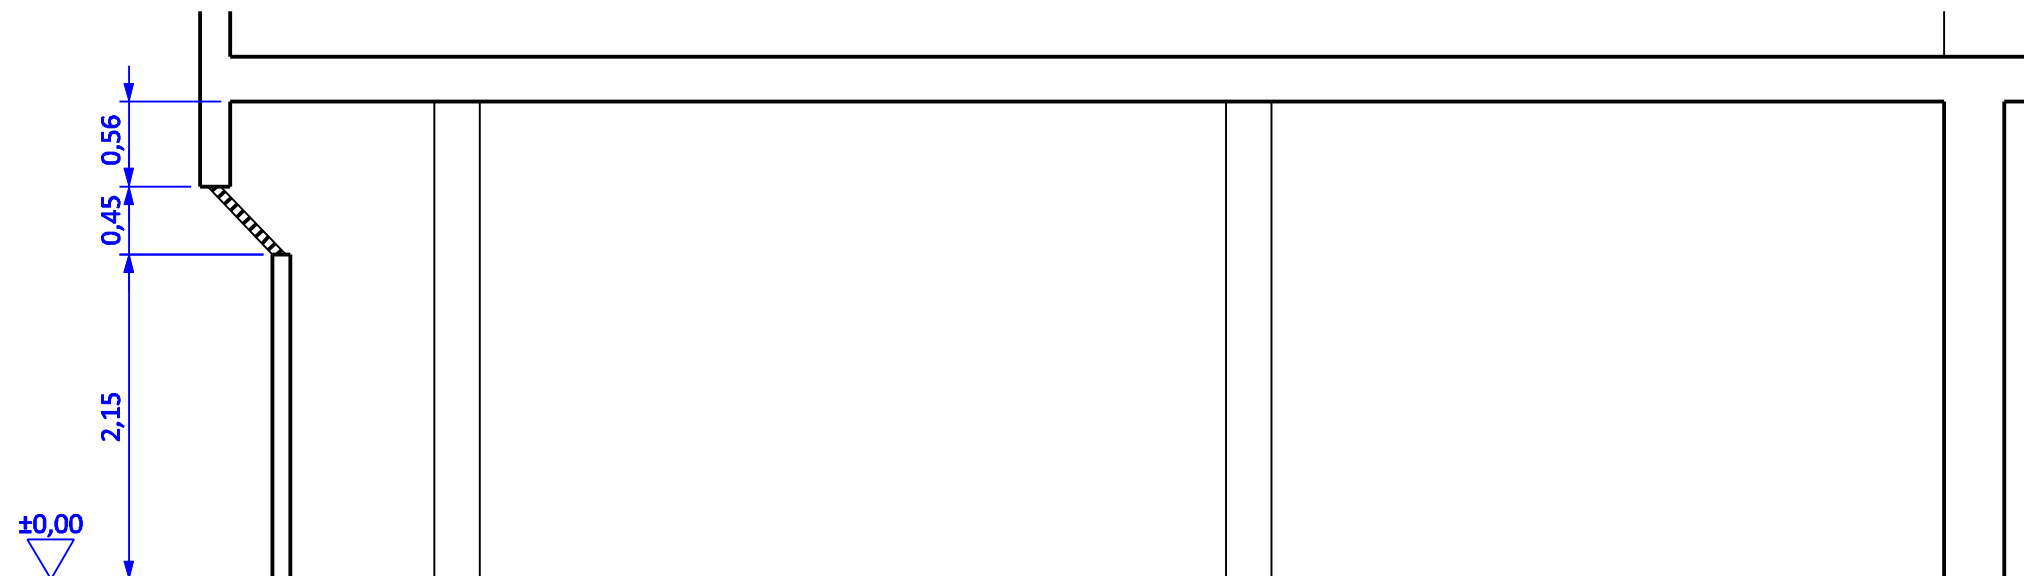

SECCIÓN ACTUAL

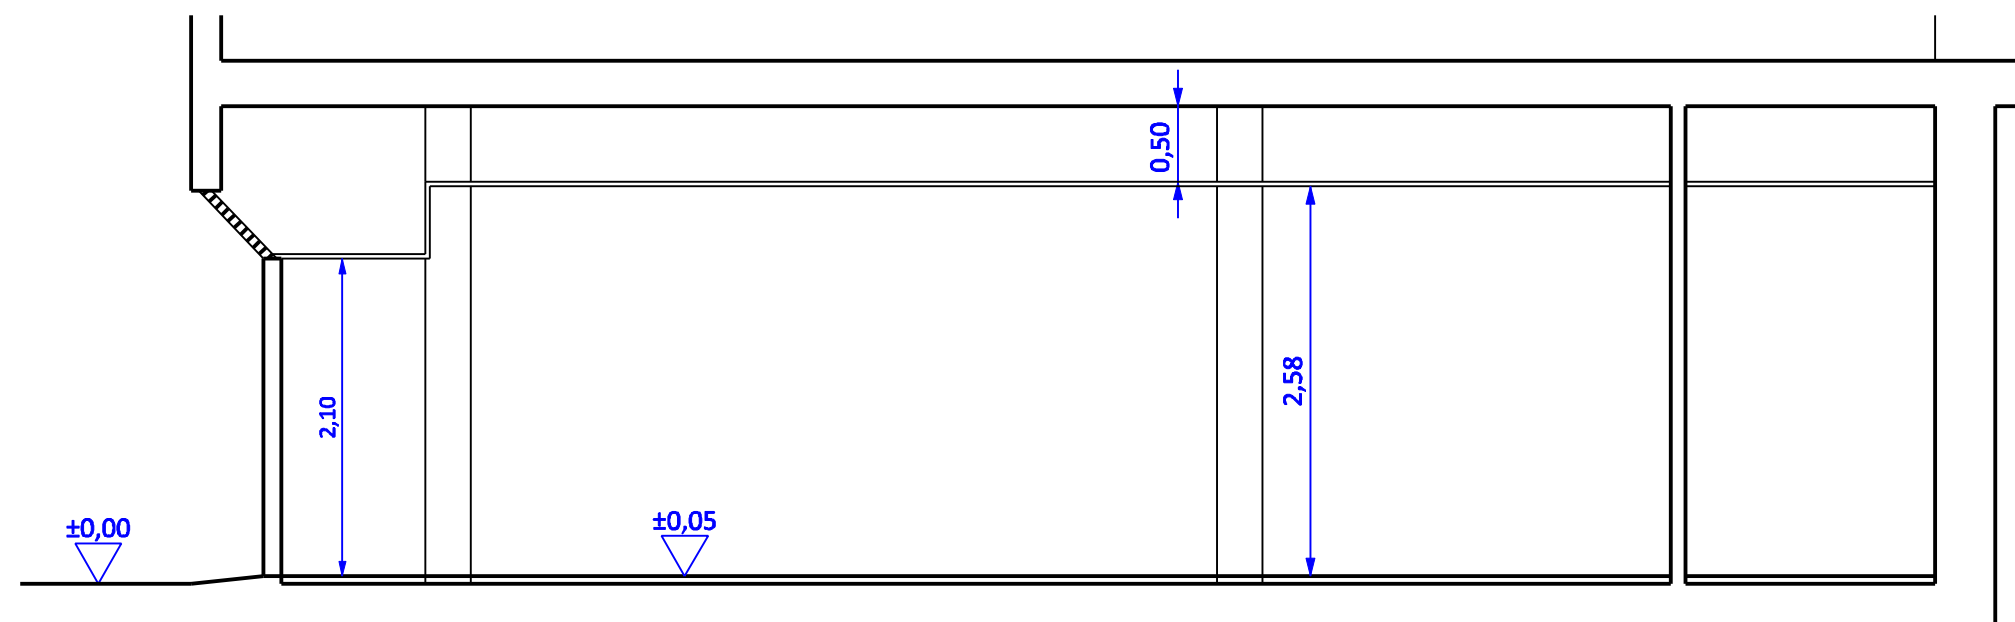

SECCIÓN REFORMADA



Diputación
de Cádiz

ÁREA DE COOPERACIÓN MUNICIPAL INFRAESTRUCTURAS Y MEDIO AMBIENTE

Servicio de Arquitectura

JEREZ, JULIO 2017

ADAPTACIÓN DE LOCAL PARA
USO COMERCIAL GENÉRICO
PFEA 2017

PLANO

LOCALES 15,16 y 17. SECCIONES ESTADO ACTUAL Y REFORMADO

DIBUJADO


ESCALA

1:50


Nº

4


EL TÉCNICO DEL AYUNTAMIENTO

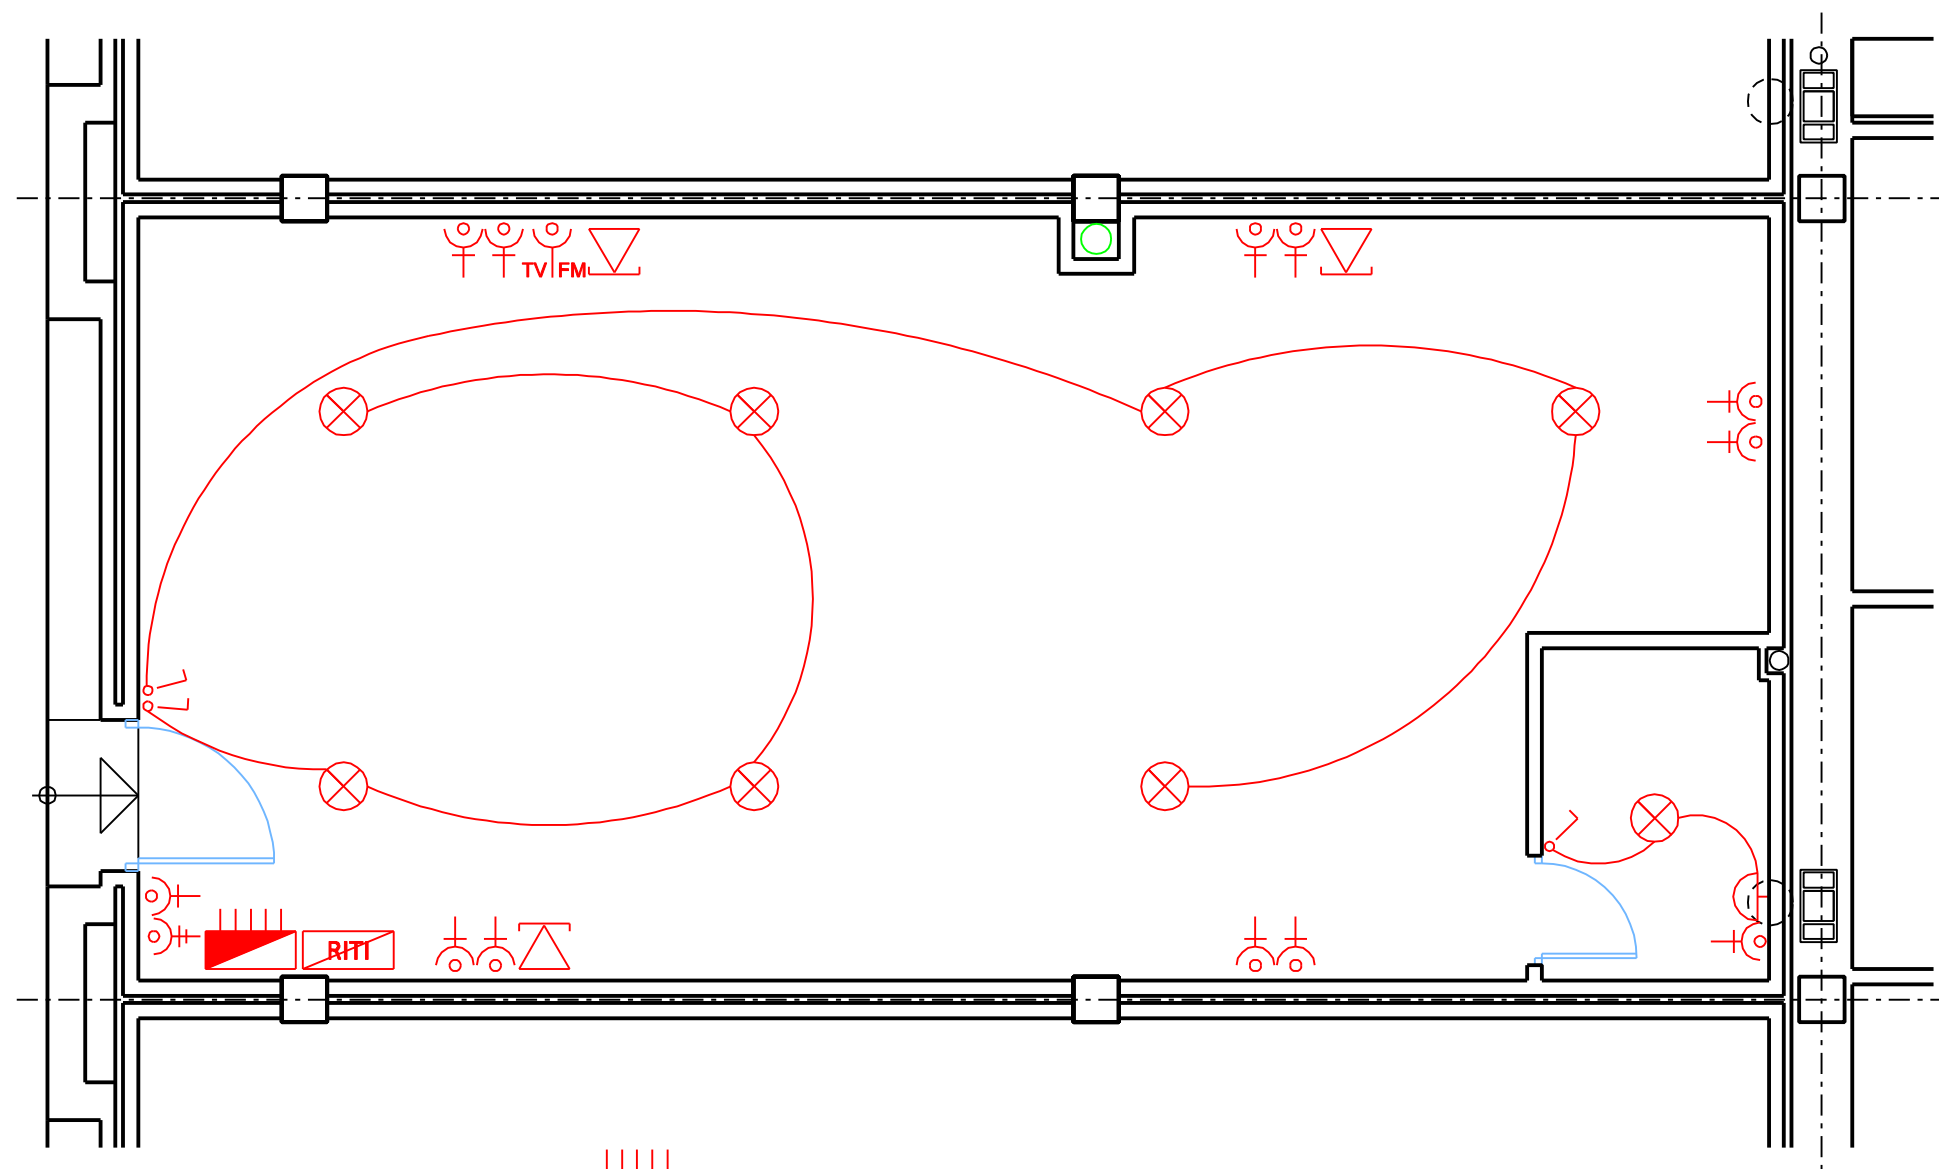


-  CAJA GENERAL DE PROTECCIÓN
-  CAJA DE TELECOMUNICACIONES
-  PUNTO DE LUZ EN TECHO
-  PUNTO DE LUZ EN PARED
-  INTERRUPTOR SENCILLO
-  TOMA DE CORRIENTE 10-16 Å
-  TOMA DE CORRIENTE 20 Å
-  TOMA DE TV
-  TOMA TELEFÓNICA

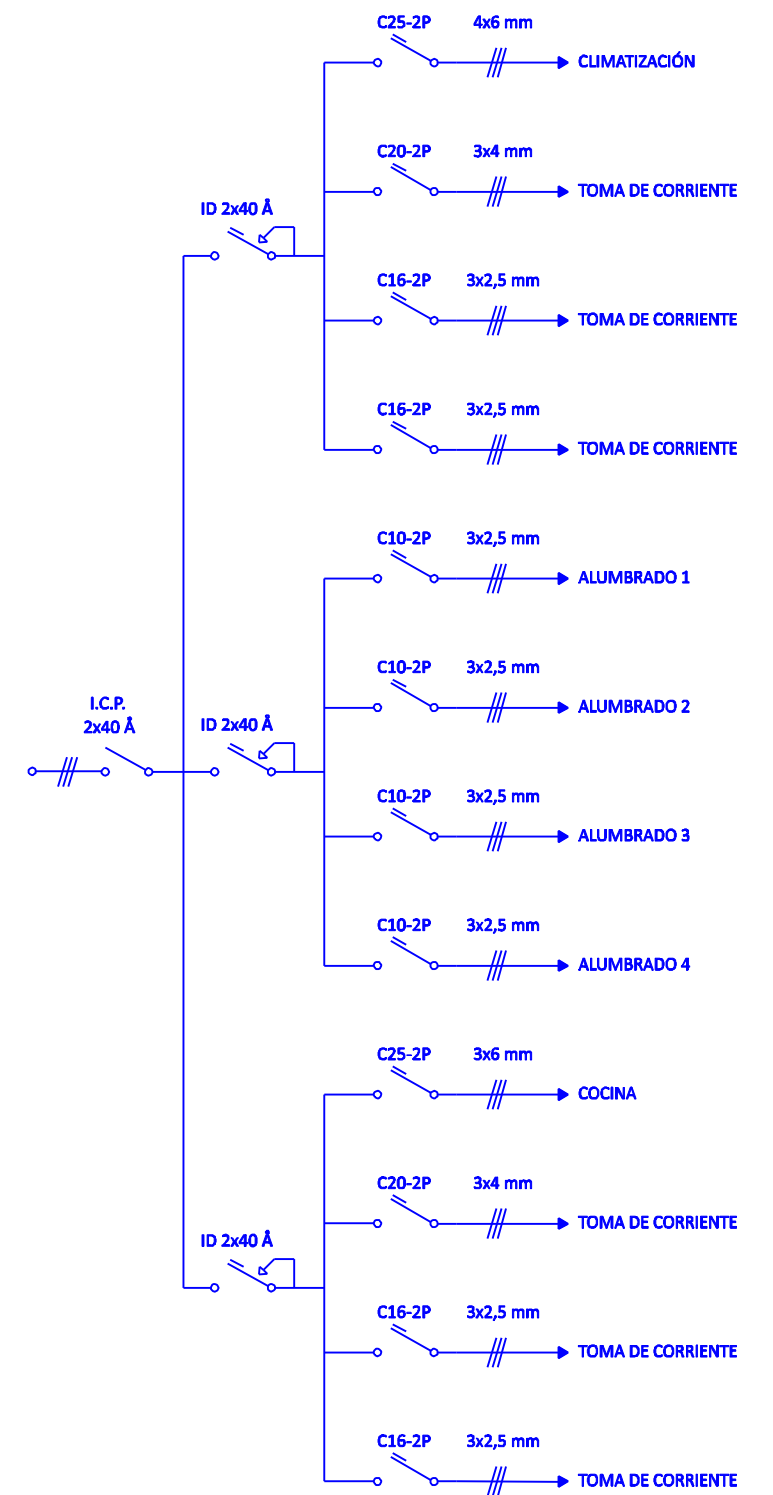

 Diputación de Cádiz JEREZ, JULIO 2017 EL TÉCNICO DEL AYUNTAMIENTO	ÁREA DE COOPERACIÓN MUNICIPAL INFRAESTRUCTURAS Y MEDIO AMBIENTE Servicio de Arquitectura		
	ADAPTACIÓN DE LOCAL PARA USO COMERCIAL GENÉRICO PFEA 2017		
	PLANO LOCAL 15. ELECTRICIDAD Y TELECOMUNICACIONES		
	DIBUJADO	ESCALA 1:50	Nº 5-1

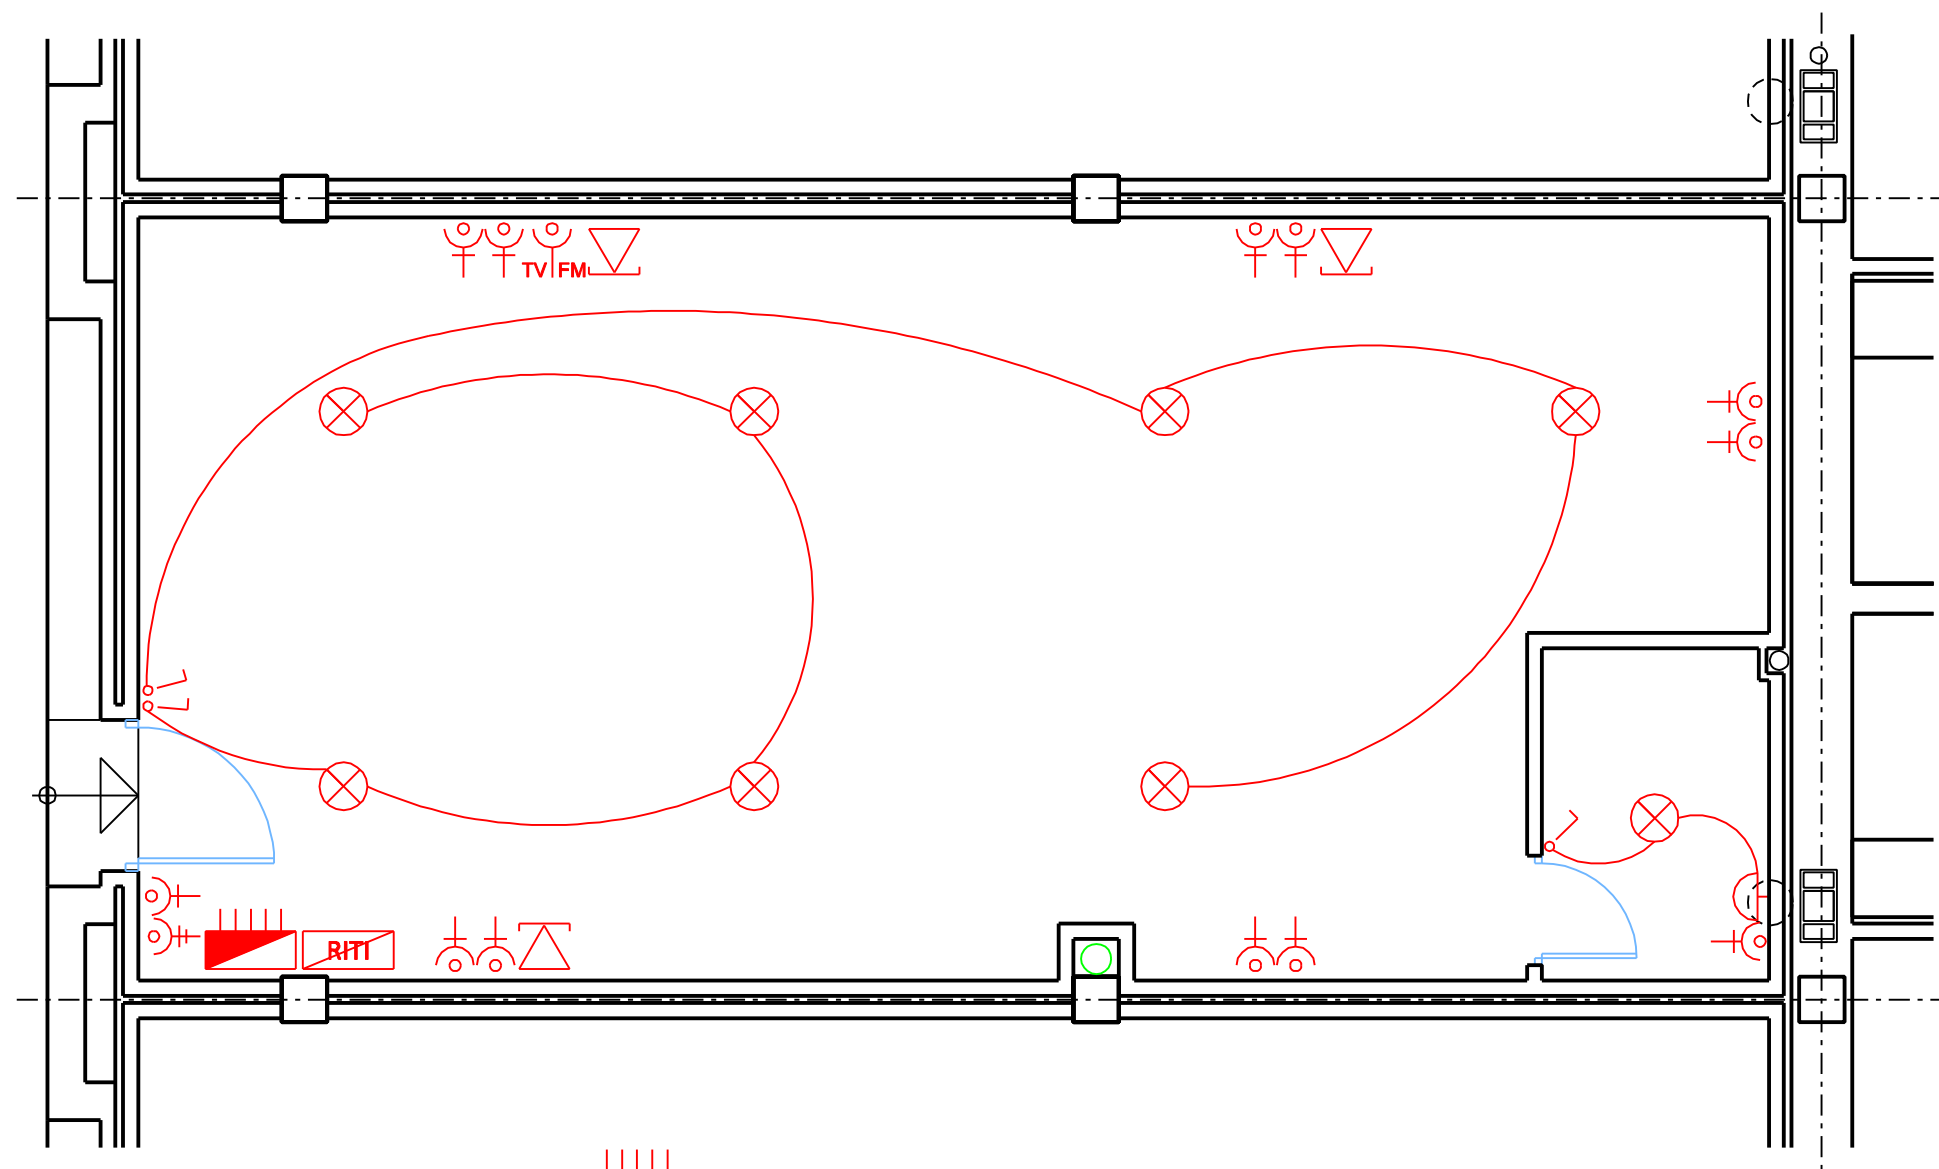

-  CAJA GENERAL DE PROTECCIÓN
-  CAJA DE TELECOMUNICACIONES
-  PUNTO DE LUZ EN TECHO
-  PUNTO DE LUZ EN PARED
-  INTERRUPTOR SENCILLO
-  TOMA DE CORRIENTE 10-16 A
-  TOMA DE CORRIENTE 20 A
-  TOMA DE TV
-  TOMA TELEFÓNICA

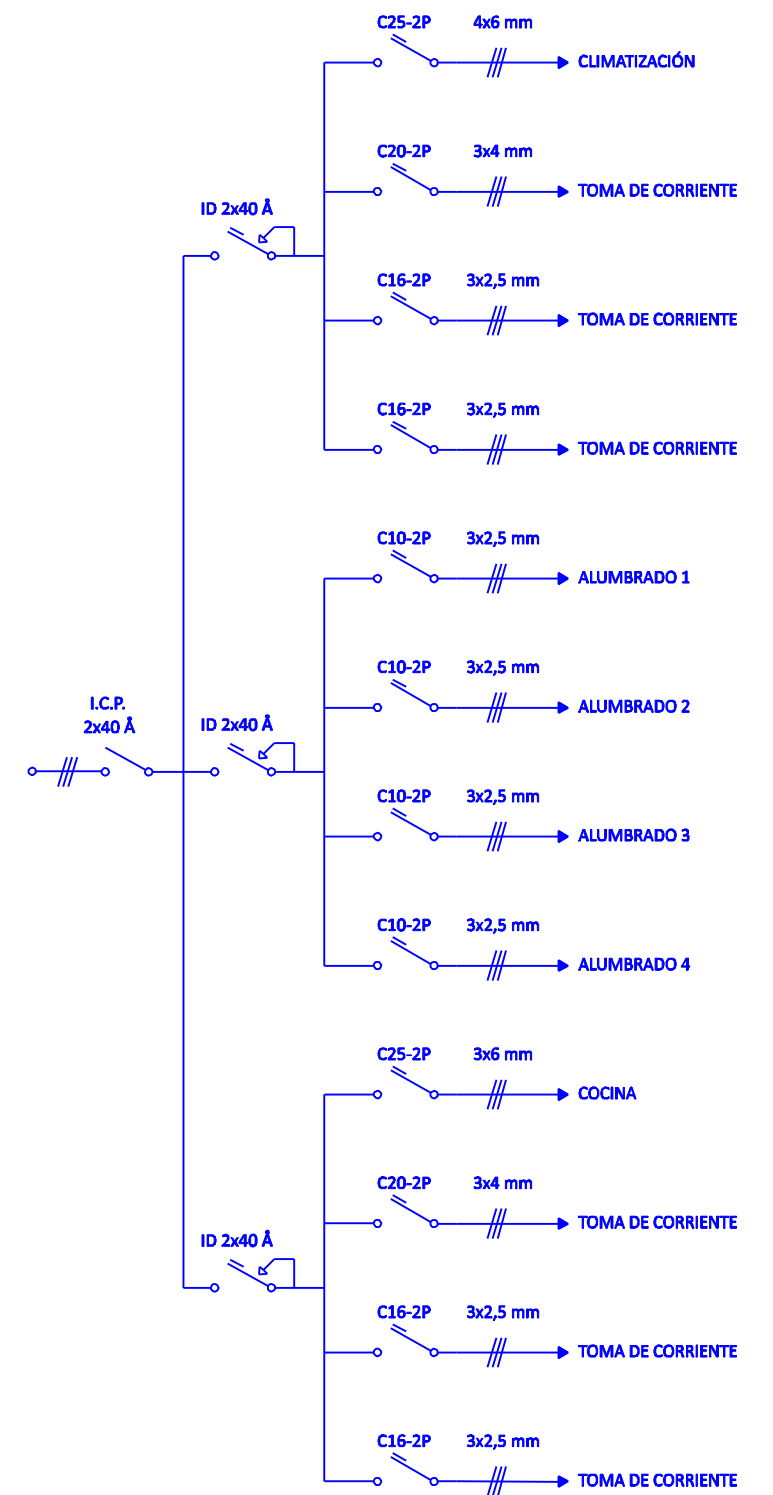

 Diputación de Cádiz JEREZ, JULIO 2017 EL TÉCNICO DEL AYUNTAMIENTO	ÁREA DE COOPERACIÓN MUNICIPAL INFRAESTRUCTURAS Y MEDIO AMBIENTE Servicio de Arquitectura		
	ADAPTACIÓN DE LOCAL PARA USO COMERCIAL GENÉRICO PFEA 2017		
	PLANO LOCAL 16. ELECTRICIDAD Y TELECOMUNICACIONES		
	DIBUJADO	ESCALA 1:50	Nº 5-2




ÁREA DE COOPERACIÓN MUNICIPAL INFRAESTRUCTURAS Y MEDIO AMBIENTE
Servicio de Arquitectura

**ADAPTACIÓN DE LOCAL PARA
USO COMERCIAL GENÉRICO
PFEA 2017**


PLANO LOCAL 17. ELECTRICIDAD Y TELECOMUNICACIONES

DIBUJADO	ESCALA 1:50	Nº 5-3
----------	----------------	-----------

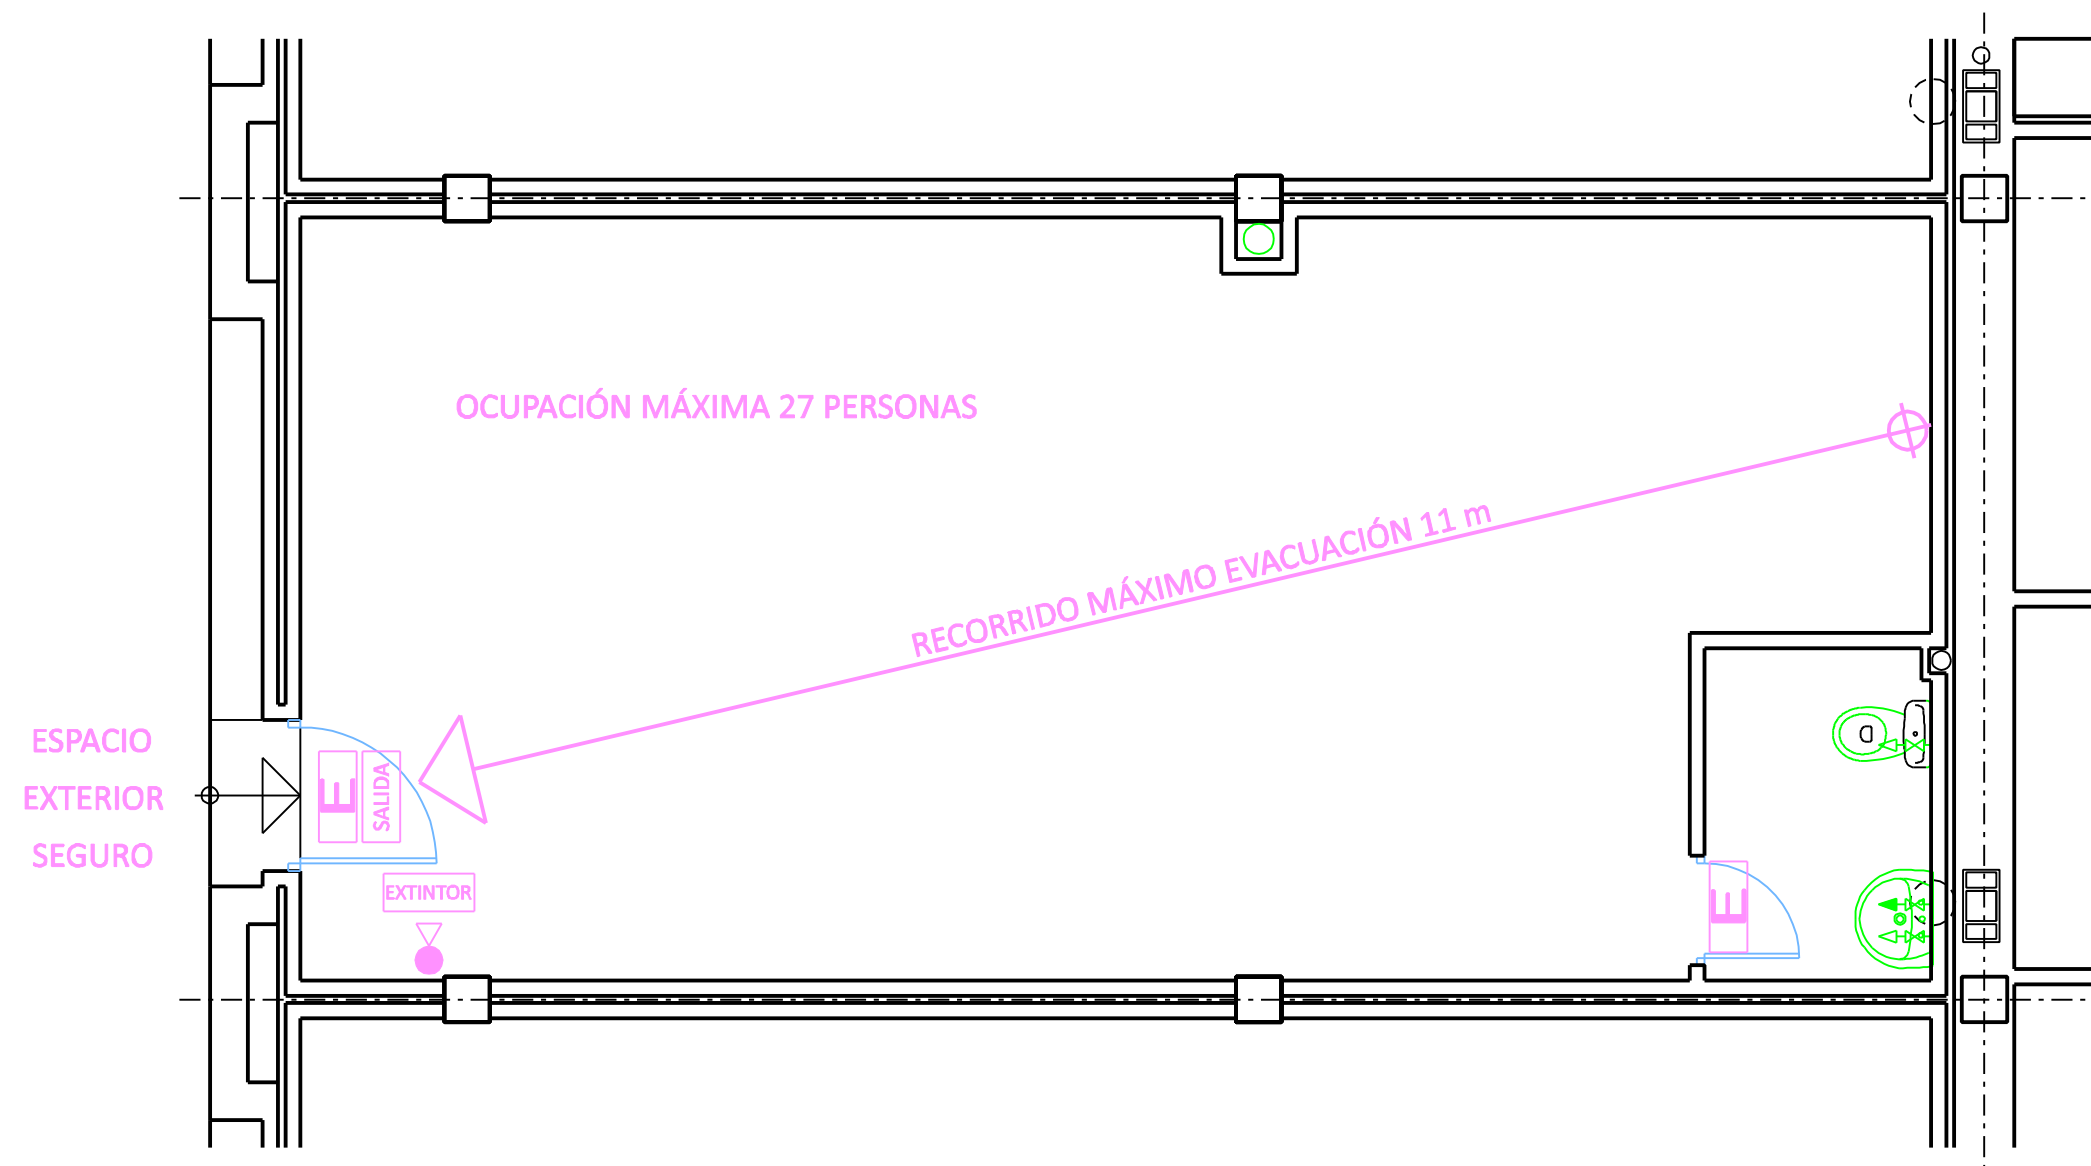


-  ILUMINACION DE EMERGENCIA
-  INDICACIÓN SALIDA
-  PLACA DE EXTINTOR
-  EXTINTOR POLVO ABC 6 Kg
-  GRIFO AGUA FRIA
-  GRIFO AGUA CALIENTE

 Diputación de Cádiz JEREZ, JULIO 2017 EL TÉCNICO DEL AYUNTAMIENTO	ÁREA DE COOPERACIÓN MUNICIPAL INFRAESTRUCTURAS Y MEDIO AMBIENTE Servicio de Arquitectura		
	ADAPTACIÓN DE LOCAL PARA USO COMERCIAL GENÉRICO PFEA 2017		
	PLANO LOCAL 15. FONTANERÍA, SANEAMIENTO Y CONTRAINCENDIOS		
	DIBUJADO	ESCALA 1:50	Nº 6-1

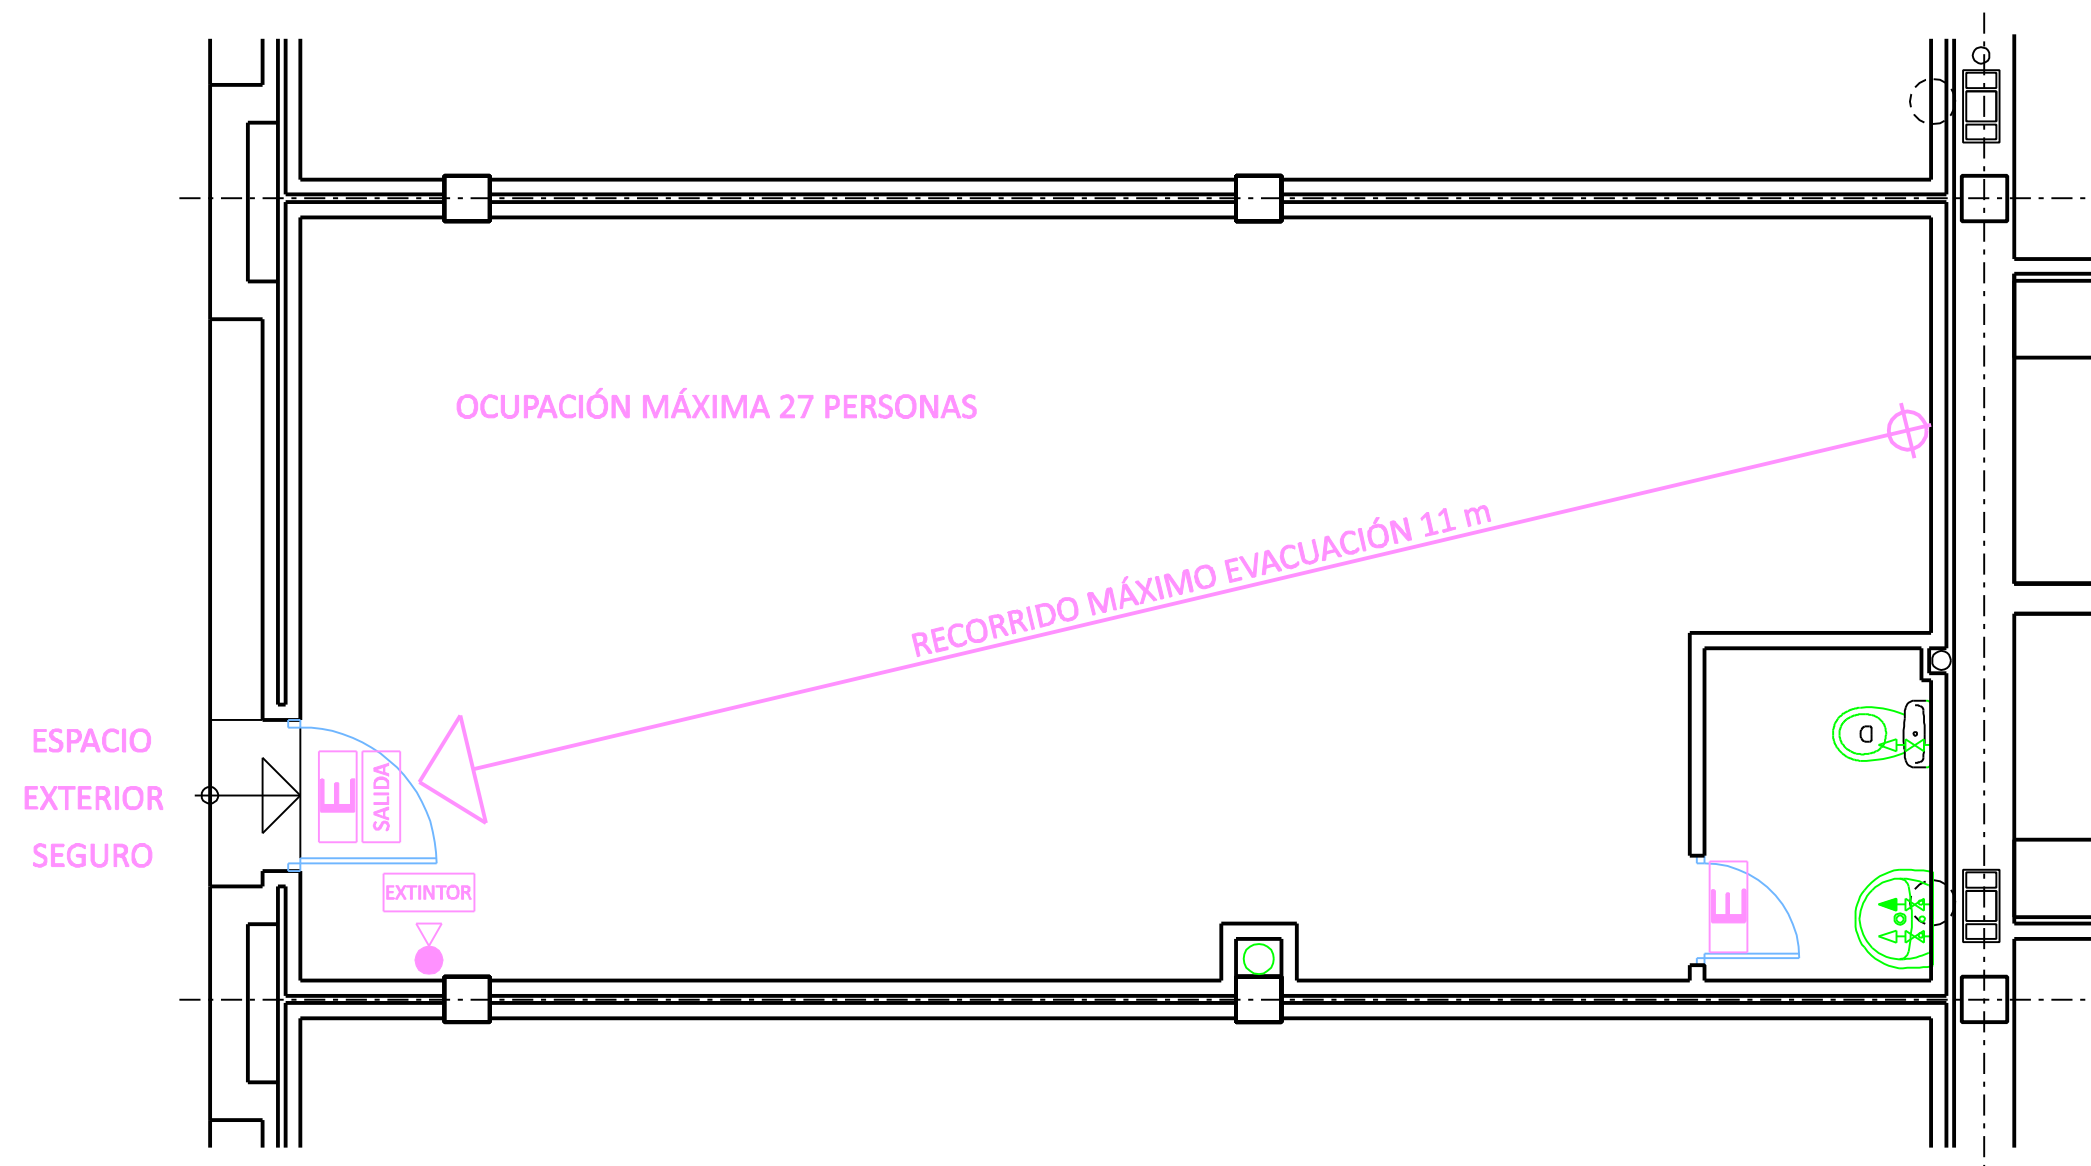

- E ILUMINACION DE EMERGENCIA
- SALIDA INDICACIÓN SALIDA
- EXTINTOR PLACA DE EXTINTOR
- EXTINTOR POLVO ABC 6 Kg
- ↔ GRIFO AGUA FRIA
- GRIFO AGUA CALIENTE

 Diputación de Cádiz JEREZ, JULIO 2017 EL TÉCNICO DEL AYUNTAMIENTO	ÁREA DE COOPERACIÓN MUNICIPAL INFRAESTRUCTURAS Y MEDIO AMBIENTE Servicio de Arquitectura		
	ADAPTACIÓN DE LOCAL PARA USO COMERCIAL GENÉRICO PFEA 2017		
	PLANO LOCAL 16. FONTANERÍA, SANEAMIENTO Y CONTRAINCENDIOS		
	DIBUJADO	ESCALA 1:50	Nº 6-2

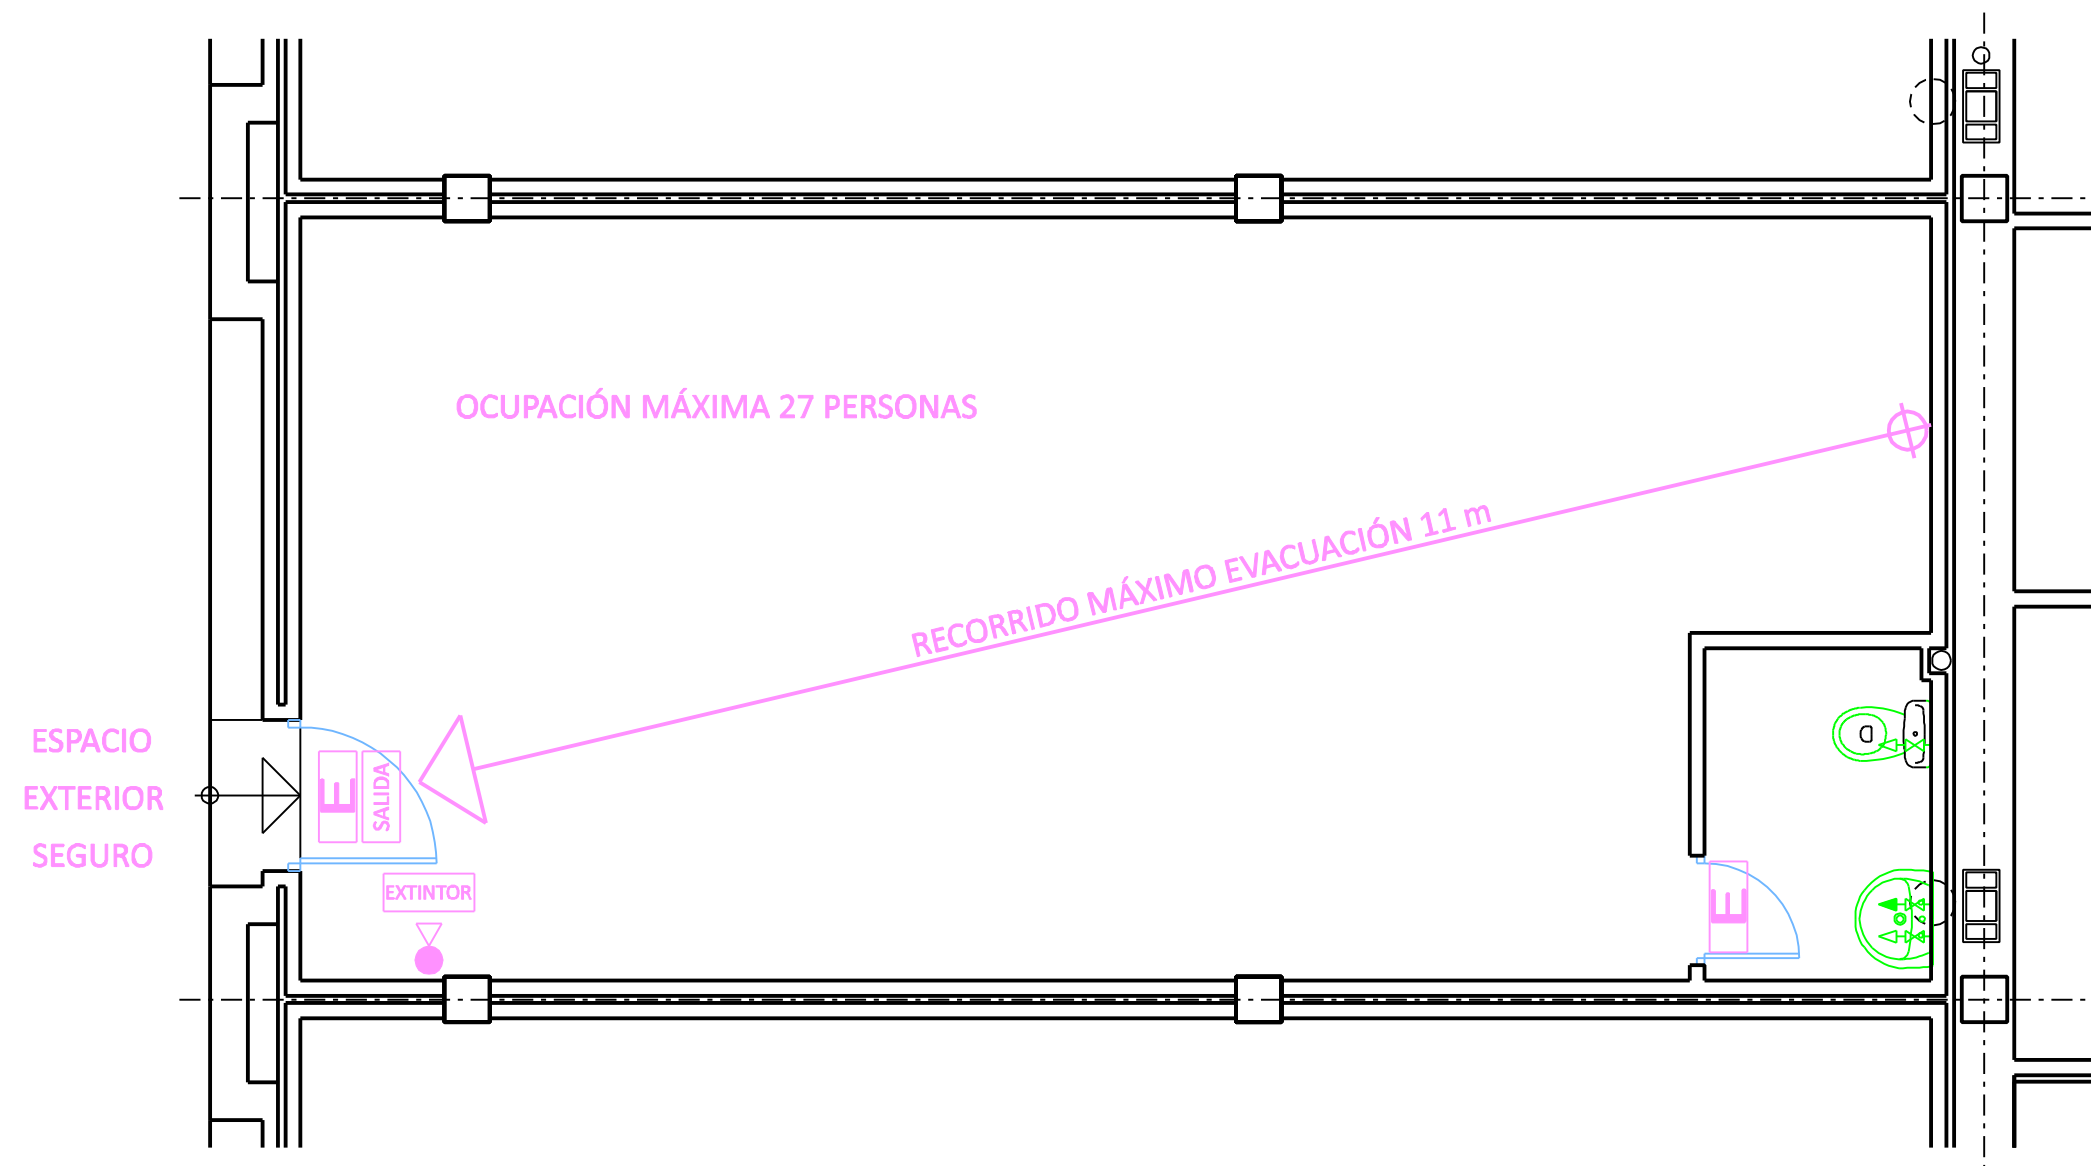

-  ILUMINACION DE EMERGENCIA
-  INDICACIÓN SALIDA
-  PLACA DE EXTINTOR
-  EXTINTOR POLVO ABC 6 Kg
-  GRIFO AGUA FRIA
-  GRIFO AGUA CALIENTE

 Diputación de Cádiz JEREZ, JULIO 2017 EL TÉCNICO DEL AYUNTAMIENTO	ÁREA DE COOPERACIÓN MUNICIPAL INFRAESTRUCTURAS Y MEDIO AMBIENTE Servicio de Arquitectura		
	ADAPTACIÓN DE LOCAL PARA USO COMERCIAL GENÉRICO PFEA 2017		
	PLANO LOCAL 17. FONTANERÍA, SANEAMIENTO Y CONTRAINCENDIOS		
	DIBUJADO	ESCALA 1:50	Nº 6-3